


LEGENDA MÍSTNOSTÍ

Č. M.	Název místnosti	Plocha m ²
2.01	CHODBA	8.04 m ²
2.02	VÝSTAVNÍ SÍŇ	47.18 m ²
2.03	VÝSTAVNÍ SÍŇ	33.74 m ²
2.04	CHODBA + SCHODIŠTĚ	22.11 m ²
2.05	ÚKLID	2.44 m ²
2.06	VÝTAH	1.00 m ²
2.07	ŠATNA KUCHAŘI	6.52 m ²
2.08	PROVOZNÍ MÍSTNOST	4.39 m ²
2.09	WC PERSONÁL - PŘEDSÍŇ	1.85 m ²
2.10	WC PERSONÁL - KABINA	1.88 m ²
2.11	WC MUŽI - PŘEDSÍŇ	6.32 m ²
2.12	WC MUŽI - PISOÁRY	3.05 m ²
2.13	WC MUŽI - KABINA	1.73 m ²
2.14	WC ŽENY - PŘEDSÍŇ	4.69 m ²
2.15	WC ŽENY - KABINA	1.58 m ²
2.16	WC ŽENY - KABINA	2.43 m ²
2.17	SCHODIŠTĚ	21.95 m ²
2.18	TERASA	6.28 m ²

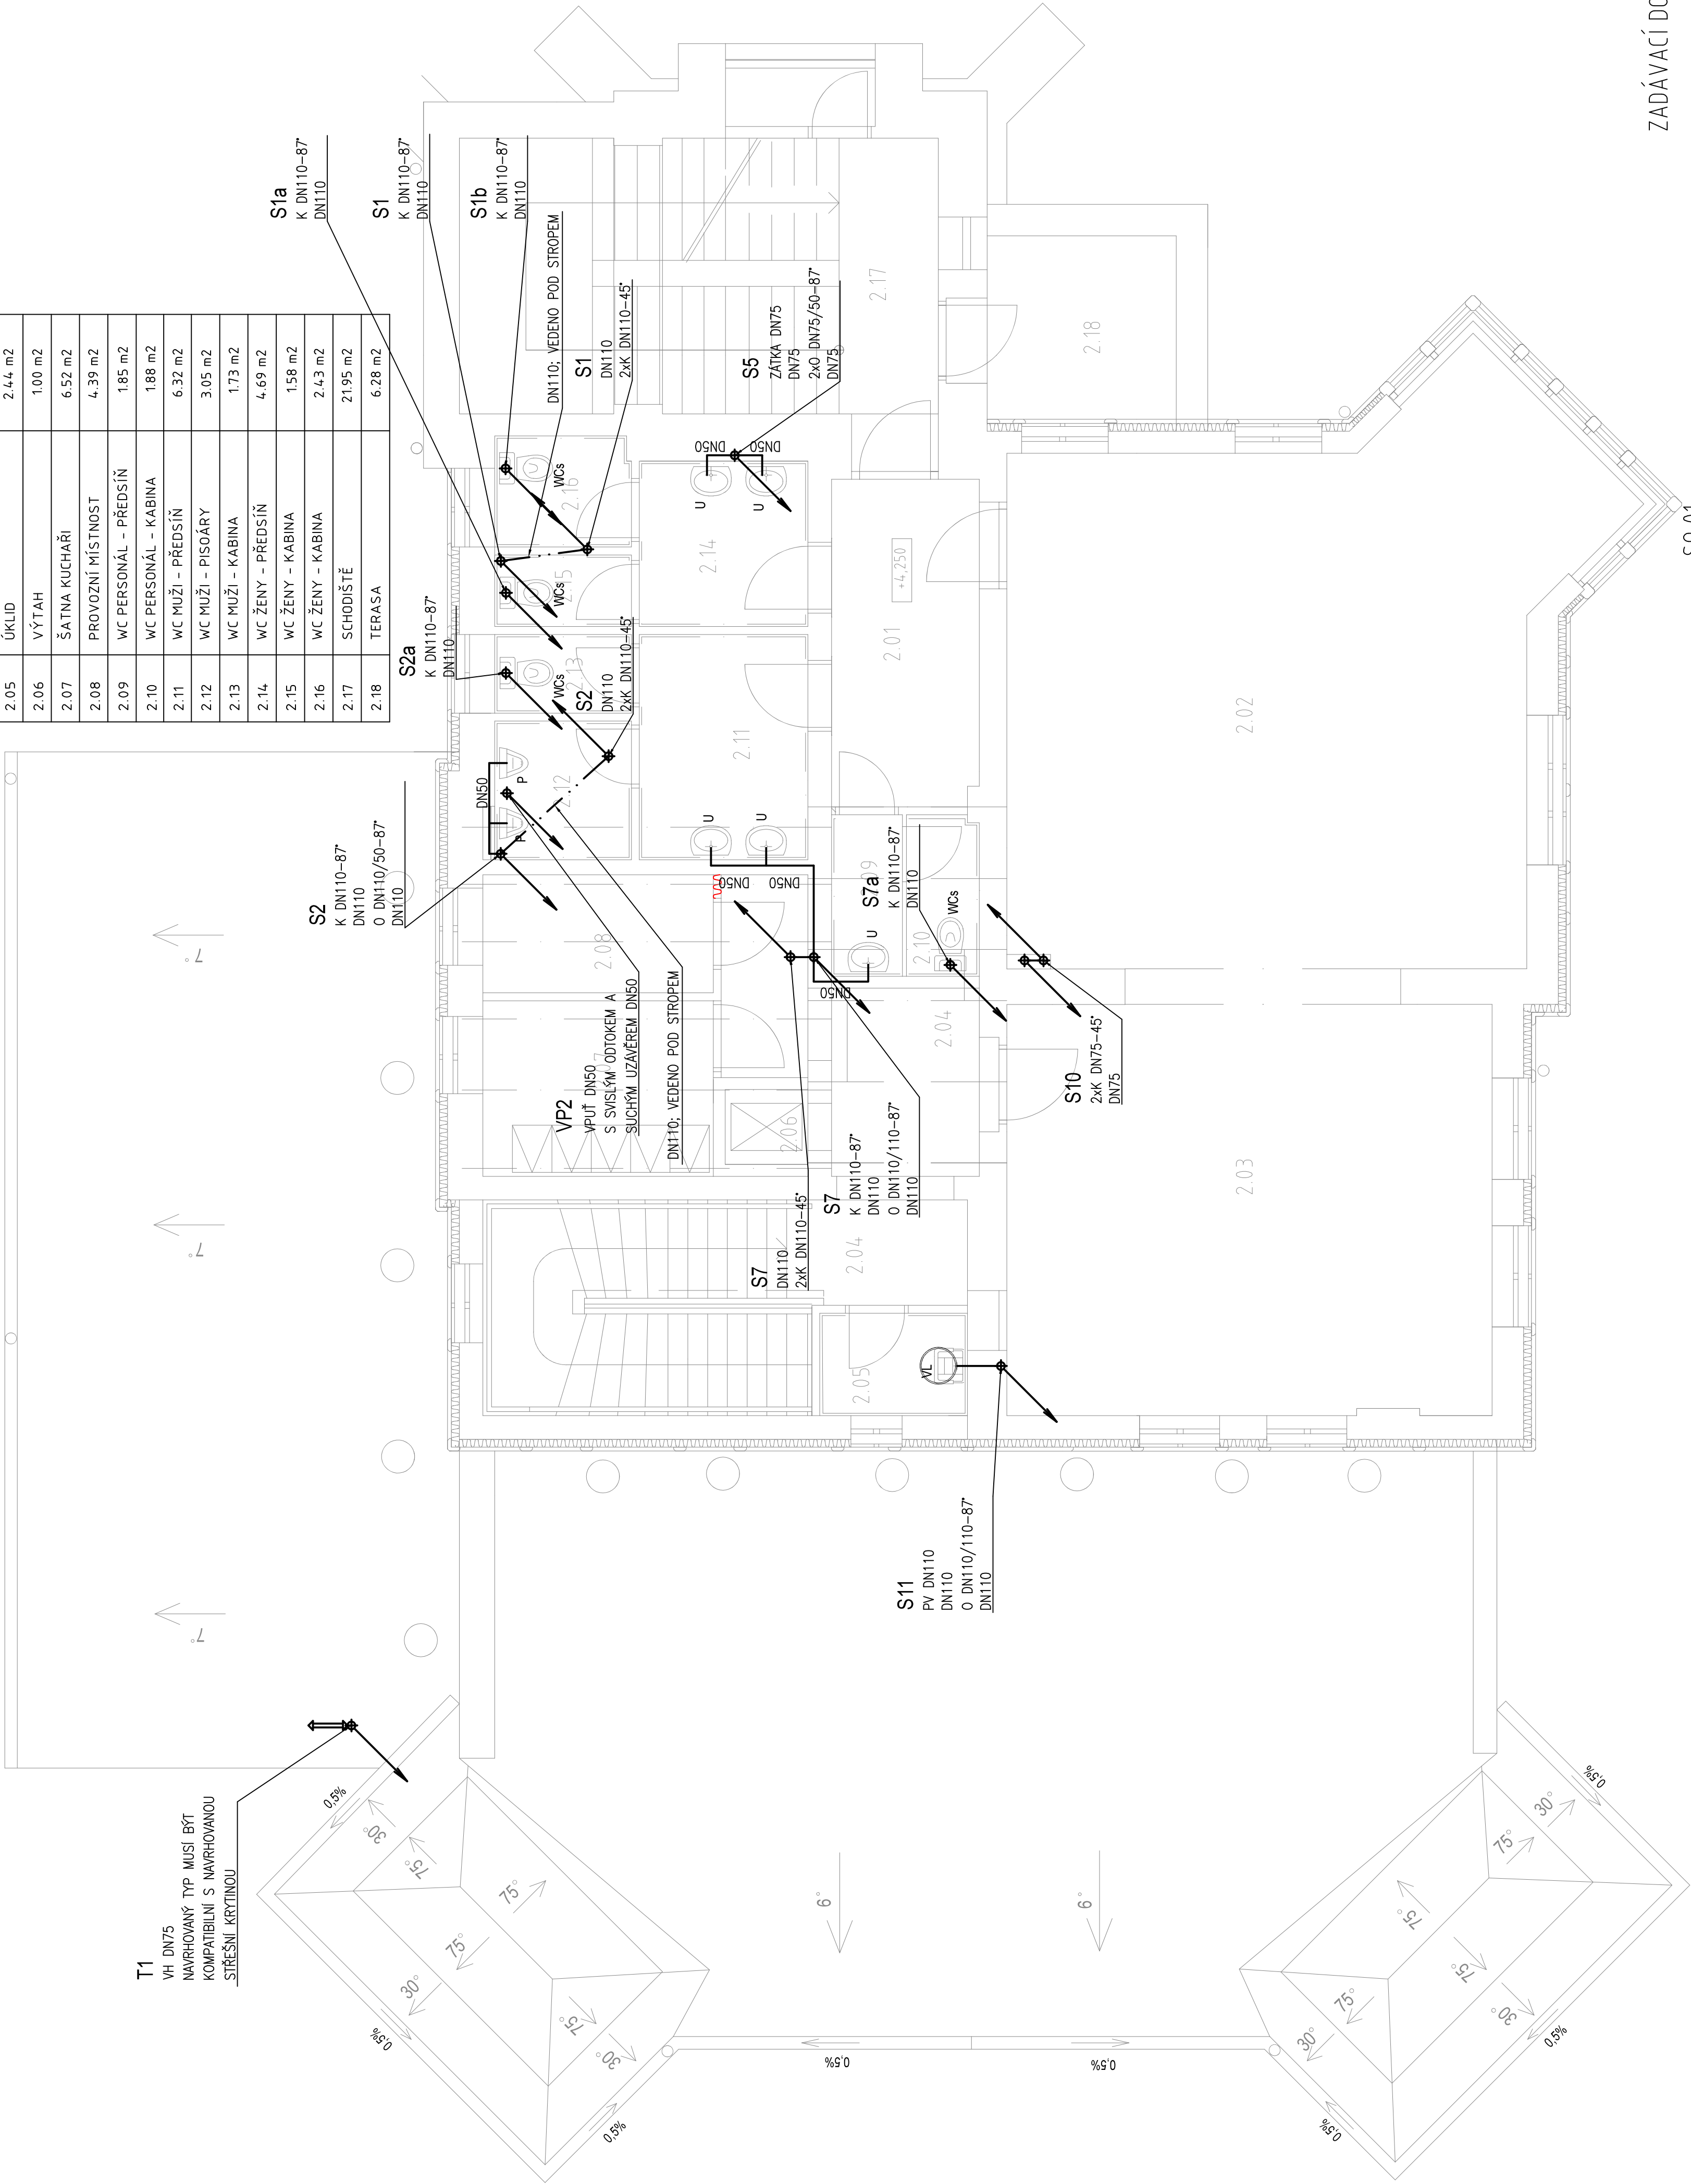

VED. PROJEKTU	PROJEKTANT	VYPRACOVAL	KONTROLOVAL	Ing. H. Hrochová, AO ČKAIT 0507210 email: hanka.hrochova@gmail.com tel: +420 777 001 352
ING. V. Pavlík	ING. H. Hrochová	ING. H. Hrochová	ING. H. Hrochová	
INVESTOR	Město Varnsdorf Nám. E. Beneše 470 Varnsdorf Č.p. 1726			DAUM 12/2019 ÚČEL DSP-DPS MĚŘÍTKO 1:50 Č. ZAKÁZKY --- Č. ARCHIVNÍ ---
MÍSTO STAVBY	REKONSTRUKCE HRÁDKU HLAVNÍ BUDOVA ZDRAVOTNÍ TECHNIKA			
	PŮDORYS 2.NP - KANALIZACE			F.1.4.e.5