



PŮDORYS OPS

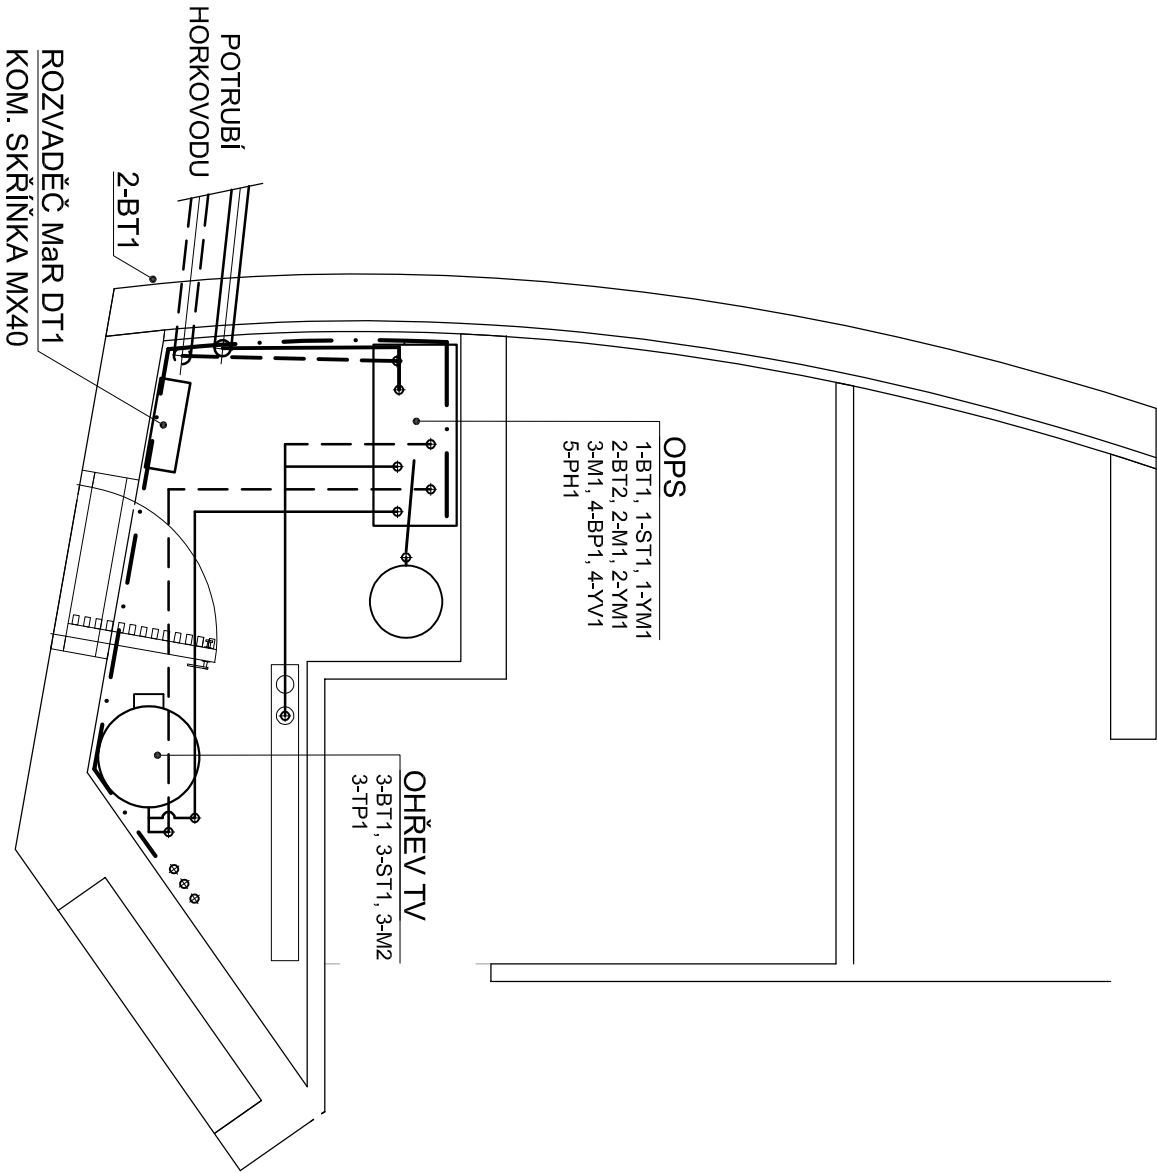

LEGENDA:

- KABELOVÁ TRASA
- POTRUBÍ HORKÉ VODY
- POTRUBÍ TOPNÉ VODY

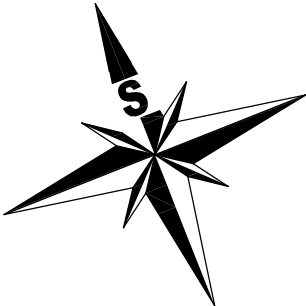

±0.000 SO 01= 328,20 m.n.m. BALT P.V.

AKCE

MATEŘSKÁ ŠKOLA, ZÁPADNÍ UL., VARNSDORF

MÍSTO P. P. Č. 2849/4, 2849/6, 2849/7, 2849/10, 2836/2, K. Ú. VARNSDORF

INVESTOR

MĚSTO VARNSDORF
NÁM.E.BENEŠE 470
407 47 VARNSDORF

ZÁSTUPCE INVESTORA

ING. STANISLAV HORÁČEK

HLAVNÍ PROJEKTANT

A.R.



RG ARCHITECTS STUDIO S.R.O.
ČSL. LETCŮ 786, 407 47 VARNSDORF
TEL. 602 754 667, 474 770 220-222
IČ: 020 96 111 www.rgarchitects.cz

AUTOR

HIP

RADOMÍR GRAFEK

ZDENĚK NAVRÁTIL

TECHNICKÉ A TECHNOLOGICKÉ ZAŘÍZENÍ

ENESA A.S.
ARNOŠŤA Z PARDUBIC 676
530 02 PARDUBICE
TEL. +420 466 053 511
IČ . 27382052

ZODPOVĚDNÝ PROJEKTANT

VYPRACOVAL

ING. JOSEF HOFMAN

ING. JAROSLAV FIRBAS

FORMÁT 2xA4

MĚŘÍTKO 1:50

DATUM PROSINEC 2019

Č. PARÉ/KOPIE

STUPEŇ DSP

PROFESE D.2.2b PŘELOŽKA A PŘÍPOJKA CZT-disp. rozvody

NÁZEV VÝKRESU

PŮDORYS OPS

Č. VÝKRESU

D.2.2b - 06