


PŮDORYS 1.N.P. - STÁVAJÍCÍ STAV 1:50

SOCIÁLNÍ ZAŘÍZENÍ 1

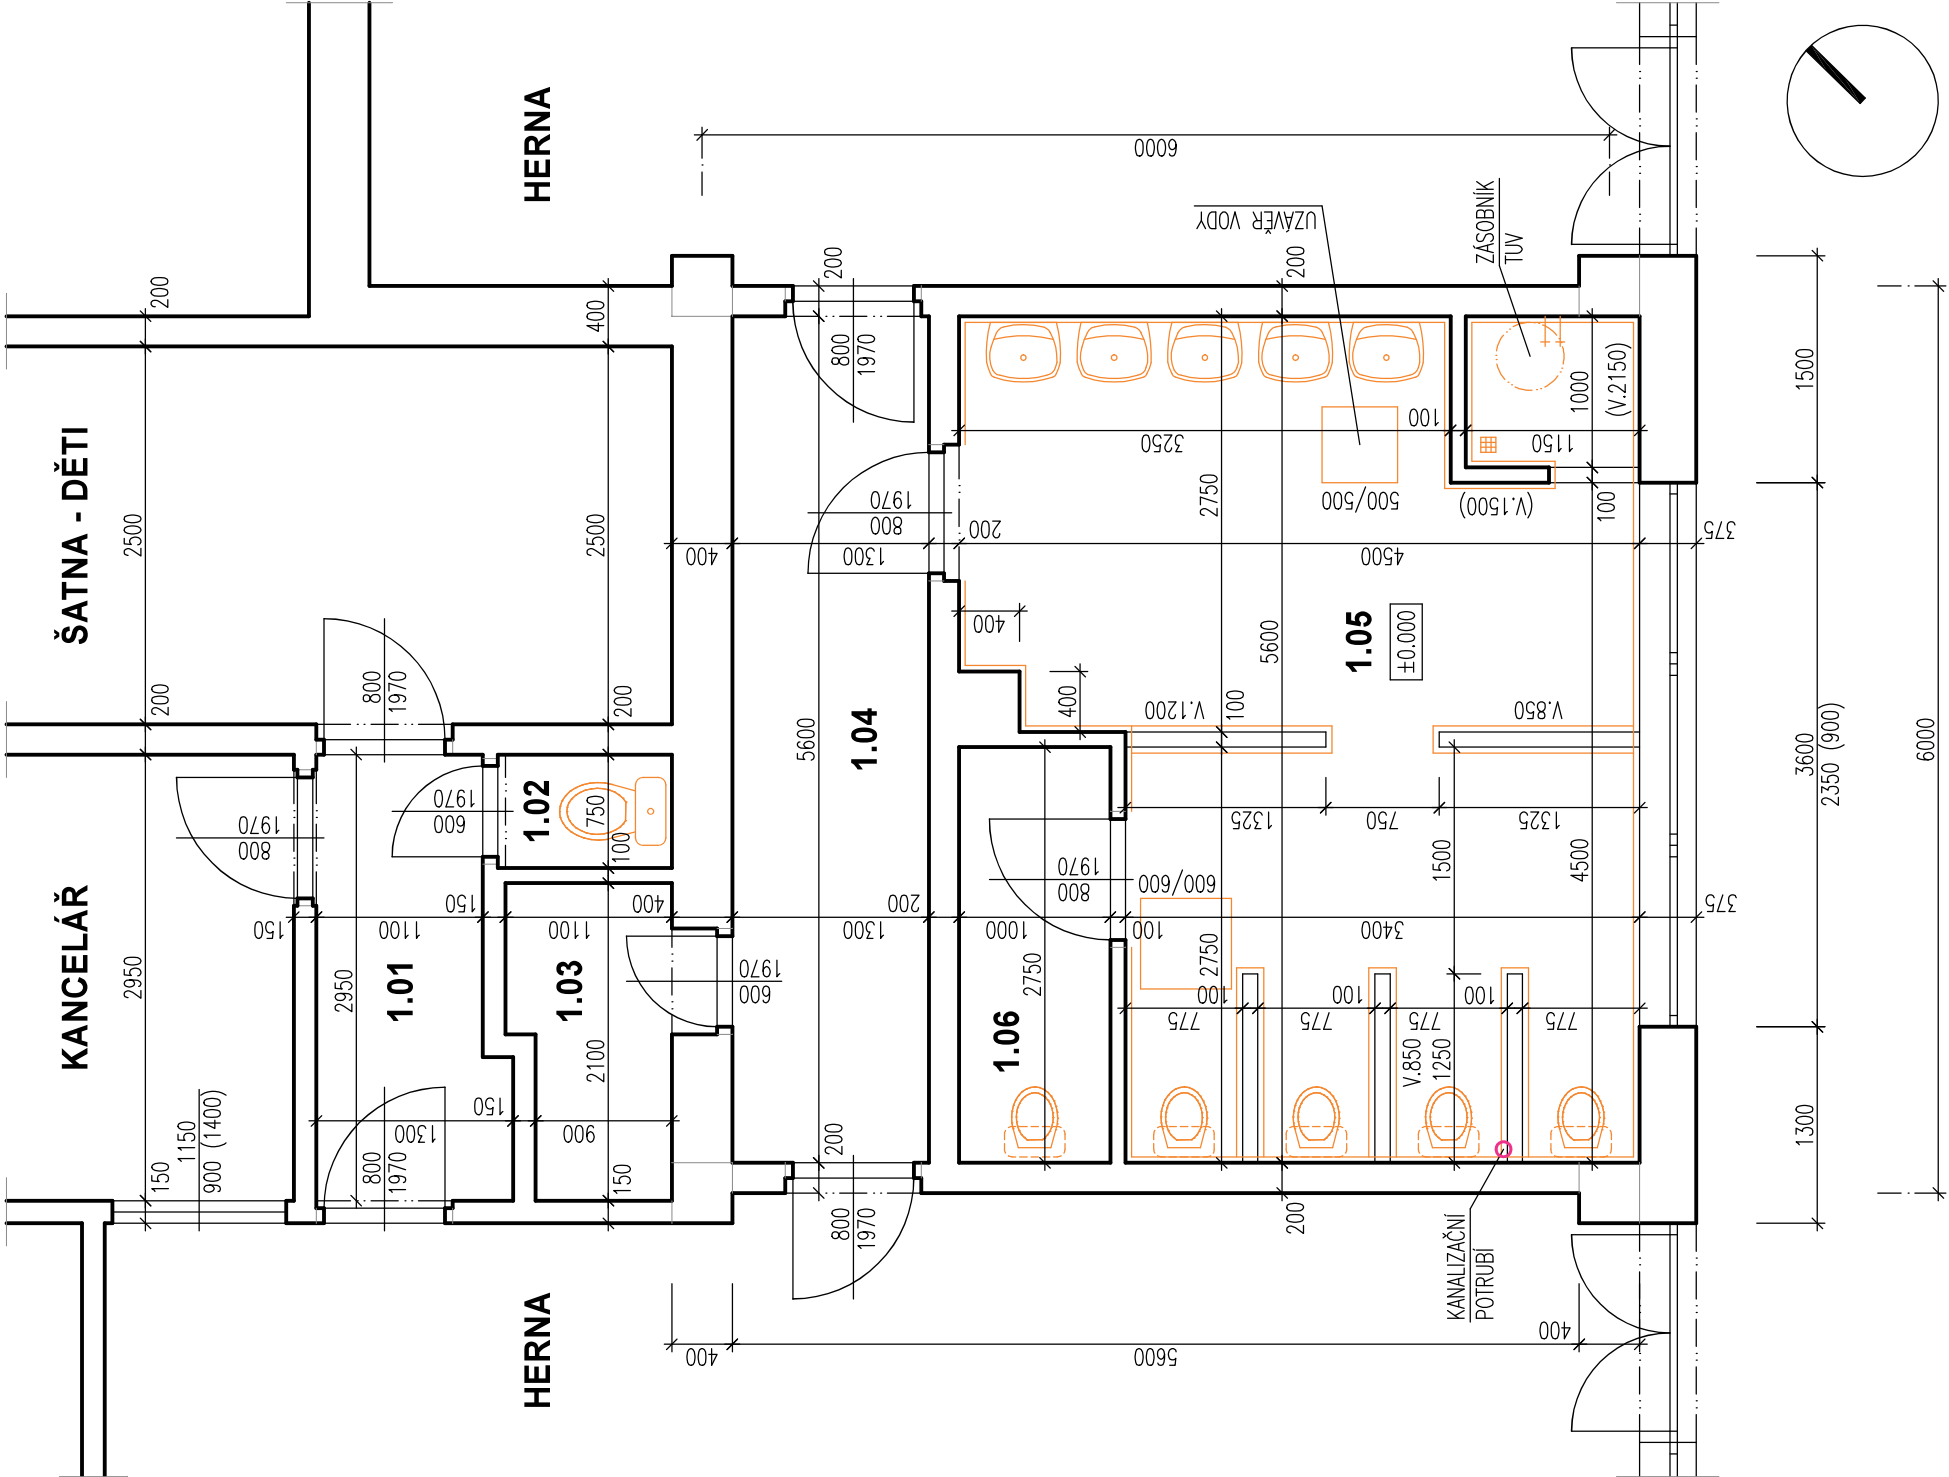


TABULKA MÍSTNOSTÍ

OZN.	NÁZEV MÍSTNOSTI	PLOCHA – m2	S.V. – m	PODLAHA
1.01	CHODBA	3.44	3.25	PVC
1.02	WC – UČITELKY	0.86	3.25	PVC
1.03	PŘÍRUČNÍ SKLAD	2.09	3.25	PVC
1.04	CHODBA	7.28	3.25	PVC
1.05	SOCIÁLNÍ ZAŘÍZENÍ – DĚTI	21.91	3.25	KERAMICKÁ DLAŽBA
1.06	WC – DĚTI	2.75	3.25	PVC

LEGENDA MATERIÁLŮ



SOCIÁLNÍ ZAŘÍZENÍ 1

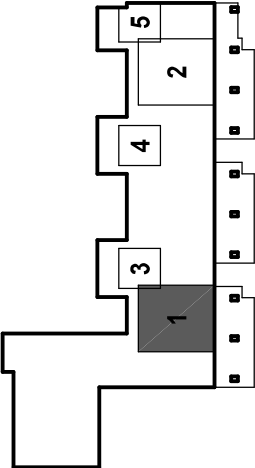

INVESTOR:
MĚSTO VARNSDORF
NÁM. E. BENEŠE 470
407 47 VARNSDORF

ZÁSTUPCE INVESTORA:
JANA PUSCHOVÁ

GENERÁLNÍ PROJEKTANT:
ProProjekt
io

ProProjekt s.r.o.
Komenského 1173
408 01 Rumburk
T: 412 332 317
projekce@proprojekt.cz

PROJEKTOVÁNÍ STAVEB ■ INŽENÝRSKÁ ČINNOST ■ DOZOROVÁNÍ STAVEB
www.proprojekt.cz

MÍSTO: ST.P.Č.K. 2692/118, UL. KŘÍŽÍKOVA, K.Ú. A OBEC VARNSDORF	PROJEKTANT ČÁSTI:	AUTORIZACE:
STAVBA: REKONSTRUKCE SOCIÁLNÍHO ZAŘÍZENÍ V OBJEKTU Č.P. 2757 - MŠ KŘÍŽÍKOVA VE VARNSDORFU	ZODP. PROJEKTANT: PAVEL HRUŠKA	VYPRACOVAL: PAVEL HRUŠKA
	DATUM: 4/2021	ČÍSLO ZAKÁZKY: 2021013
PROJEKTOVÁ ČÁST: D.1.1. ARCHITEKTONICKO-STAVEBNÍ ŘEŠENÍ	FORMÁT: 2 x A4	STUPEŇ PD: SP
VÝKRES: PŮDORYS 1.N.P. - STÁVAJÍCÍ STAV	ČÍSLO VÝKRESU: b.1.1	MĚŘÍTKO: 1:50
		PARÉ: