

LEGENDA

1	UMYVADLO VELKÉ JIKA LYRA, OPATŘENÉ ZÁPACHOVOU UZÁVĚRKOU – VÝROBCE JIKA
2	KOMBINAČNÍ WC JIKA LYRA – VÝROBCE JIKA, SOUČÁSTÍ DODÁVKY BUDE SEDÁTKO S POKLOPEM JIKA LYRA
3	PROSTOR BÝVALÉHO SPRCHOVÉHO KOUTU – NOVÁ MŘÍŽKA U PODLAHOVÉ VPUSTI
4	VÝLEVKA JIKA LYRA
5	NOVÉ KERAMICKÉ OBKLADY STĚN, ZHOTOVENÉ DO VÝŠEK VYZNAČENÝCH NA VÝKRESU
6	NOVÁ KERAMICKÁ DLAŽBA

TABULKA MÍSTNOSTÍ

OZN.	NÁZEV MÍSTNOSTI	PLOCHA – m2	S.V. – m	PODLAHA	STROP, STĚNY	POZNÁMKA
1.13	SOCIÁLNÍ ZAŘÍZENÍ – UČITELKY	12.16	3.25	KERAMICKÁ DLAŽBA	ŠTUKOVÉ OMÍTKY	KERAMICKÝ OBKLAD V. 2000 A 1500 mm ZBYLÁ ČÁST – KERAMICKÝ SOKL V. 100 mm

LEGENDA MATERIÁLŮ




STÁVAJÍCÍ KONSTRUKCE


POZNÁMKY

– BUDE PROVEDENA NOVÁ KERAMICKÁ DLAŽBA A NOVÉ KERAMICKÉ OBKLADY STĚN A TO NA MÍSTECH A VE VÝŠKÁCH VYZNAČENÝCH NA VÝKRESU  
– BUDOU OSAZENY NOVÉ ZAŘÍZOVACÍ PŘEDMĚTY, KTERÉ BUDOU NÁPOJENY NA STÁVAJÍCÍ ROZVODY VODY A ODPADNÍHO POTRUBÍ

SOCIÁLNÍ ZAŘÍZENÍ 3

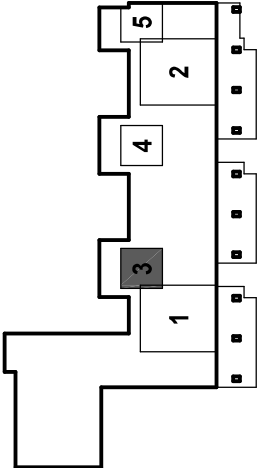

PŮDORYS 1.N.P. - NOVÝ STAV 1:50  
SOCIÁLNÍ ZAŘÍZENÍ 3

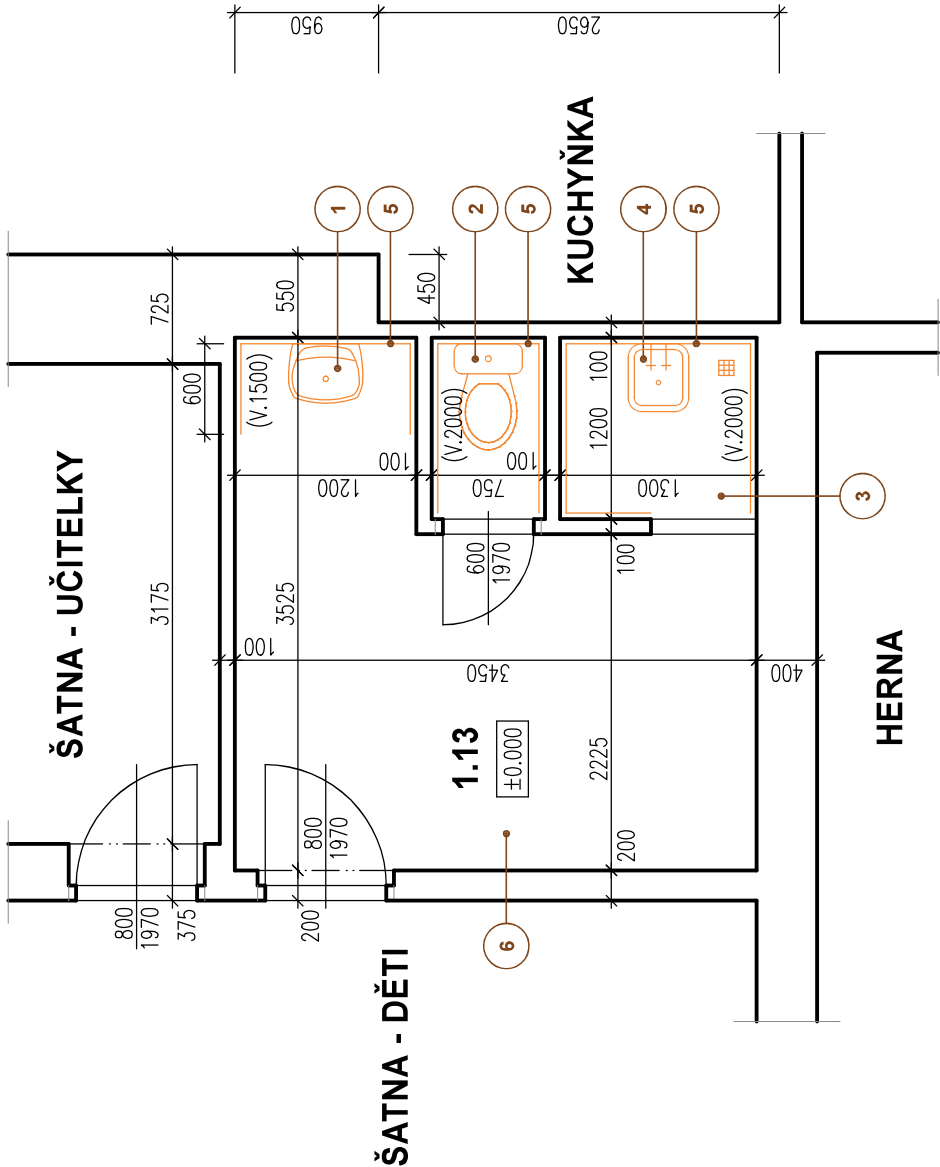

INVESTOR: MĚSTO VARNSDORF NÁM. E. BENEŠE 470 407 47 VARNSDORF  ZÁSTUPCE INVESTORA: JANA PUSCHOVÁ	GENERÁLNÍ PROJEKTANT: <b>ProProjekt</b> 10 <b>ProProjekt s.r.o.</b> Komenského 1173 408 01 Rumburk T: 412 332 317 projekce@proprojekt.cz	PROJEKTOVÁNÍ STAVEB ■ INŽENÝRSKÁ ČINNOST ■ DOZOROVÁNÍ STAVEB www.proprojekt.cz
MÍSTO: ST.P.Č.K. 2692/118, UL. KRŽÍKOVÁ, K.Ú. A OBEC VARNSDORF	PROJEKTANT ČÁSTI:	AUTORIZACE:
STAVBA: REKONSTRUKCE SOCIÁLNÍHO ZAŘÍZENÍ V OBJEKTU Č.P. 2757 - MŠ KRŽÍKOVA VE VARNSDORFU	ZODP. PROJEKTANT: PAVEL HRUŠKA  DATUM: 4/2021	VYPRACOVAL: PAVEL HRUŠKA  ČÍSLO ZAKÁZKY: 2021013
PROJEKTOVÁ ČÁST: D.1.1. ARCHITEKTONICKO-STAVEBNÍ ŘEŠENÍ	FORMÁT: 2 x A4	STUPEŇ PD: SP
VÝKRES: PŮDORYS 1.N.P. - NOVÝ STAV	ČÍSLO VÝKRESU: b.3.3	MĚŘÍTKO: 1:50
		PARÉ: