



2. podlaží 2290 A

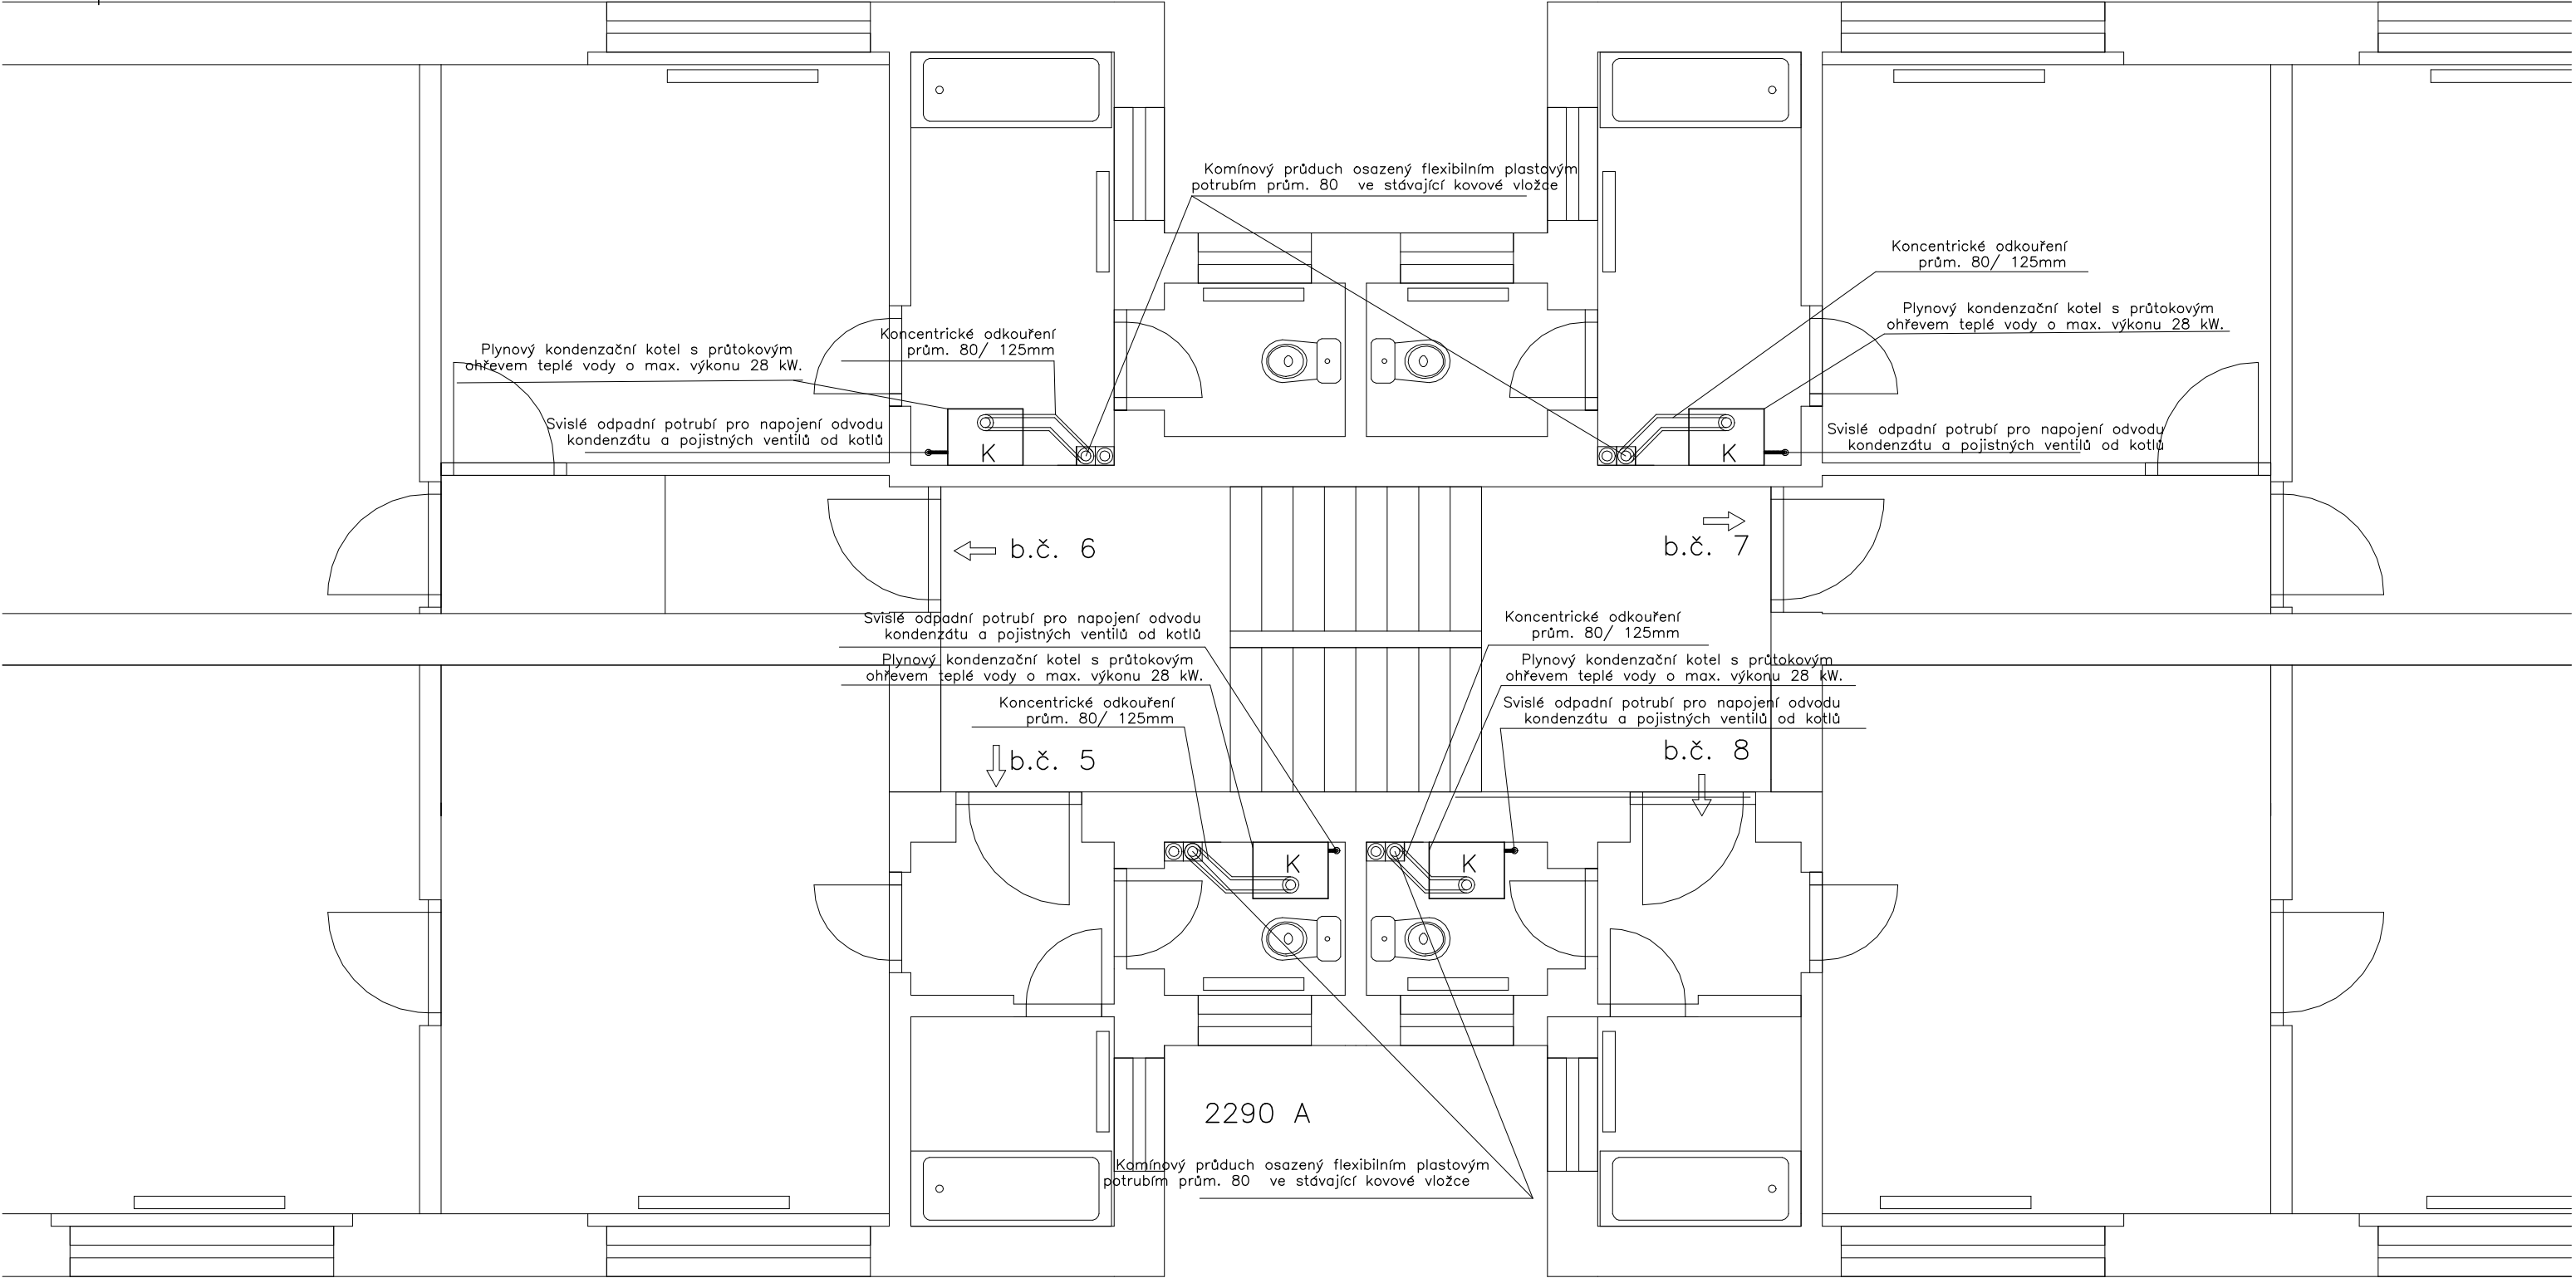

ODVODY SPALIN A PŘÍVODY SPALOVACÍHO VZDUCHU BUDOU ZAKTYTOVÁNY PROTIPOŽÁRNÍMI SDK DESKAMI NA OCELOVÉ KONSTRUKCI, NEBO OBEZDĚNY PÓROBETONOVÝMI TVÁRNICEMI MIN. TLOUŠTKY 50mm.

ODVOD SPALIN BUDE PROVEDEN DLE ČSN 734201.

VYPRACOVAL: Stanislav Koch	ZODP.PROJEKTANT: IČO: 68285736	TECHNICKÁ KONTROLA: David Šašek	 U TVRŽE 1454/2, DĚČÍN VI. TELEFON: 776250848 e-mail: ak-uniprojekt@email.cz internet: www.ak-uniprojekt.cz	
KRESLIL: DATACAD			FORMÁT:	2/A4
INVESTOR: Město Varnsdorf, Nám E. Beneše 470, Varnsdorf			DATUM:	07/2021
TECHNICKÉ ŘEŠENÍ VÝMĚNY PLYNOVÝCH KOTLŮ V OBJEKTU PRAŠNÁ 2290 A,B,C k.ú. VARNSDORF			ÚČEL:	TR
			Č.ZAK:	D1704/2021
2290 A – PŮDORYS ČÁSTI 2.N.P.			Č.ARCH:	D1704
			MĚŘÍTKO: 1:50	Č.VÝKRESU: 5