


2. podlaží 2290 B

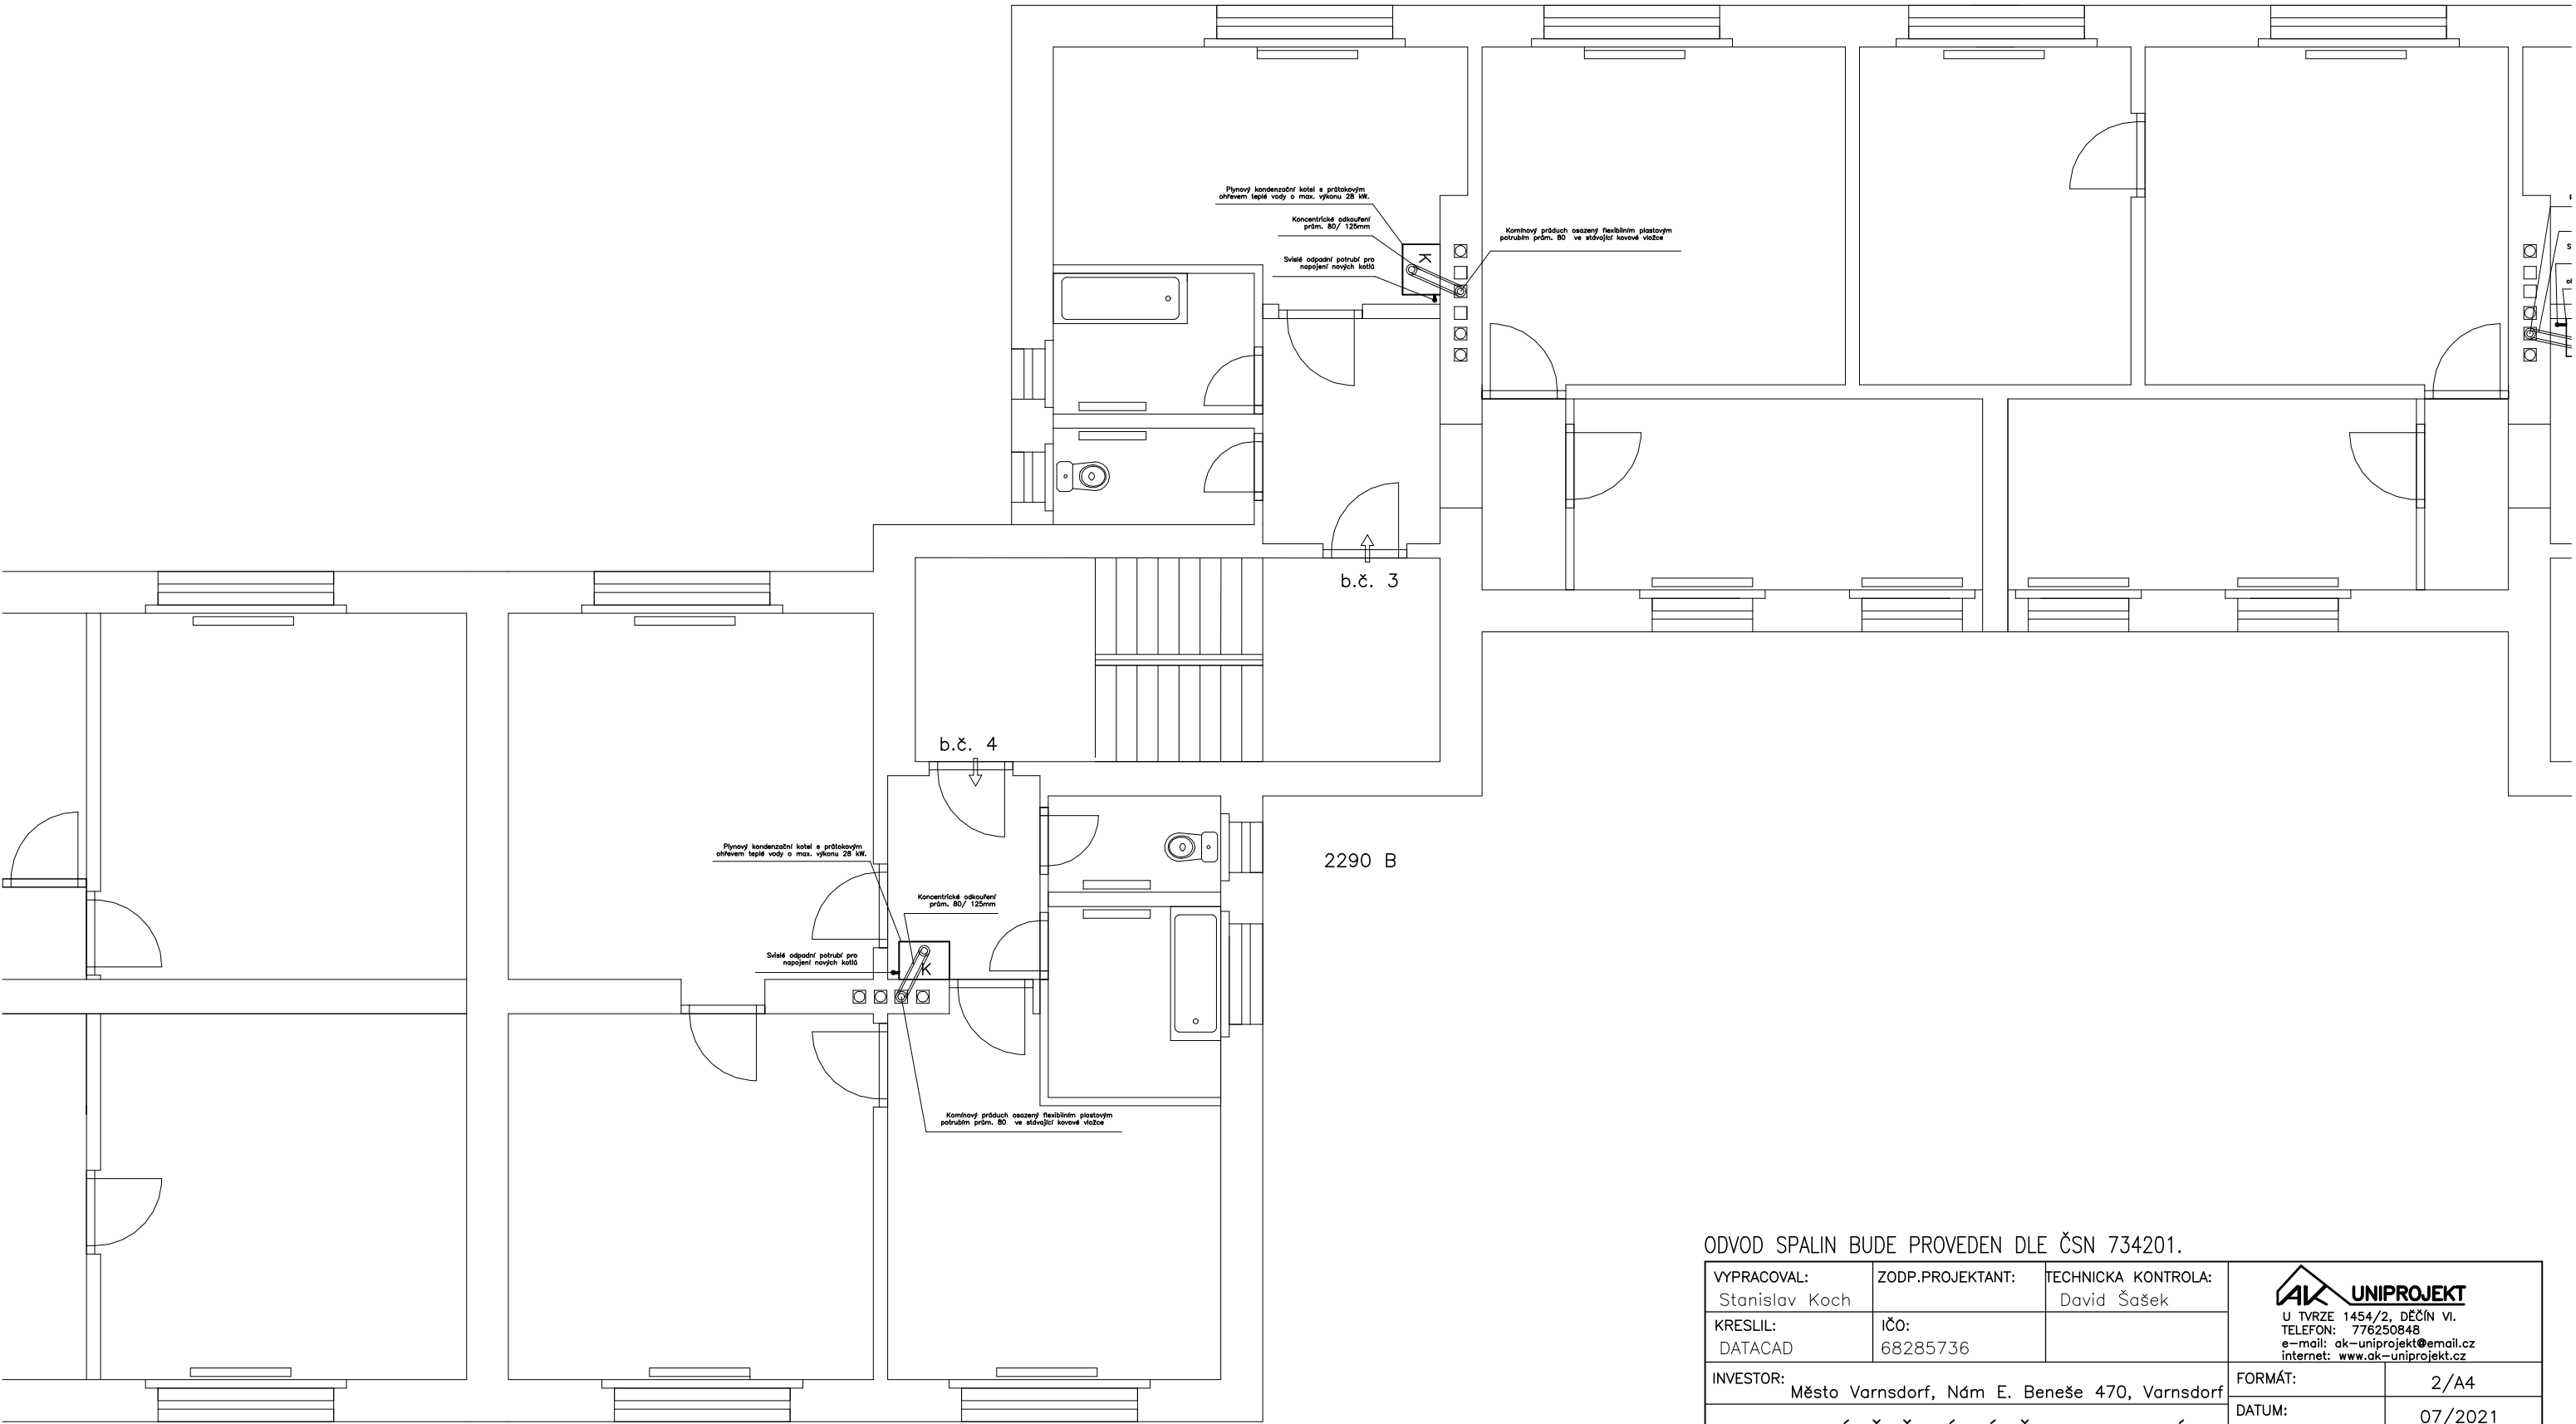

ODVOD SPALIN BUDE PROVEDEN DLE ČSN 734201.

VYPRACOVAL: Stanislav Koch	ZODP.PROJEKTANT: IČO: 68285736	TECHNICKÁ KONTROLA: David Šašek	
KRESLIL: DATACAD			
INVESTOR: Město Varnsdorf, Nám E. Beneše 470, Varnsdorf			FORMÁT: 2/A4
TECHNICKÉ ŘEŠENÍ VÝMĚNY PLYNOVÝCH KOTLŮ V OBJEKTU PRAŠNÁ 2290 A,B,C, k.ú. VARNSDORF			DATUM: 07/2021
			ÚČEL: TŘ
			Č.ZAK: D1704/2021
			Č.ARCH: D1704
2290 B – PŮDORYS 2.N.P.			MĚŘÍTKO: 1:75
			Č.VÝKRESU: 12