



4. podlaží 2290 B

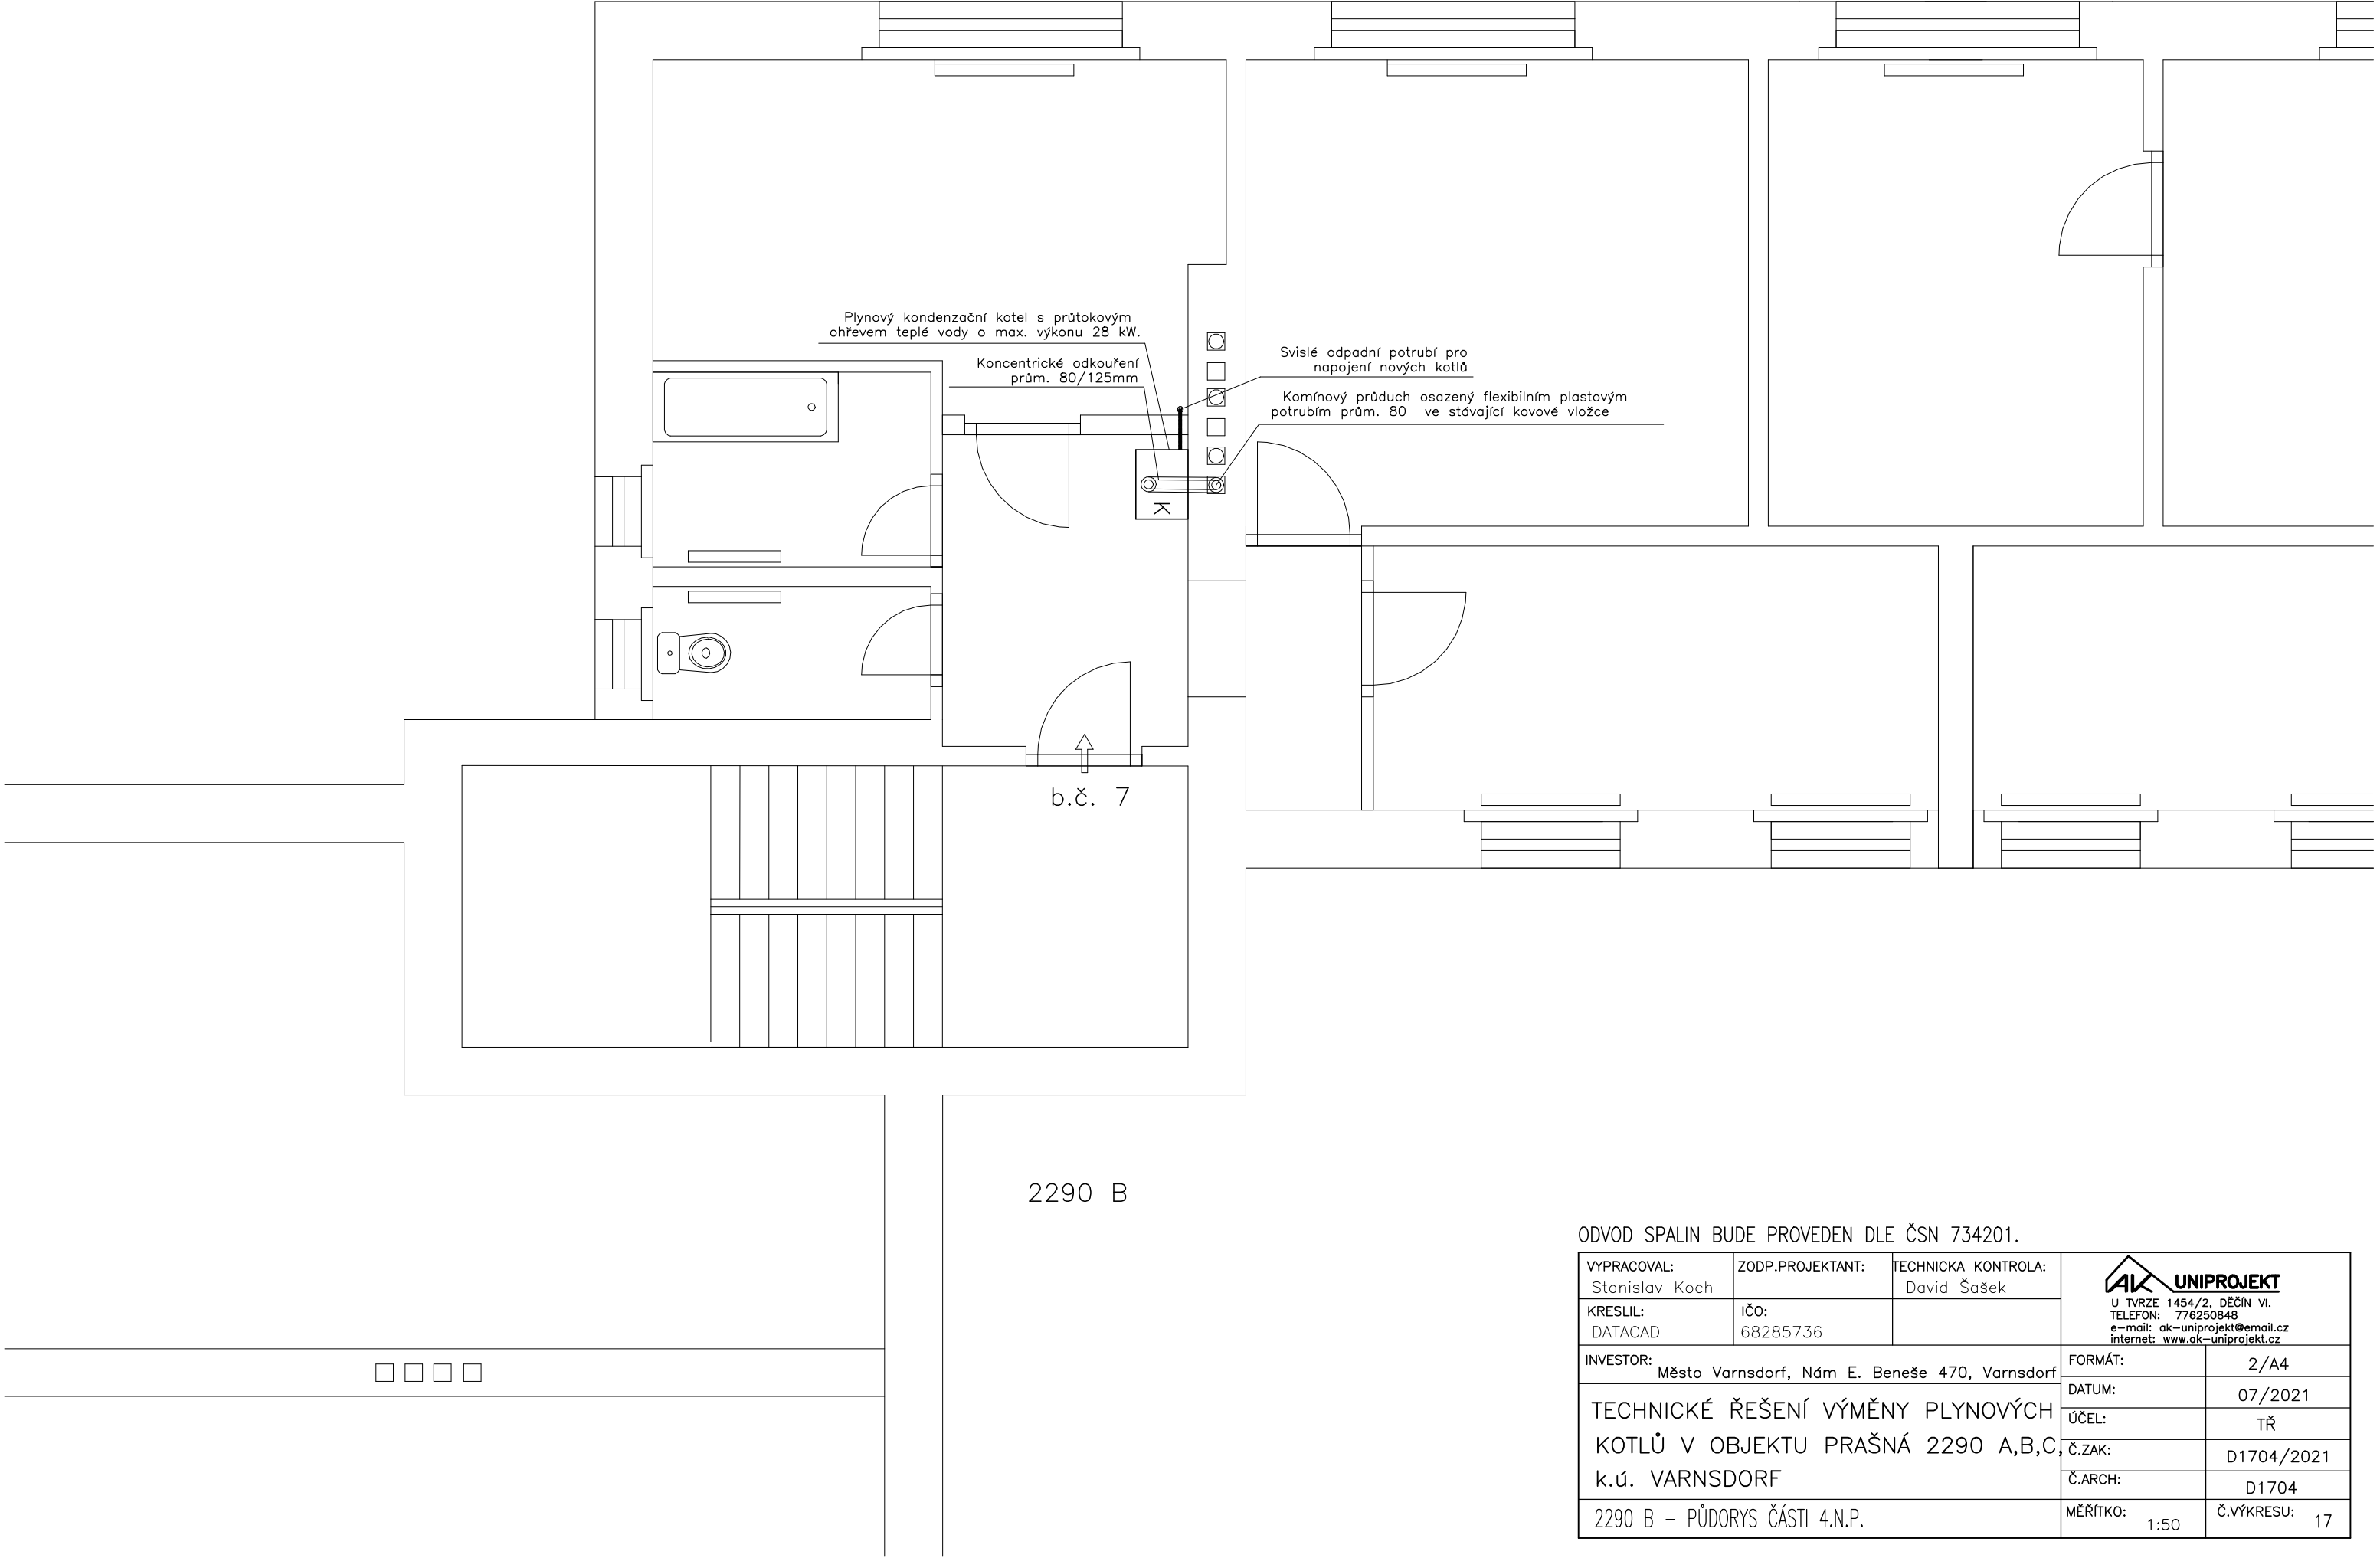

ODVOD SPALIN BUDE PROVEDEN DLE ČSN 734201.

VYPRACOVAL: Stanislav Koch	ZODP.PROJEKTANT:	TECHNICKÁ KONTROLA: David Šašek	 U TVRZE 1454/2, DĚČÍN VI. TELEFÓN: 776250848 e-mail: ak-uniprojekt@email.cz internet: www.ak-uniprojekt.cz	
KRESLIL: DATACAD	IČO: 68285736		FORMÁT:	2/A4
INVESTOR: Město Varnsdorf, Nám E. Beneše 470, Varnsdorf			DATUM:	07/2021
TECHNICKÉ ŘEŠENÍ VÝMĚNY PLYNOVÝCH KOTLŮ V OBJEKTU PRAŠNÁ 2290 A,B,C k.ú. VARNSDORF			ÚČEL:	TŘ
			Č.ZAK:	D1704/2021
			Č.ARCH:	D1704
2290 B – PŮDORYS ČÁSTI 4.N.P.			MĚŘÍTKO: 1:50	Č.VÝKRESU: 17