


1. podlaží 2290 C

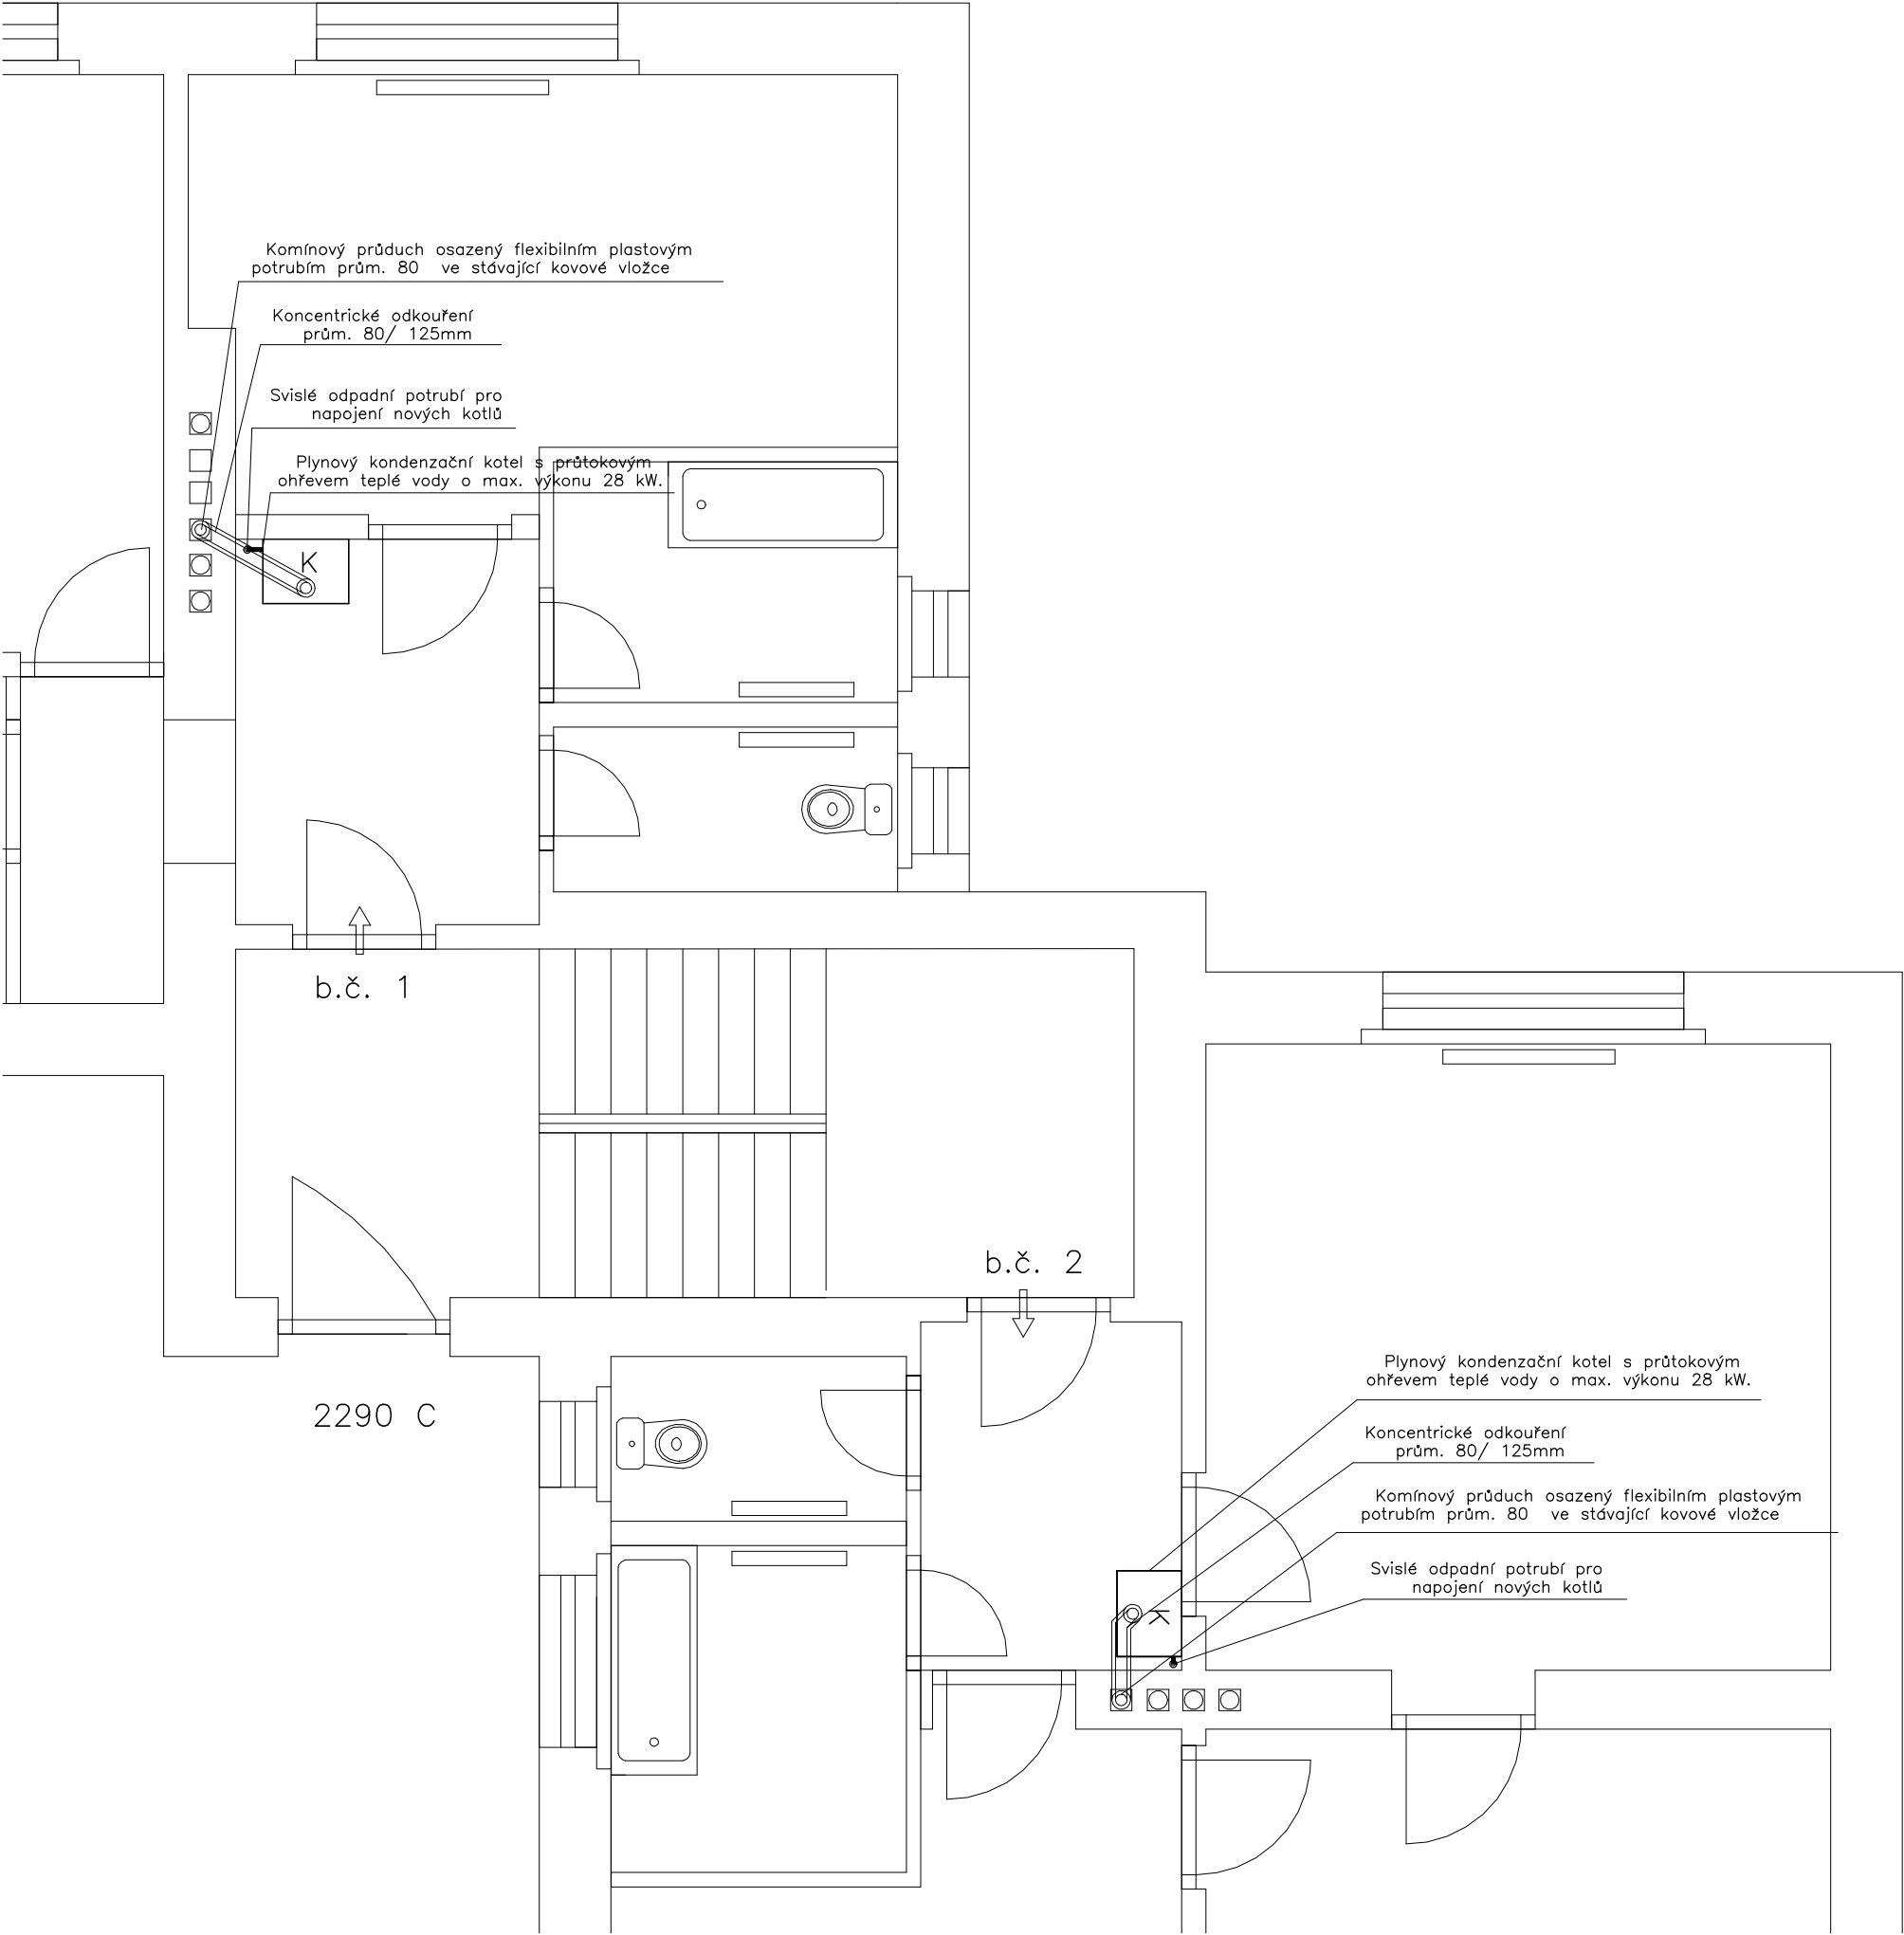

ODVOD SPALIN BUDE PROVEDEN DLE ČSN 734201.

VYPRACOVAL: Stanislav Koch	ZODP.PROJEKTANT: IČO: 68285736	TECHNICKÁ KONTROLA: David Šašek	
KRESLIL: DATACAD			
INVESTOR: Město Varnsdorf, Nám. E. Beneše 470, Varnsdorf	FORMÁT: 2/A4	DATUM: 07/2021	ÚČEL: TŘ
TECHNICKÉ ŘEŠENÍ VÝMĚNY PLYNOVÝCH KOTLŮ V OBJEKTU PRAŠNÁ 2290 A,B,C, k.ú. VARNSDORF	Č.ZAK: D1704/2021	Č.ARCH: D1704	Č.VÝKRESU: 19
	MĚŘÍTKO: 1:50		
2290 C – PŮDORYS ČÁSTI 1.N.P.			