



1. podlaží 2290 B

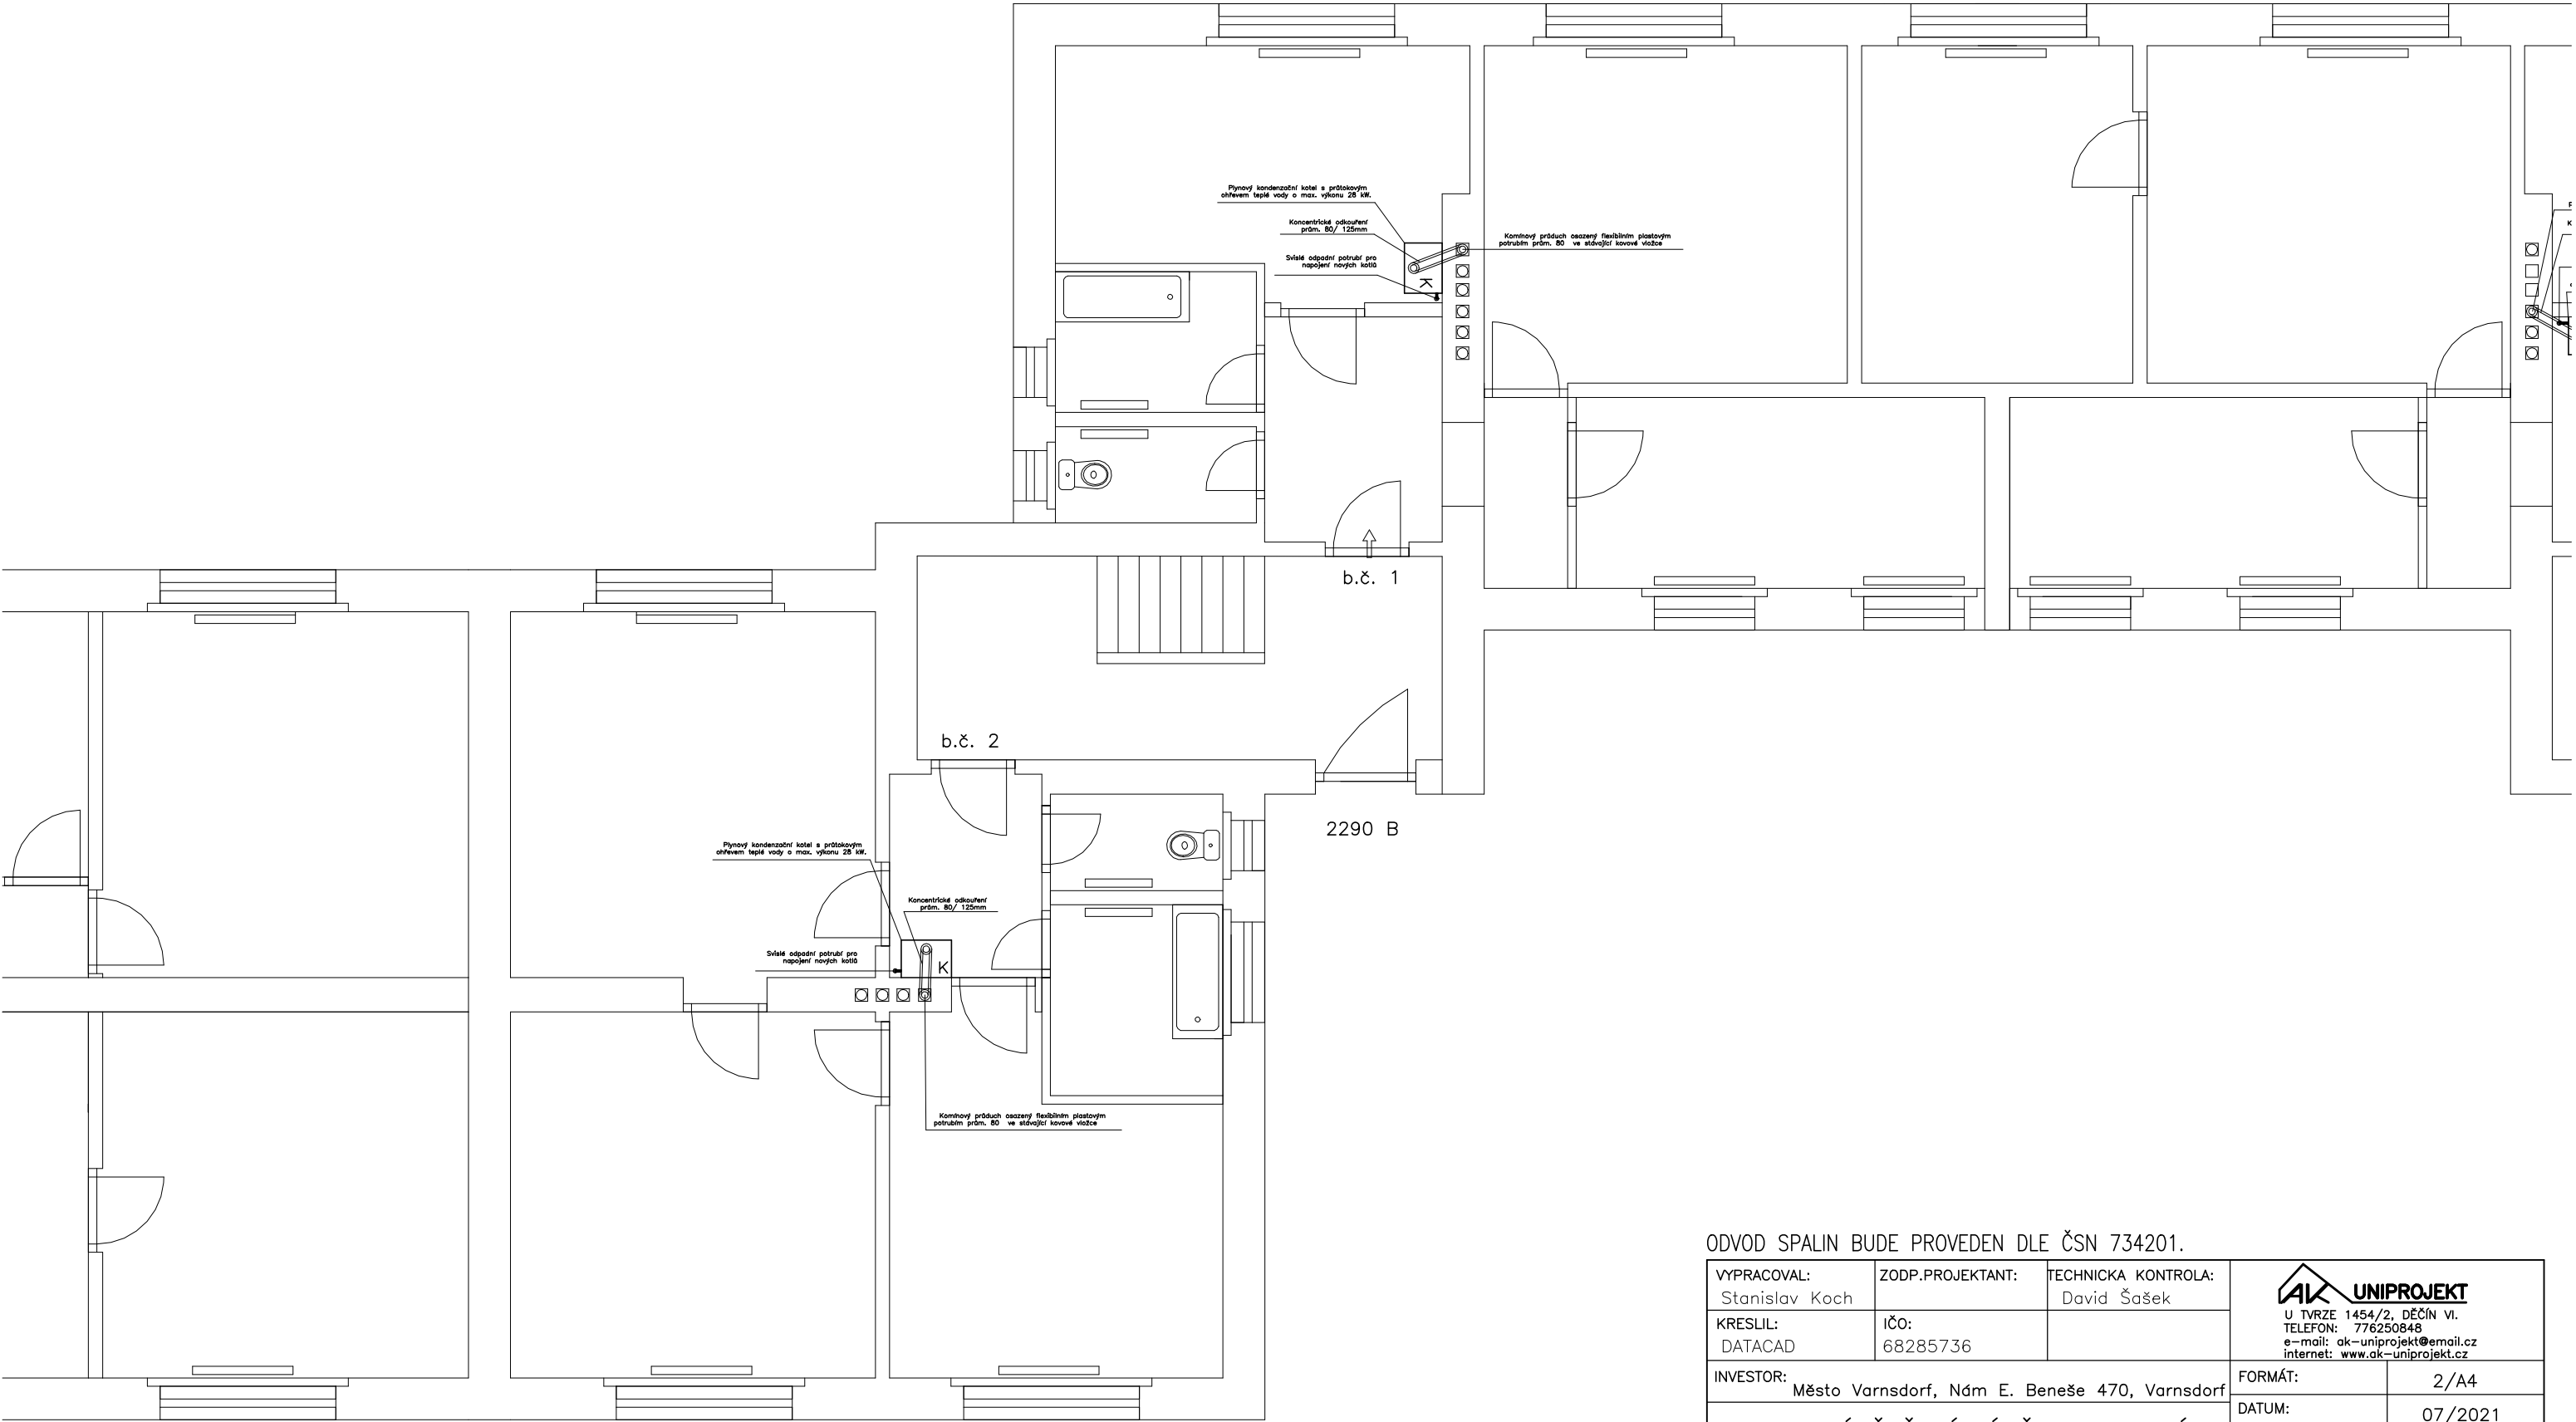

ODVOD SPALIN BUDE PROVEDEN DLE ČSN 734201.

VYPRACOVAL: Stanislav Koch	ZODP.PROJEKTANT: iČO: 68285736	TECHNICKÁ KONTROLA: David Šašek	 U TVRZE 1454/2, DĚČÍN VI. TELEFON: 776250848 e-mail: ak-uniprojekt@email.cz internet: www.ak-uniprojekt.cz
KRESLIL: DATACAD			
INVESTOR: Město Varnsdorf, Nám E. Beneše 470, Varnsdorf			FORMÁT: 2/A4
TECHNICKÉ ŘEŠENÍ VÝMĚNY PLYNOVÝCH KOTLŮ V OBJEKTU PRAŠNÁ 2290 A,B,C, k.ú. VARNSDORF 2290 B – PŮDORYS 1.N.P.			DATUM: 07/2021
			ÚČEL: TŘ
			Č.ZAK: D1704/2021
			Č.ARCH: D1704
			MĚŘÍTKO: 1:75
			Č.VÝKRESU: 10