



2. podlaží 2290 C

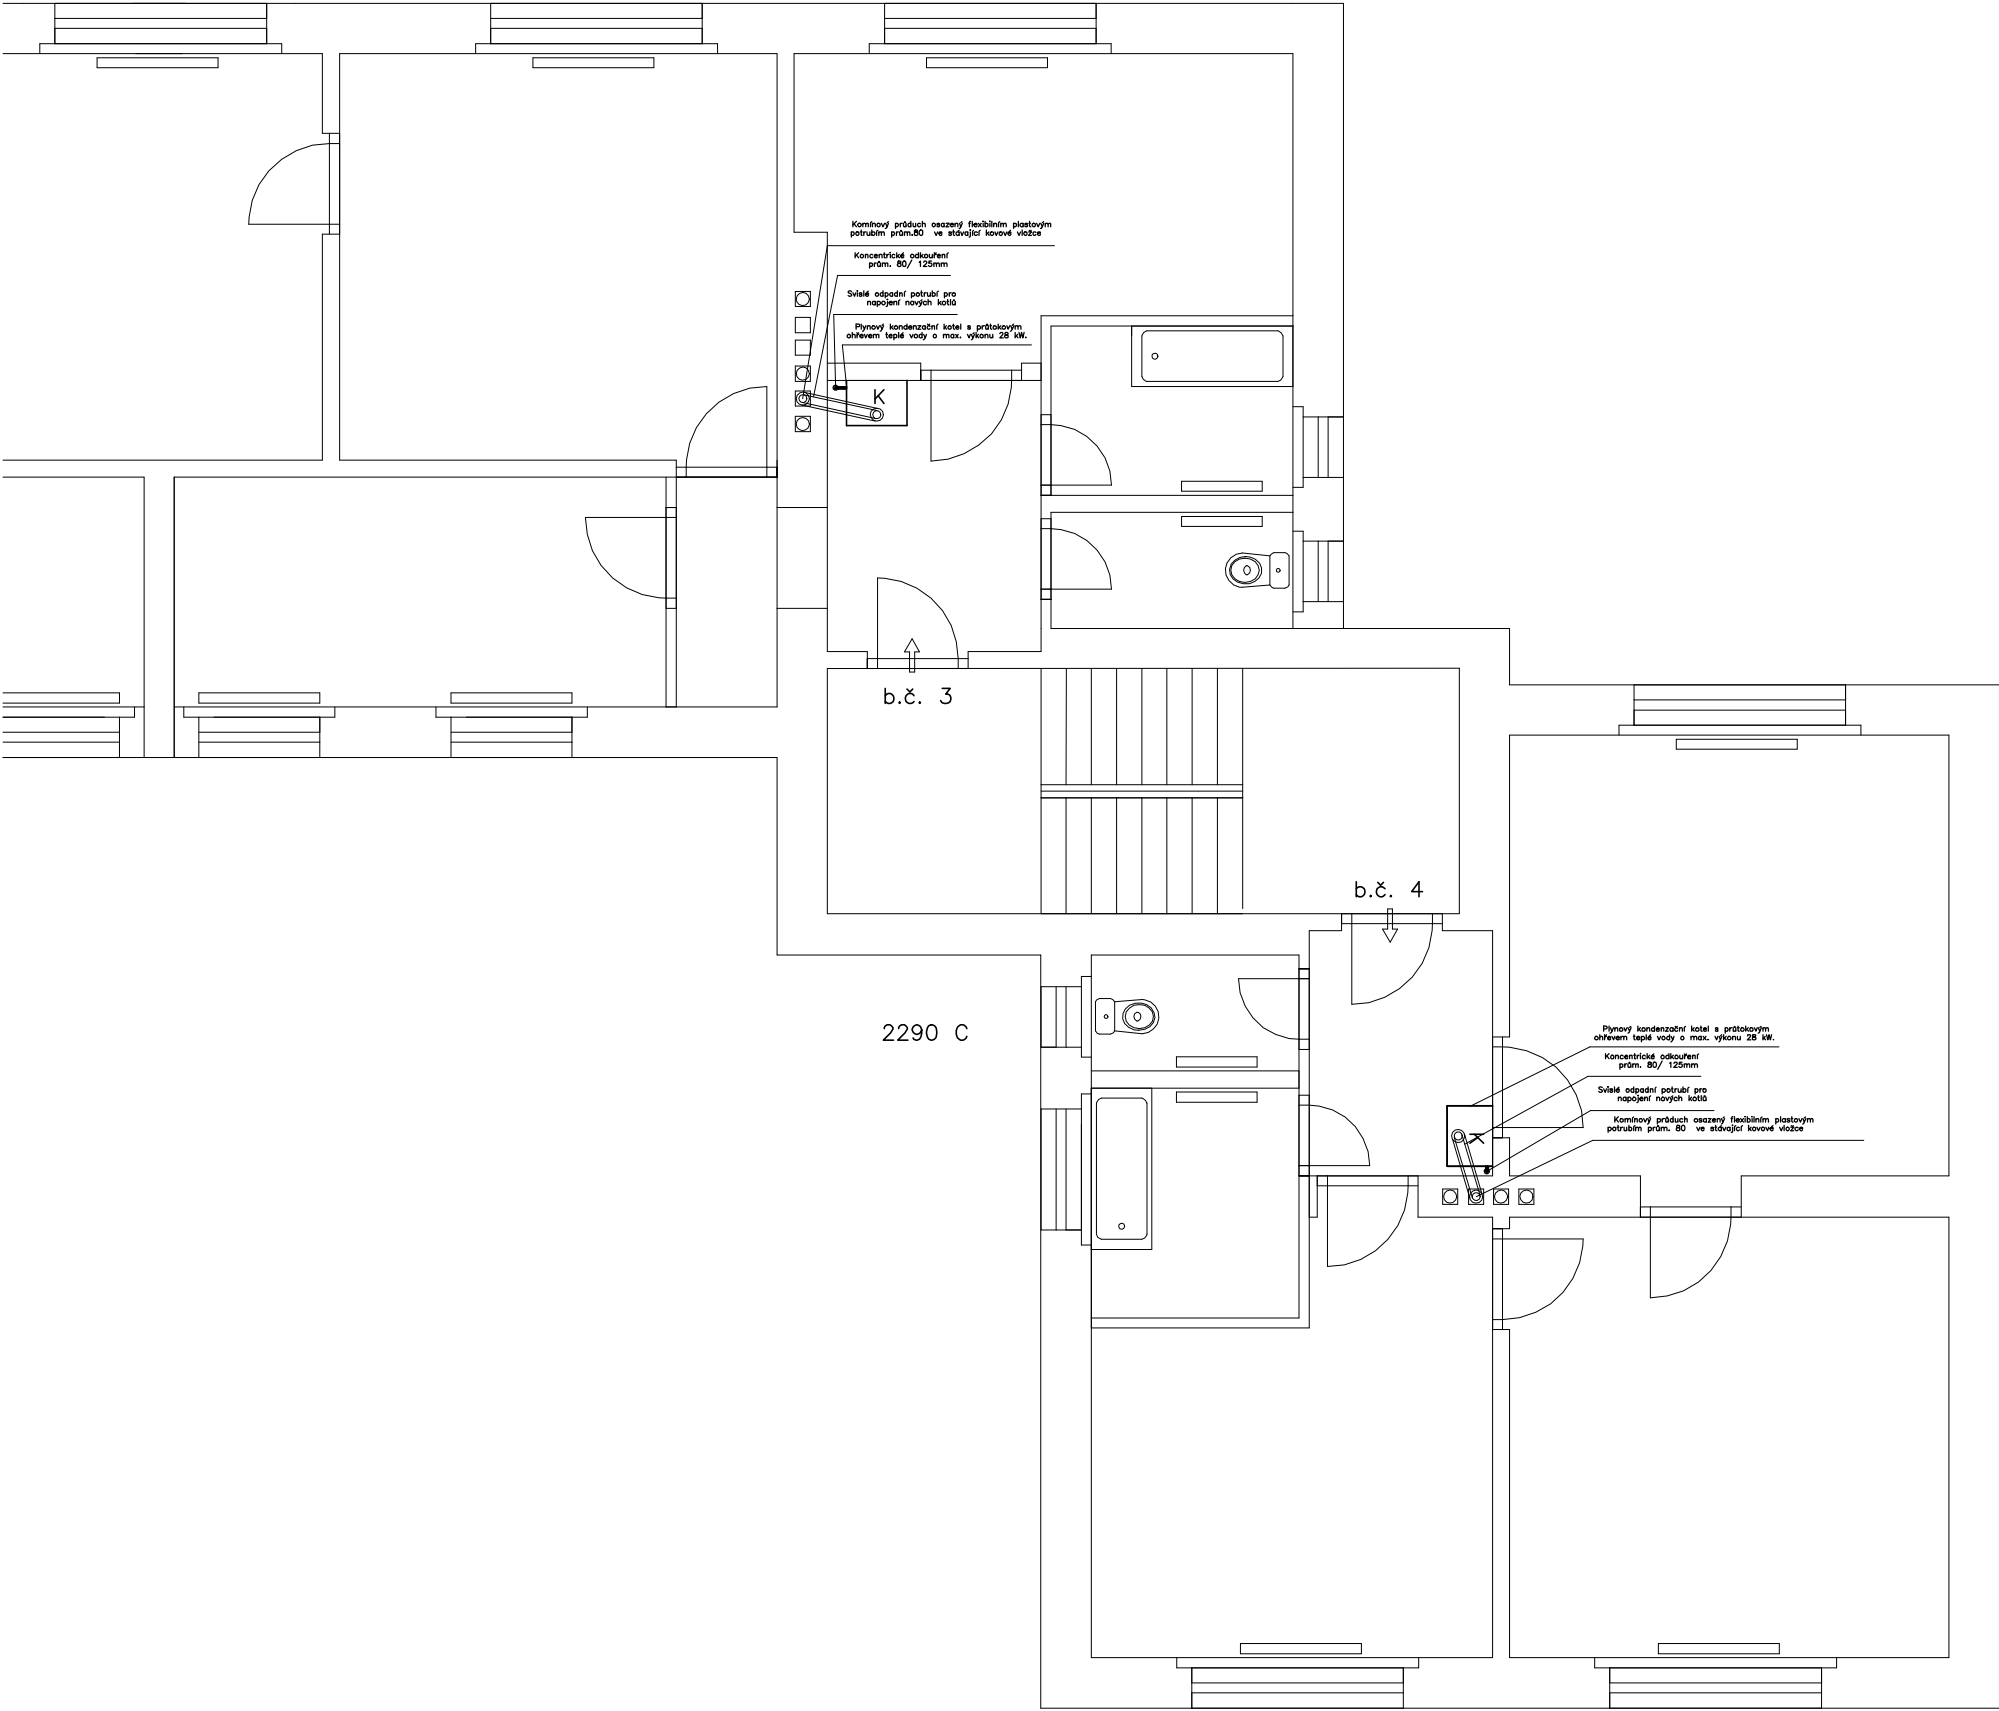

ODVOD SPALIN BUDE PROVEDEN DLE ČSN 734201.

VYPRACOVAL: Stanislav Koch	ZODP.PROJEKTANT: 	TECHNICKÁ KONTROLA: David Šašek	<div>UNIPROJEKT U TVRZE 1454/2, DĚČÍN VI. TELEFON: 776250848 e-mail: ak-uniprojekt@email.cz internet: www.ak-uniprojekt.cz</div>	
KRESLIL: DATACAD	IČO: 68285736			
INVESTOR: Město Varnsdorf, Nám E. Beneše 470, Varnsdorf			FORMÁT:	2/A4
TECHNICKÉ ŘEŠENÍ VÝMĚNY PLYNOVÝCH KOTLŮ V OBJEKTU PRAŠNÁ 2290 A,B,C, k.ú. VARNSDORF			DATUM:	07/2021
			ÚČEL:	TŘ
			Č.ZAK:	D1704/2021
			Č.ARCH:	D1704
2290 C – PŮDORYS 2.N.P.			MĚŘÍTKO: 1:75	Č.VÝKRESU: 20