



3. podlaží 2290 A

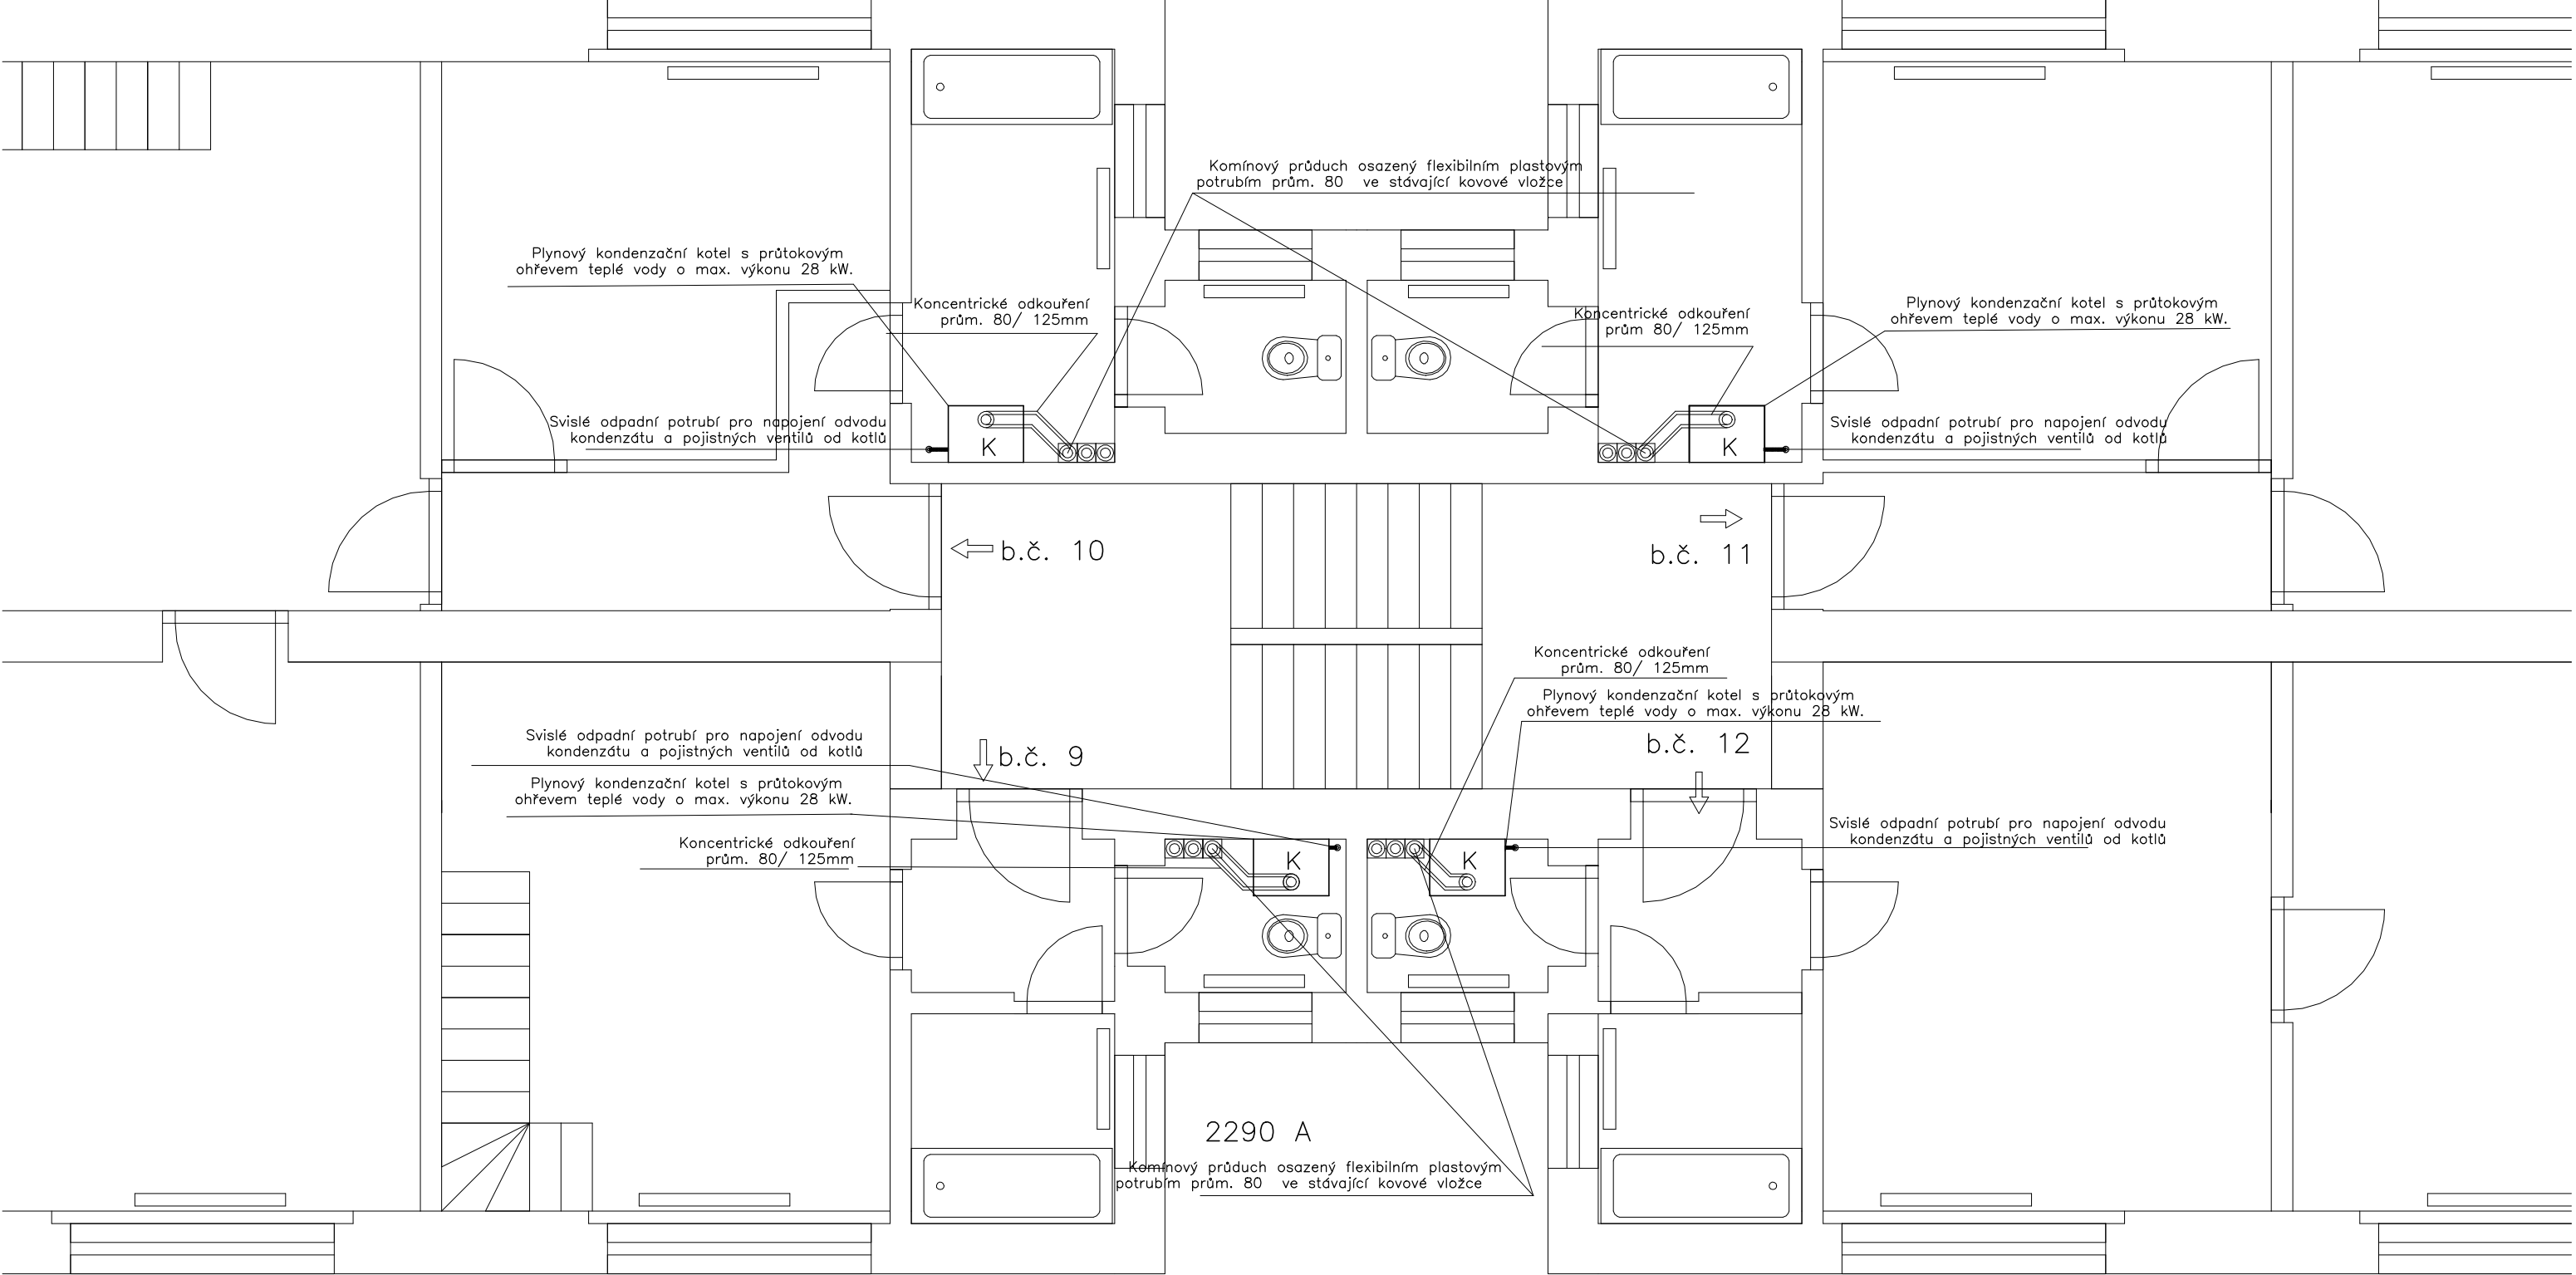

ODVODY SPALIN A PŘÍVODY SPALOVACÍHO VZDUCHU BUDOU ZAKTYTOVÁNY PROTIPOŽÁRNÍMI SDK DESKAMI NA OCELOVÉ KONSTRUKCI, NEBO OBEZDĚNY PÓROBETONOVÝMI TVÁRNICEMI MIN. TLOUŠTKY 50mm.

ODVOD SPALIN BUDE PROVEDEN DLE ČSN 734201.

VYPRACOVAL: Stanislav Koch	ZODP.PROJEKTANT:	TECHNICKÁ KONTROLA: David Šašek	<div> U TVRZE 1454/2, DEČÍN VI. TELEFON: 776250848 e-mail: ak-uniprojekt@email.cz internet: www.ak-uniprojekt.cz</div>	
KRESLIL: DATACAD	IČO: 68285736			
INVESTOR: Město Varnsdorf, Nám E. Beneše 470, Varnsdorf			FORMÁT:	2/A4
TECHNICKÉ ŘEŠENÍ VÝMĚNY PLYNOVÝCH KOTLŮ V OBJEKTU PRAŠNÁ 2290 A,B,C k.ú. VARNSDORF			DATUM:	07/2021
			ÚČEL:	TŘ
			Č.ZAK:	D1704/2021
2290 A – PŮDORYS ČÁSTI 3.N.P.			Č.ARCH:	D1704
			MĚŘÍTKO: 1:50	Č.VÝKRESU: 7