


4. podlaží 2290 A

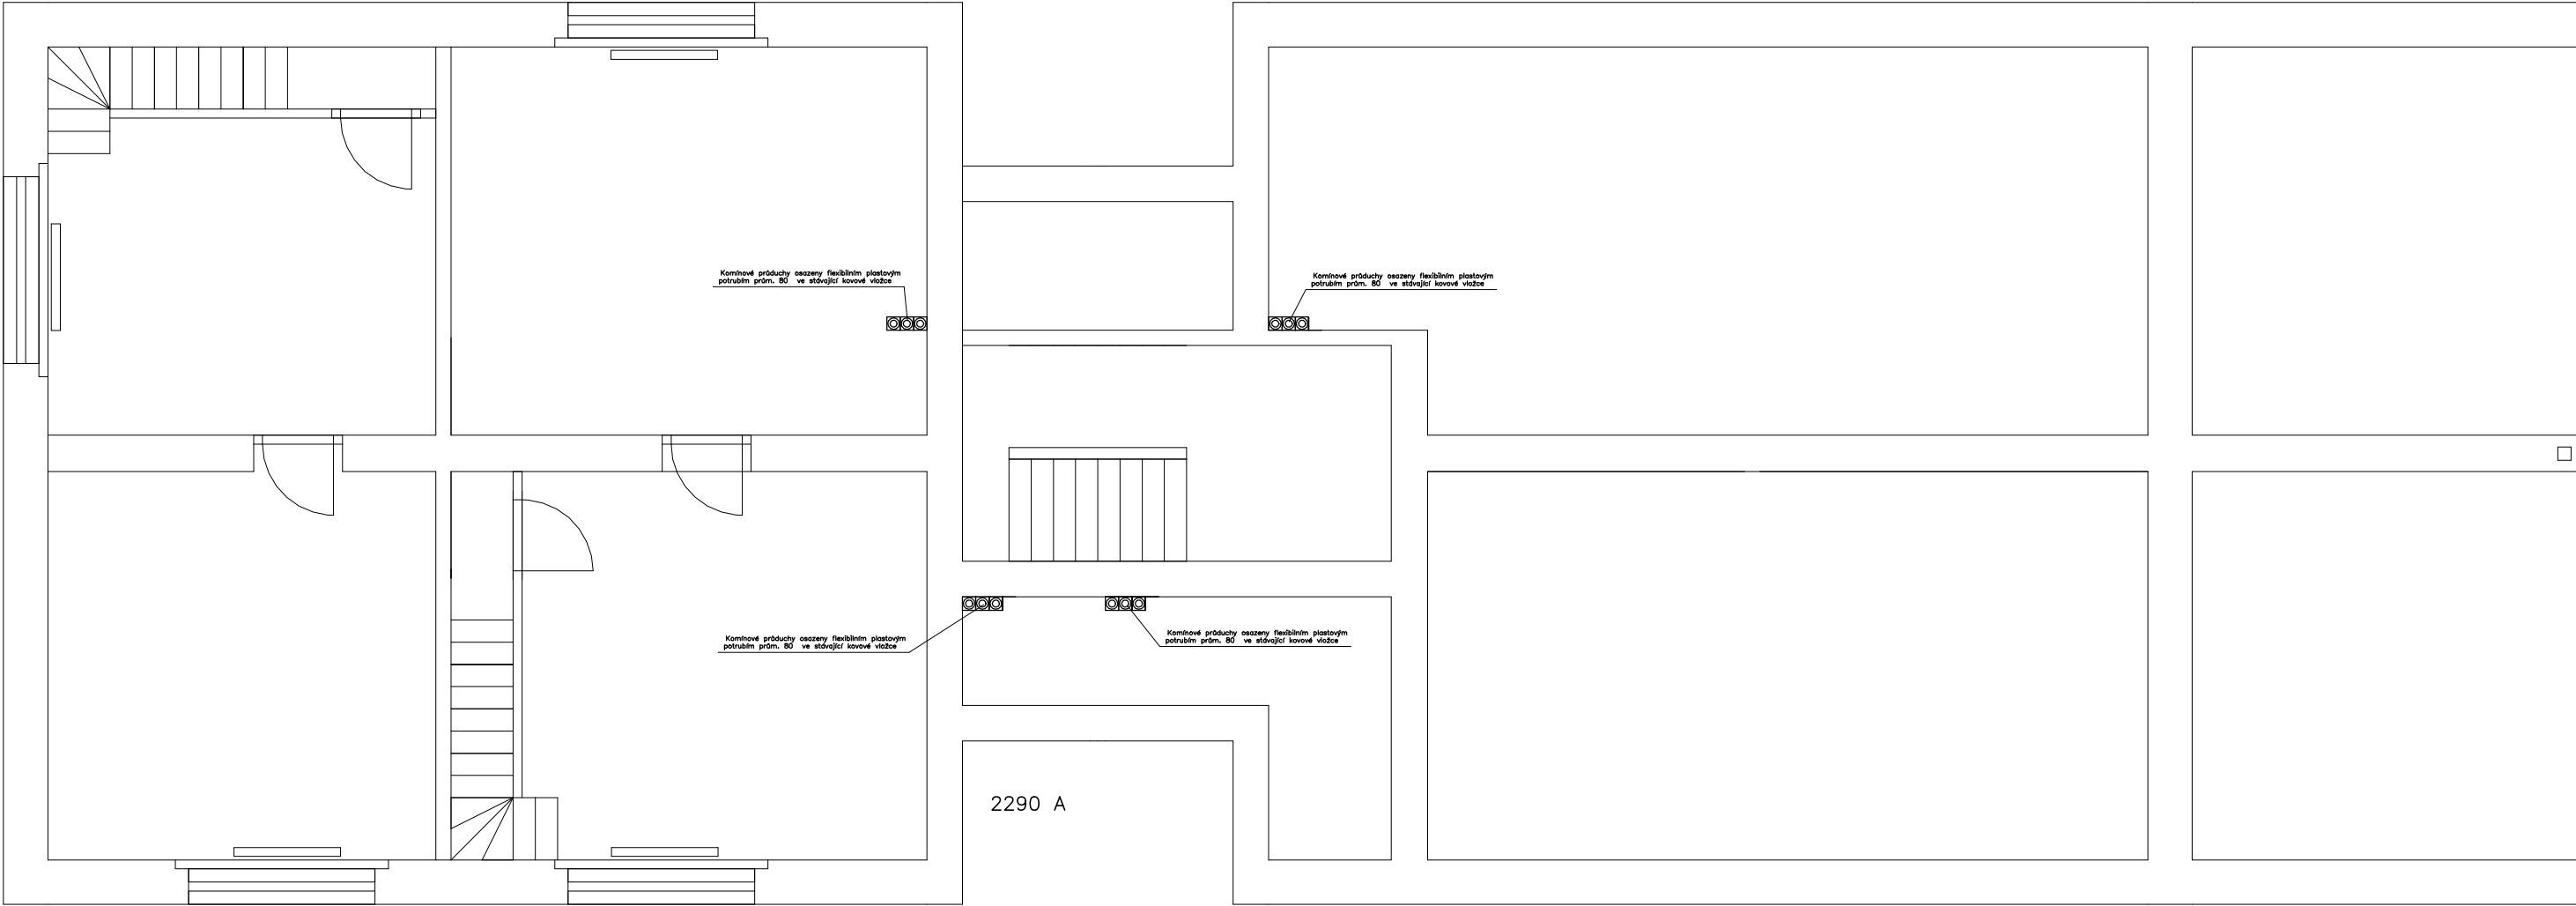

ODVODY SPALIN A PŘÍVODY SPALOVACÍHO VZDUCHU BUDOU ZAKRYTÝ VÝMĚNÍMI
SDK DESKAMI NA OCELOVÉ KONSTRUKCI, NEBO OBEZDĚNÝ PÓROBETONOVÝMI TVÁRNICEMI
MIN. TLOUŠŤKY 50mm.

ODVOD SPALIN BUDE PROVEDEN DLE ČSN 734201.

VYPRACOVAL: Stanislav Koch	ZODP.PROJEKTANT: IČO: 68285736	TECHNICKÁ KONTROLA: David Šašek	<div><div><div></div></div><div><div>UNIPROJEKT</div><div>U TVRZE 1454/2, DĚČÍN VI.</div><div>TELEFON: 776250848</div><div>e-mail: ak-uniprojekt@email.cz</div><div>internet: www.ak-uniprojekt.cz</div></div></div>	
INVESTOR: Město Varnsdorf, Nám E. Beneše 470, Varnsdorf			FORMÁT:	2/A4
TECHNICKÉ ŘEŠENÍ VÝMĚNY PLYNOVÝCH KOTLŮ V OBJEKTU PRAŠNÁ 2290 A,B,C, k.ú. VARNSDORF			DATUM:	07/2021
			ÚČEL:	TŘ
			Č.ZAK:	D1704/2021
			Č.ARCH:	D1704
2290 A – PŮDORYS 4.N.P.			MĚŘÍTKO: 1:75	Č.VÝKRESU: 8