



PŮDORYS PARAPETEM 1:25

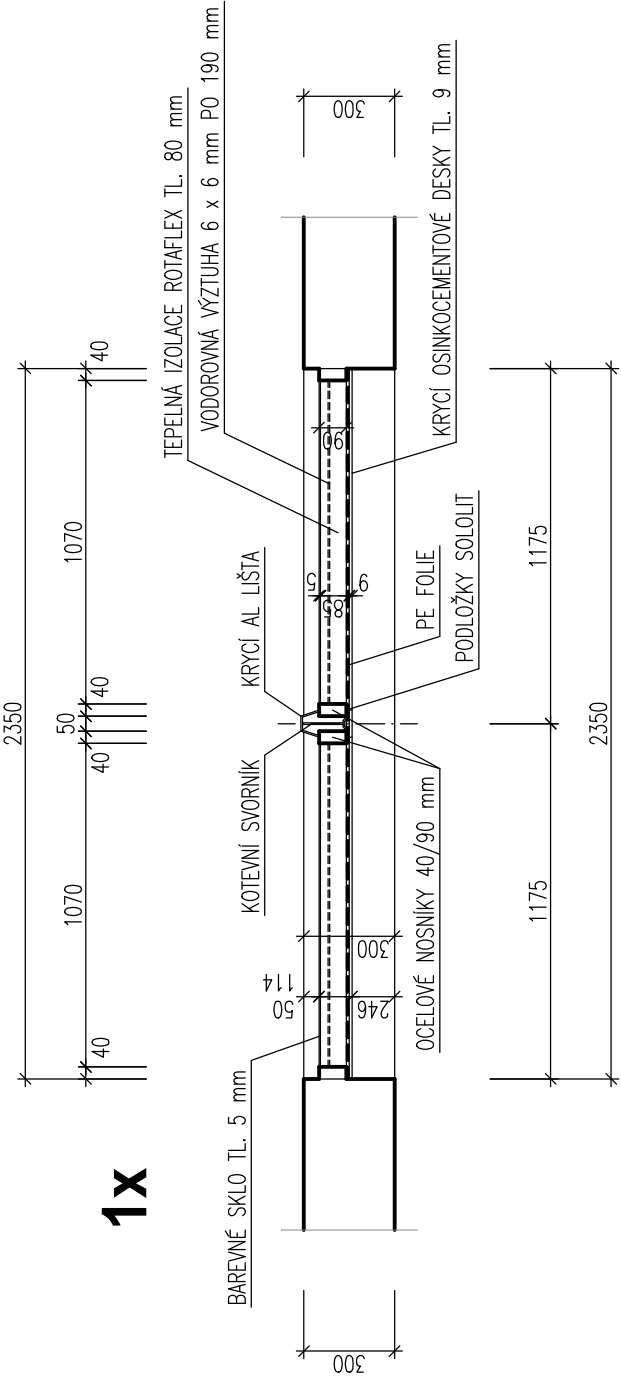

PŮDORYS OKNEM 1:25

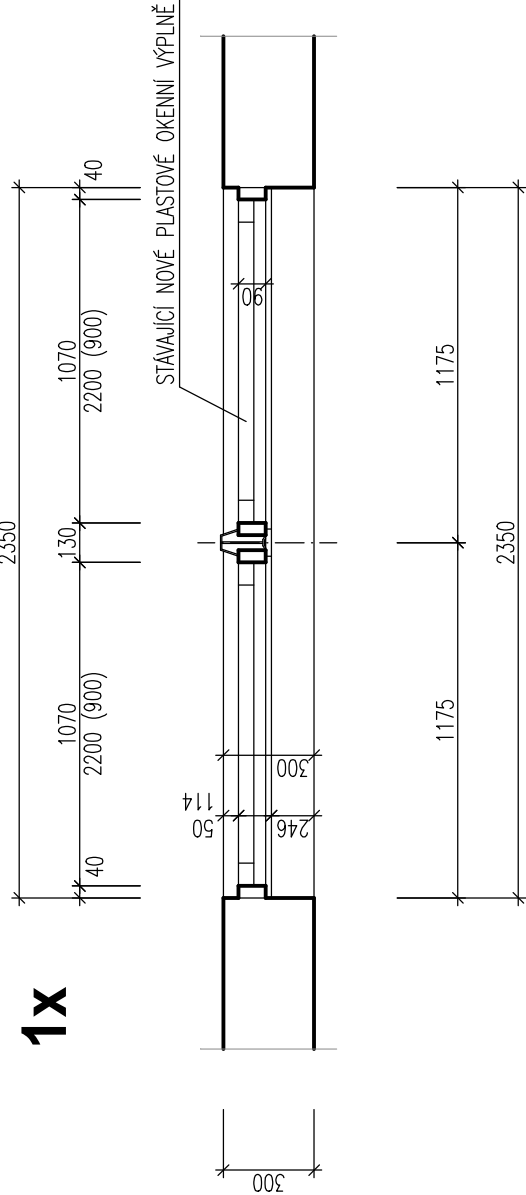

SEKCE 3 - 7x

INVESTOR: MĚSTO VARNSDORF NÁM. E. BENEŠE 470 407 47 VARNSDORF  ZÁSTUPCE INVESTORA:	GENERÁLNÍ PROJEKTANT: <b>ProProjekt</b> 10		ProProjekt s.r.o. Komenského 1173 408 01 Rumburk T: 412 332 317 projekce@proprojekt.cz	
	PROJEKTOVÁNÍ STAVEB ■ INŽENÝRSKÁ ČINNOST ■ DOZOROVÁNÍ STAVEB www.proprojekt.cz		»	
MÍSTO: ST.P.Č.K. 41, NÁM. E. BENEŠE, K.Ú. A OBEC VARNSDORF  STAVBA: VÝMĚNA MIV VE ŠKOLNÍ JÍDELNĚ NÁMĚSTÍ E. BENEŠE Č.P. 2926 VE VARNSDORFU	PROJEKTANT ČÁSTI:		AUTORIZACE:	
	ZODP. PROJEKTANT: PAVEL HRUŠKA	VYPRACOVAL: PAVEL HRUŠKA		
PROJEKTOVÁ ČÁST: D.1.1. ARCHITEKTONICKO-STAVEBNÍ ŘEŠENÍ  VÝKRES: PŮDORYS - SEKCE 3 - STÁVAJÍCÍ STAV	DATUM: 10/2020	ČÍSLO ZAKÁZKY: 2020947		
	FORMÁT: 2 x A4	STUPEŇ PD: SP	PARÉ:	
	ČÍSLO VÝKRESU: b.1.3	MĚŘÍTKO: 1:25		