

362/2

5492/13

5492/1



5492/12

716300

955225

Seznam svítidel (Plocha 1)								
Index	Výrobce	Název výrobku	Číslo výrobku	Osazení	Světelný tok	Číselná údržba	Instalovaný příkon	Počet
1	Lamberg	XTB 2 C27-0400-S3		1x	3031 lm	0.80	19 W	3
2	Lamberg	XIS 3 C27-0600-S18		1x	6690 lm	0.80	45 W	
3	Lamberg	XTB 1 C27-0400-S14		1x	1516 lm	0.80	10 W	4


#	Jméno	Parametr	Min	Max	Průměr	Min/střední	Min/Max
1	Výpočtová plocha parkoviště	Svislá intenzita osvětlení	3.40 lx	29.2 lx	12.4 lx	0.27	0.12
2	Výpočtová plocha chodníku	Svislá intenzita osvětlení	2.08 lx	9.76 lx	5.82 lx	0.36	0.21

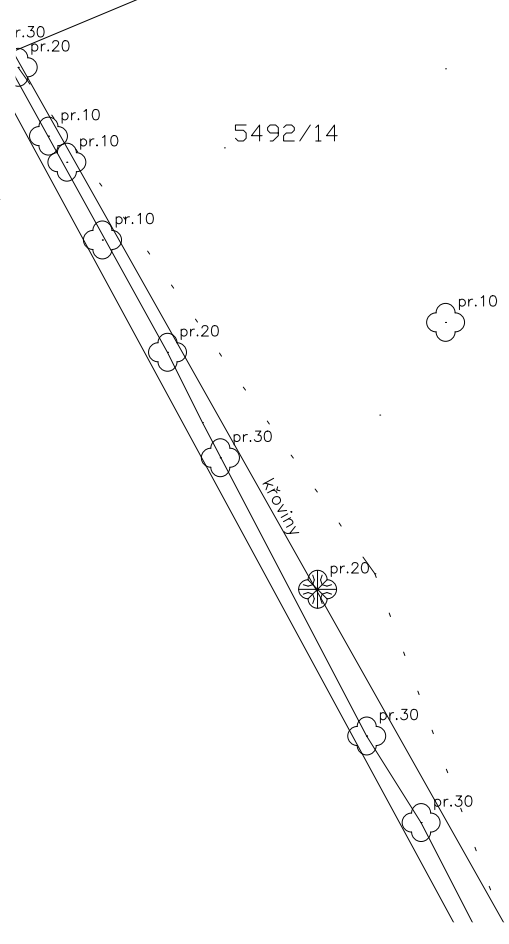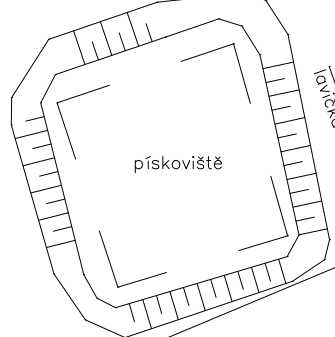

LEGENDA:

- PVC AROT110 /AROT 160
- NOVÉ SVÍTIDLO VOS, Lamberg, typ.č.1
- XTB 2 C27-0400-S3, 1x19W, OSAZENÉ NA POZINKOVANÉM BEZPATICOVÉM STOŽÁŘU 6m
- NOVÉ SVÍTIDLO VOS, Lamberg, typ.č.2
- XIS 3 C27-0600-S18, 1x45W, OSAZENÉ NA POZINKOVANÉM BEZPATICOVÉM STOŽÁŘU 7m+VÝLOŽNÍK 1m
- NOVÉ SVÍTIDLO VOS, Lamberg, typ.č.3
- XTB 1 C27-0400-S14, 1x10W, OSAZENÉ NA POZINKOVANÉM BEZPATICOVÉM STOŽÁŘU 6m
- STÁVAJÍCÍ SVÍTIDLO VEŘEJNÉHO OSVĚTLENÍ
- NOVÝ SILOVÝ KABEL PRO VOS, CYKY 4Jx10mm2 + FeZn DRÁT 10mm

VZOROVÉ ŘEZY/exemplary cuts

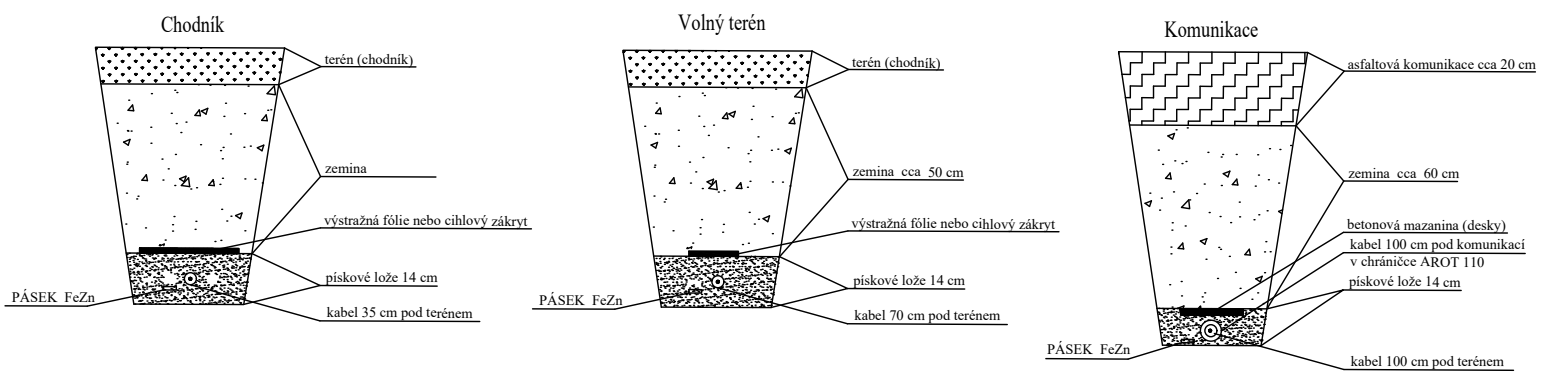

Kontroloval	Petr Aschenbrenner	PROJEKTY - ELEKTRO Petr Aschenbrenner ČKAIT autorizační číslo 0008762 Liblice 242 282 01 Český Brod aschenbr@seznam.cz	
vypracoval	Petr Aschenbrenner		
objednatel zakázky	město Varnsdorf		
název zakázky	Osvětlení chodníku a parkoviště parkoviště v ul. Karlova, k.ú. Varnsdorf		stupeň PD DÚSP/PDPS
profese	SO 401 - ELEKTROINSTALACE - VOS		datum 03/2023
výkres	Situace rozvodů - VOS		formát A2
		měřítko 1:200	číslo výkresu D2 - 02