


betonový základ pro stožáry
do výšky 12 m
(platí pro průměr stožáru asi 220 mm)

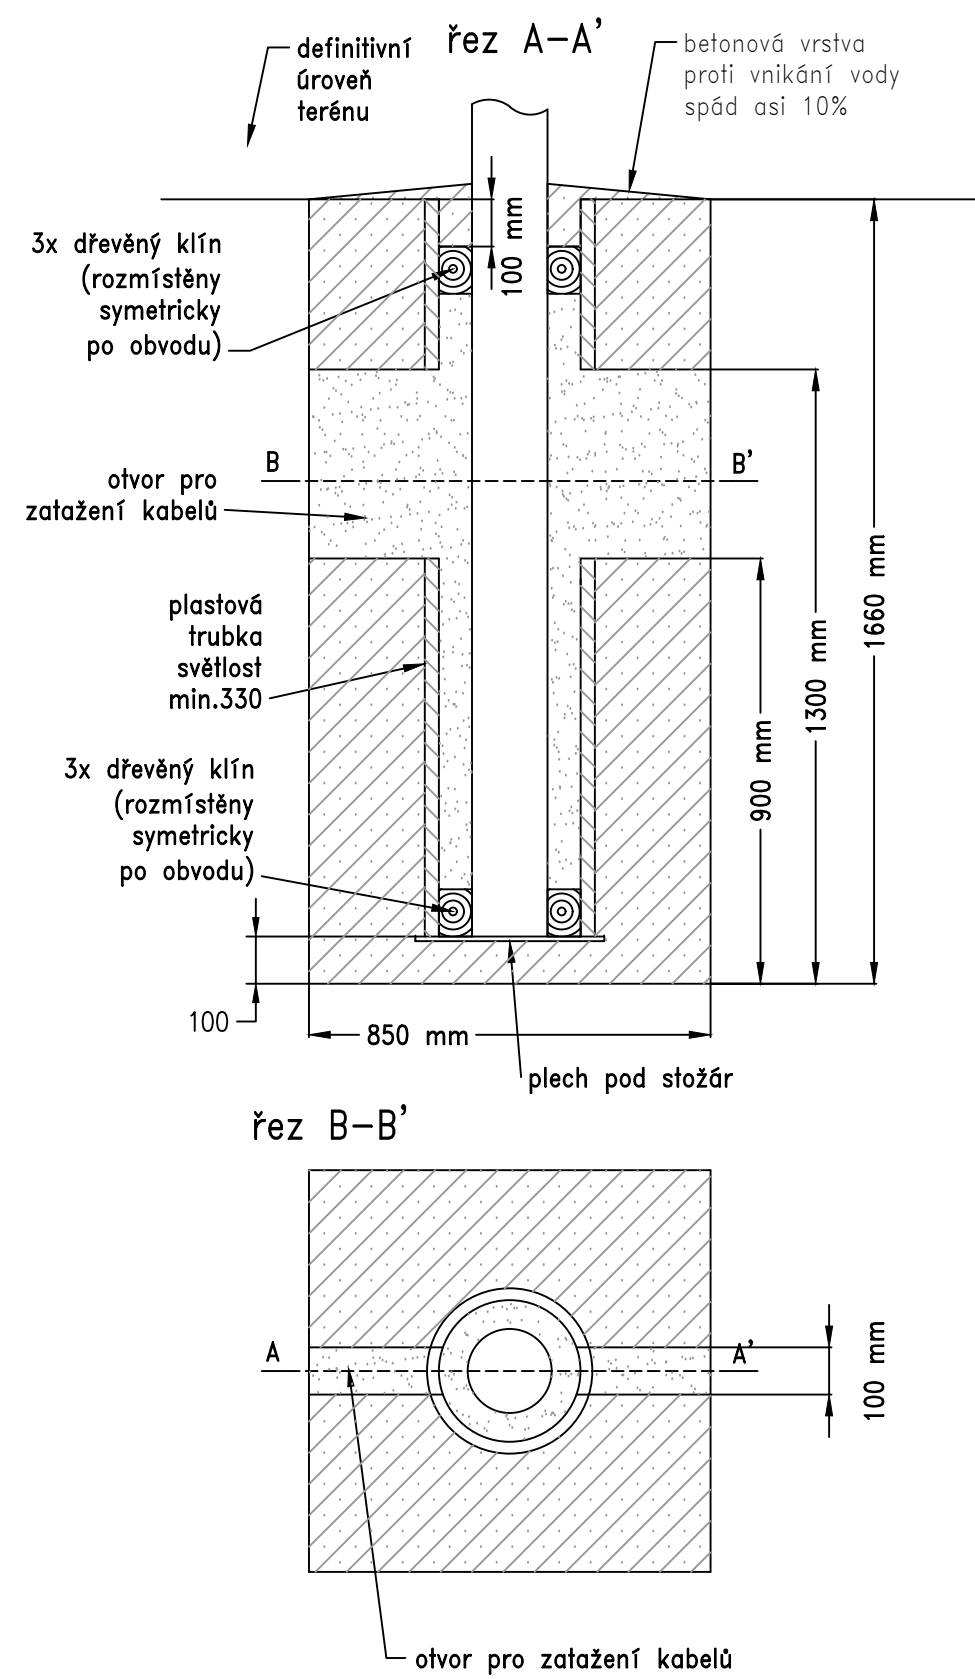

Kontroloval	Petr Aschenbrenner	PROJEKTY - ELEKTRO Petr Aschenbrenner ČKAIT autorizační číslo 0008762 Liblice 242 282 01 Český Brod aschenbr@seznam.cz	
vypracoval	Petr Aschenbrenner		
objednatel zakázky			
město Varnsdorf			
název zakázky		stupeň PD	DÚSP/PDPS
Osvětlení chodníku a parkoviště parkoviště v ul. Karlova, k.ú. Varnsdorf		datum	06/2023
profese	SO 401 - ELEKTROINSTALACE - VOS	formát	A3 měřítko 1:16
výkres	ZÁKLAD PRO STOŽÁR VOS	paré	číslo výkresu D2 - 03