


PŮDORYS 1.N.P. - STÁVAJÍCÍ STAV 1:50

SOCIÁLNÍ ZAŘÍZENÍ 2

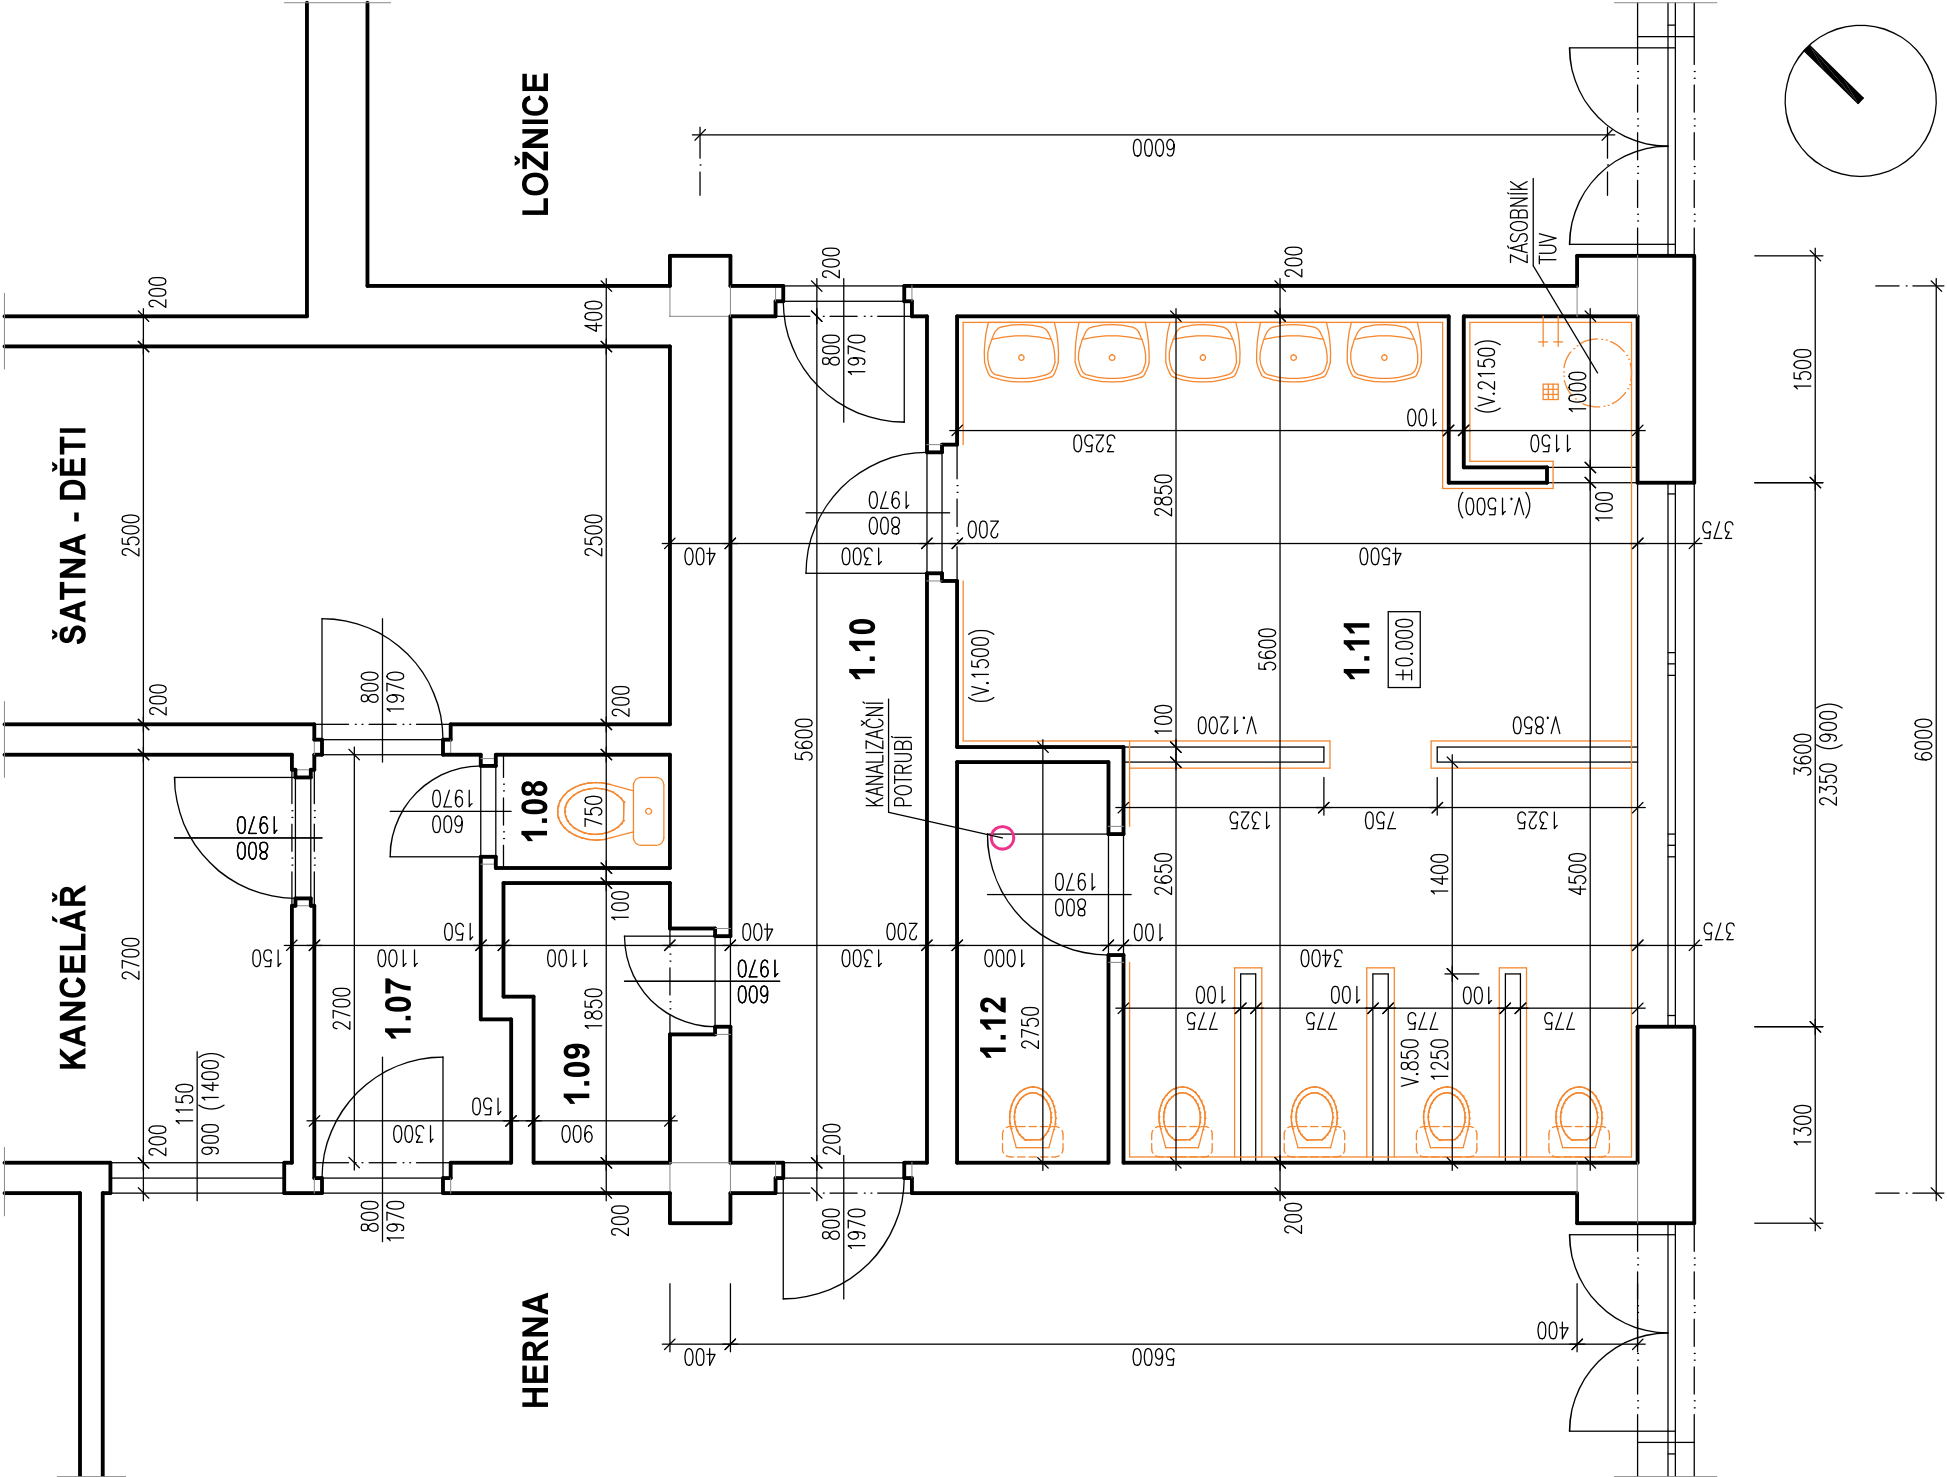


TABULKA MÍSTNOSTÍ

OZN.	NÁZEV MÍSTNOSTI	PLOCHA – m2	S.V. – m	PODLAHA
1.07	CHODBA	3.16	3.25	PVC
1.08	WC – UČITELKY	0.86	3.25	PVC
1.09	PŘÍRUČNÍ SKLAD	1.82	3.25	PVC
1.10	CHODBA	7.28	3.25	PVC
1.11	SOCIÁLNÍ ZAŘÍZENÍ – DĚTI	22.18	3.25	KERAMICKÁ DLAŽBA
1.12	WC – DĚTI	2.65	3.25	PVC

LEGENDA MATERIÁLŮ



SOCIÁLNÍ ZAŘÍZENÍ 2

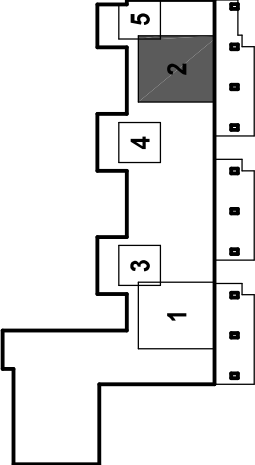

INVESTOR:
MĚSTO VARNSDORF
NÁM. E. BENEŠE 470
407 47 VARNSDORF

ZÁSTUPCE INVESTORA:
JANA PUSCHOVÁ

GENERÁLNÍ PROJEKTANT:
ProProjekt
10

ProProjekt s.r.o.
Komenského 1173
408 01 Rumburk
T: 412 332 317
projekce@proprojekt.cz

PROJEKTOVÁNÍ STAVEB ■ INŽENÝRSKÁ ČINNOST ■ DOZOROVÁNÍ STAVEB
www.proprojekt.cz

»

MÍSTO:
ST.P.Č.K. 2692/118, UL. KŘÍŽÍKOVA, K.Ú. A OBEC VARNSDORF

STAVBA:
REKONSTRUKCE SOCIÁLNÍHO ZAŘÍZENÍ V OBJEKTU
Č.P. 2757 - MŠ KŘÍŽÍKOVA VE VARNSDORFU

PROJEKTOVÁ ČÁST:
D.1.1. ARCHITEKTONICKO-STAVEBNÍ ŘEŠENÍ

VÝKRES:
PŮDORYS 1.N.P. - STÁVAJÍCÍ STAV

PROJEKTANT ČÁSTI:	AUTORIZACE:
ZODP. PROJEKTANT: PAVEL HRUŠKA	VYPRACOVAL: PAVEL HRUŠKA
DATUM: 4/2021	ČÍSLO ZAKÁZKY: 2021013
FORMÁT: 2 x A4	STUPEŇ PD: SP
ČÍSLO VÝKRESU: b.1.2	MĚŘÍTKO: 1:50

PARÉ: