


PŮDORYS 1.N.P. - SCHÉMA VNITŘNÍ VODOINSTALACE 1:50

SOCIÁLNÍ ZAŘÍZENÍ 1

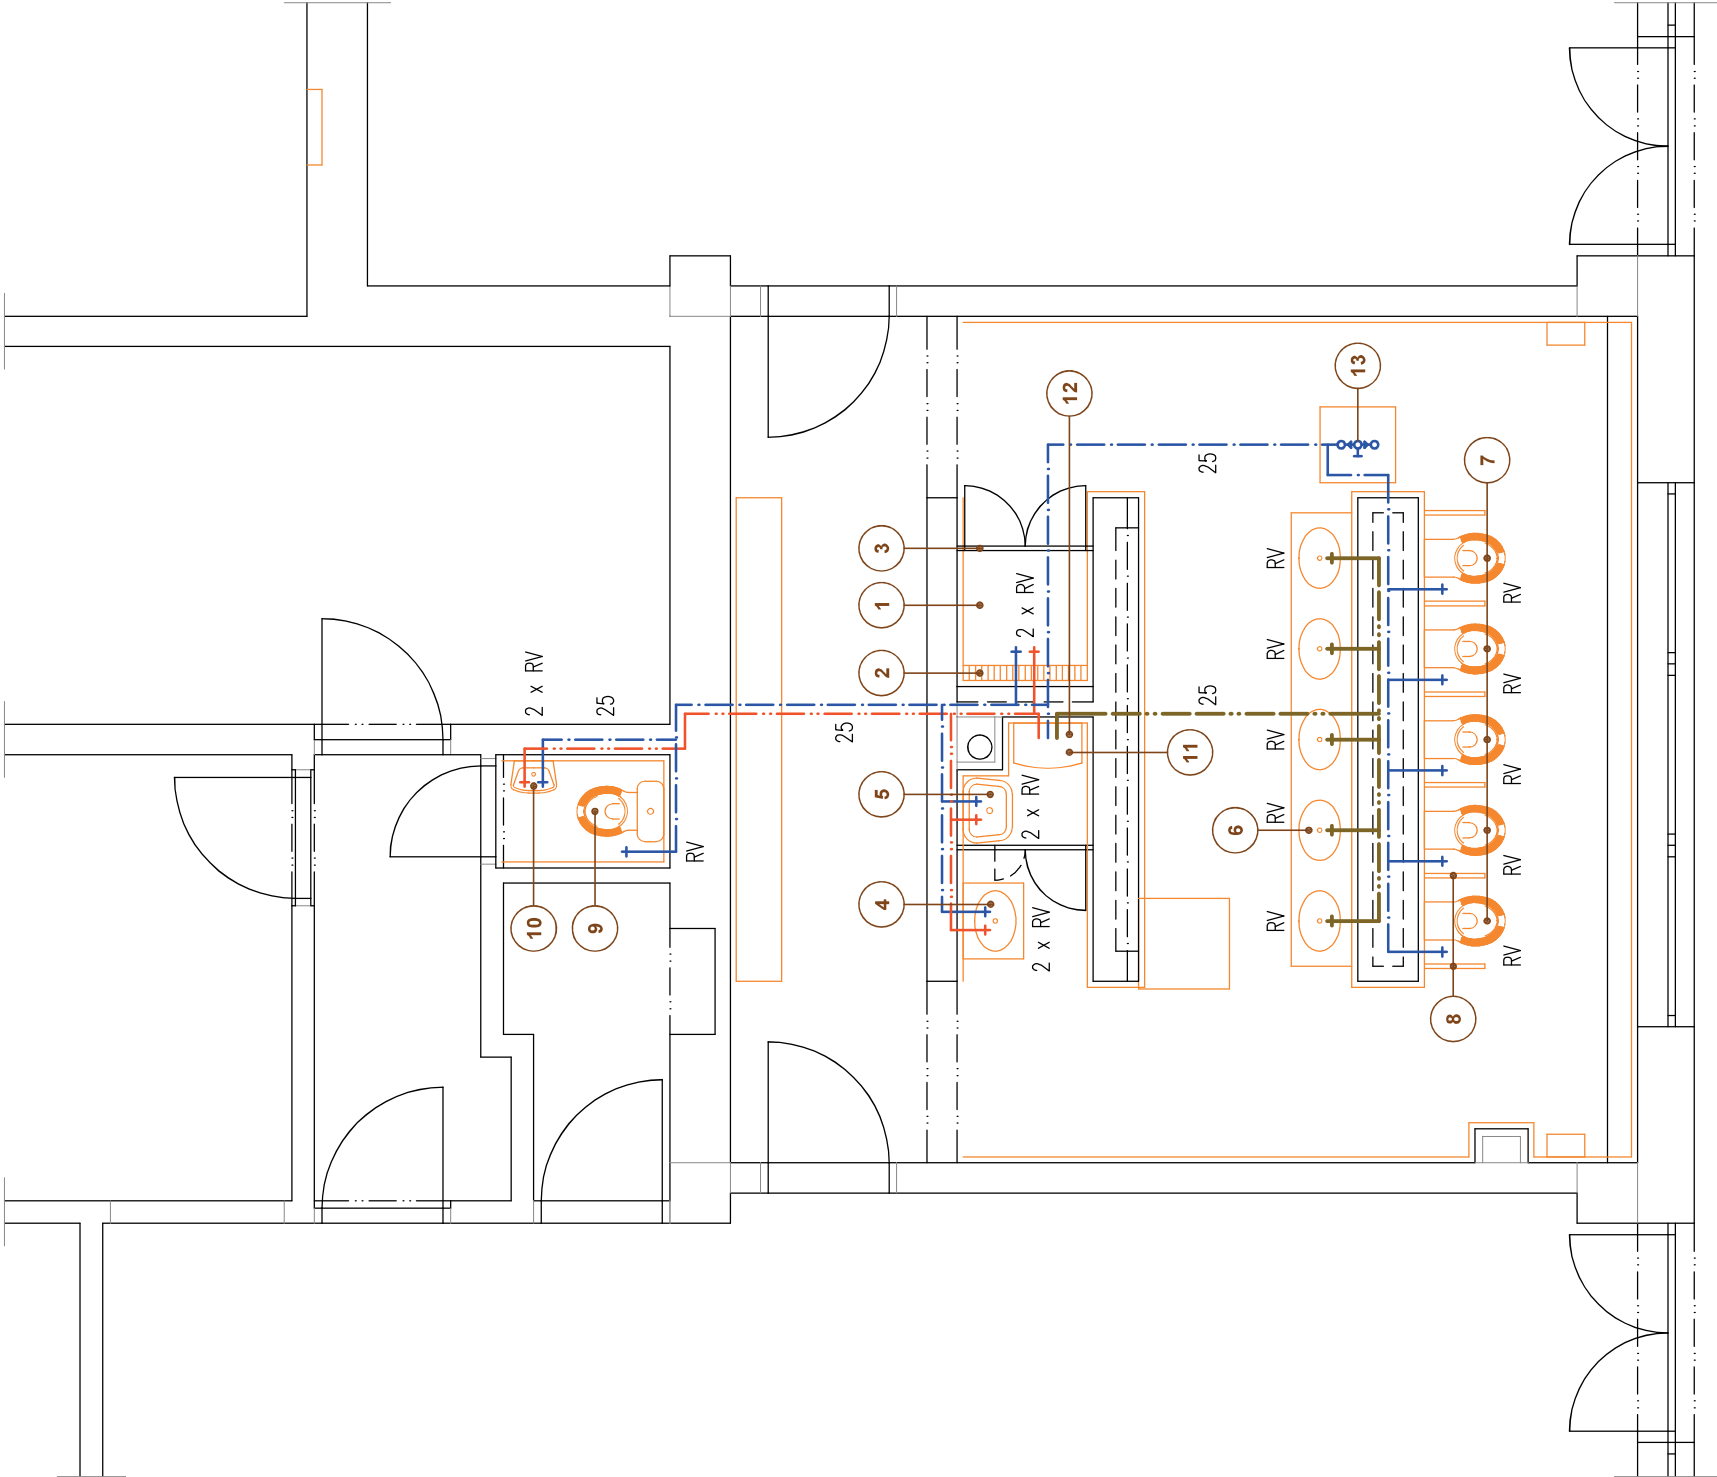

POZNÁMKA

NOVÁ VODOINSTALACE BUDE VEDENA V PODLAŽE, V NOVÝCH ZDĚNÝCH KONSTRUKCÍCH A V DĚLICÍM OSTRŮVKU S UMYVADLY A WC PRO DĚTI

LEGENDA

1	SPRCHOVÝ KOUT 900/900 mm	2	ODTOKOVÁ NEREZOVÁ MŘÍŽKA U SPRCHOVÉHO KOUTU VÝROBCE SCHLUTER-KERDI
3	SPRCHOVÁ DVÍŘKA	4	UMYVADLO VELKÉ JIKA LYRA, OPATŘENÉ ZÁPACHOVOU UZÁVĚRKOU – VÝROBCE JIKA /ROZMĚR cca 400 x 500 mm/
5	VÝLEVKA JIKA LYRA	6	ZÁVĚSNÉ DĚTSKÉ UMYVADLO RENEE-STEP /5 x MYČÍ PROSTOR/ OPATŘENÉ ZÁPACHOVOU UZÁVĚRKOU – VÝROBCE MRAMORIT
7	ZÁVĚSNÉ DĚTSKÉ WC KERAMAG KIND – VÝROBCE KERAMAG, SAMONOSNÁ SPLACHOVACÍ NADRŽKA GEBERIT + TLAČÍTKO SOUČÁSTÍ DODÁVKY BUDE SEDÁTKO S POKLOPEM KERAMAG KIND		
8	KERAMICKÉ ZÁSTĚNY MEZI WC	9	DĚTSKÉ KOMBINAČNÍ WC JIKA LYRA – VÝROBCE JIKA SOUČÁSTÍ DODÁVKY BUDE SEDÁTKO S POKLOPEM JIKA LYRA
10	UMYVADLO MALÉ JIKA LYRA, OPATŘENÉ ZÁPACHOVOU UZÁVĚRKOU – VÝROBCE JIKA	11	ELEKTRICKÝ BOJLER
12	SMĚŠOVACÍ BATERIE SV A TUV	13	UZÁVĚR VODY UMÍSTĚNÝ V PODLAHOVÉ ŠACHTĚ


RV ROHOVÝ VENTIL T 66 G 1/2"

ROZVOD STUDENÉ VODY

ROZVOD TEPLÉ UŽITKOVÉ VODY

TEPLÁ VODA K DĚTSKÝM UMYVADLŮM NAMÍCHÁVÁ POMOCÍ SMĚŠOVAČE

SOCIÁLNÍ ZAŘÍZENÍ 1

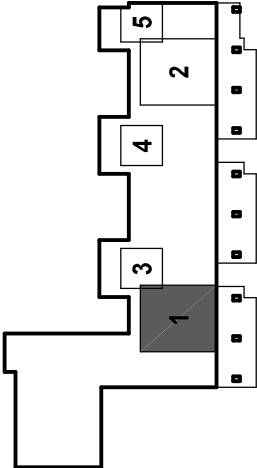

INVESTOR:
MĚSTO VARNSDORF
NÁM. E. BENEŠE 470
407 47 VARNSDORF

ZÁSTUPCE INVESTORA:
JANA PUSCHOVÁ

GENERÁLNÍ PROJEKTANT:
ProProjekt
10

ProProjekt s.r.o.
Komenského 1173
408 01 Rumburk
T: 412 332 317
projekce@proprojekt.cz

PROJEKTOVÁNÍ STAVEB ■ INŽENÝRSKÁ ČINNOST ■ DOZOROVÁNÍ STAVEB
www.proprojekt.cz

»

MÍSTO: ST.P.Č.K. 2692/118, UL. KRŽÍŽKOVA, K.Ú. A OBEC VARNSDORF	PROJEKTANT ČÁSTI:	AUTORIZACE:
STAVBA: REKONSTRUKCE SOCIÁLNÍHO ZAŘÍZENÍ V OBJEKTU Č.P. 2757 - MŠ KRŽÍKOVA VE VARNSDORFU	ZODP. PROJEKTANT: PAVEL HRUŠKA DATUM: 4/2021	VYPRACOVAL: PAVEL HRUŠKA ČÍSLO ZAKÁZKY: 2021013
PROJEKTOVÁ ČÁST: D.1.4. ZDRAVOTNĚ TECHNICKÁ INSTALACE	FORMÁT: 2 x A4	STUPEŇ PD: SP
VÝKRES: SCHÉMA VNITŘNÍ VODOINSTALACE - 1.N.P.	ČÍSLO VÝKRESU: b.3	MĚŘÍTKO: 1:50
PARE:		