


RACK
SLABOPROUD

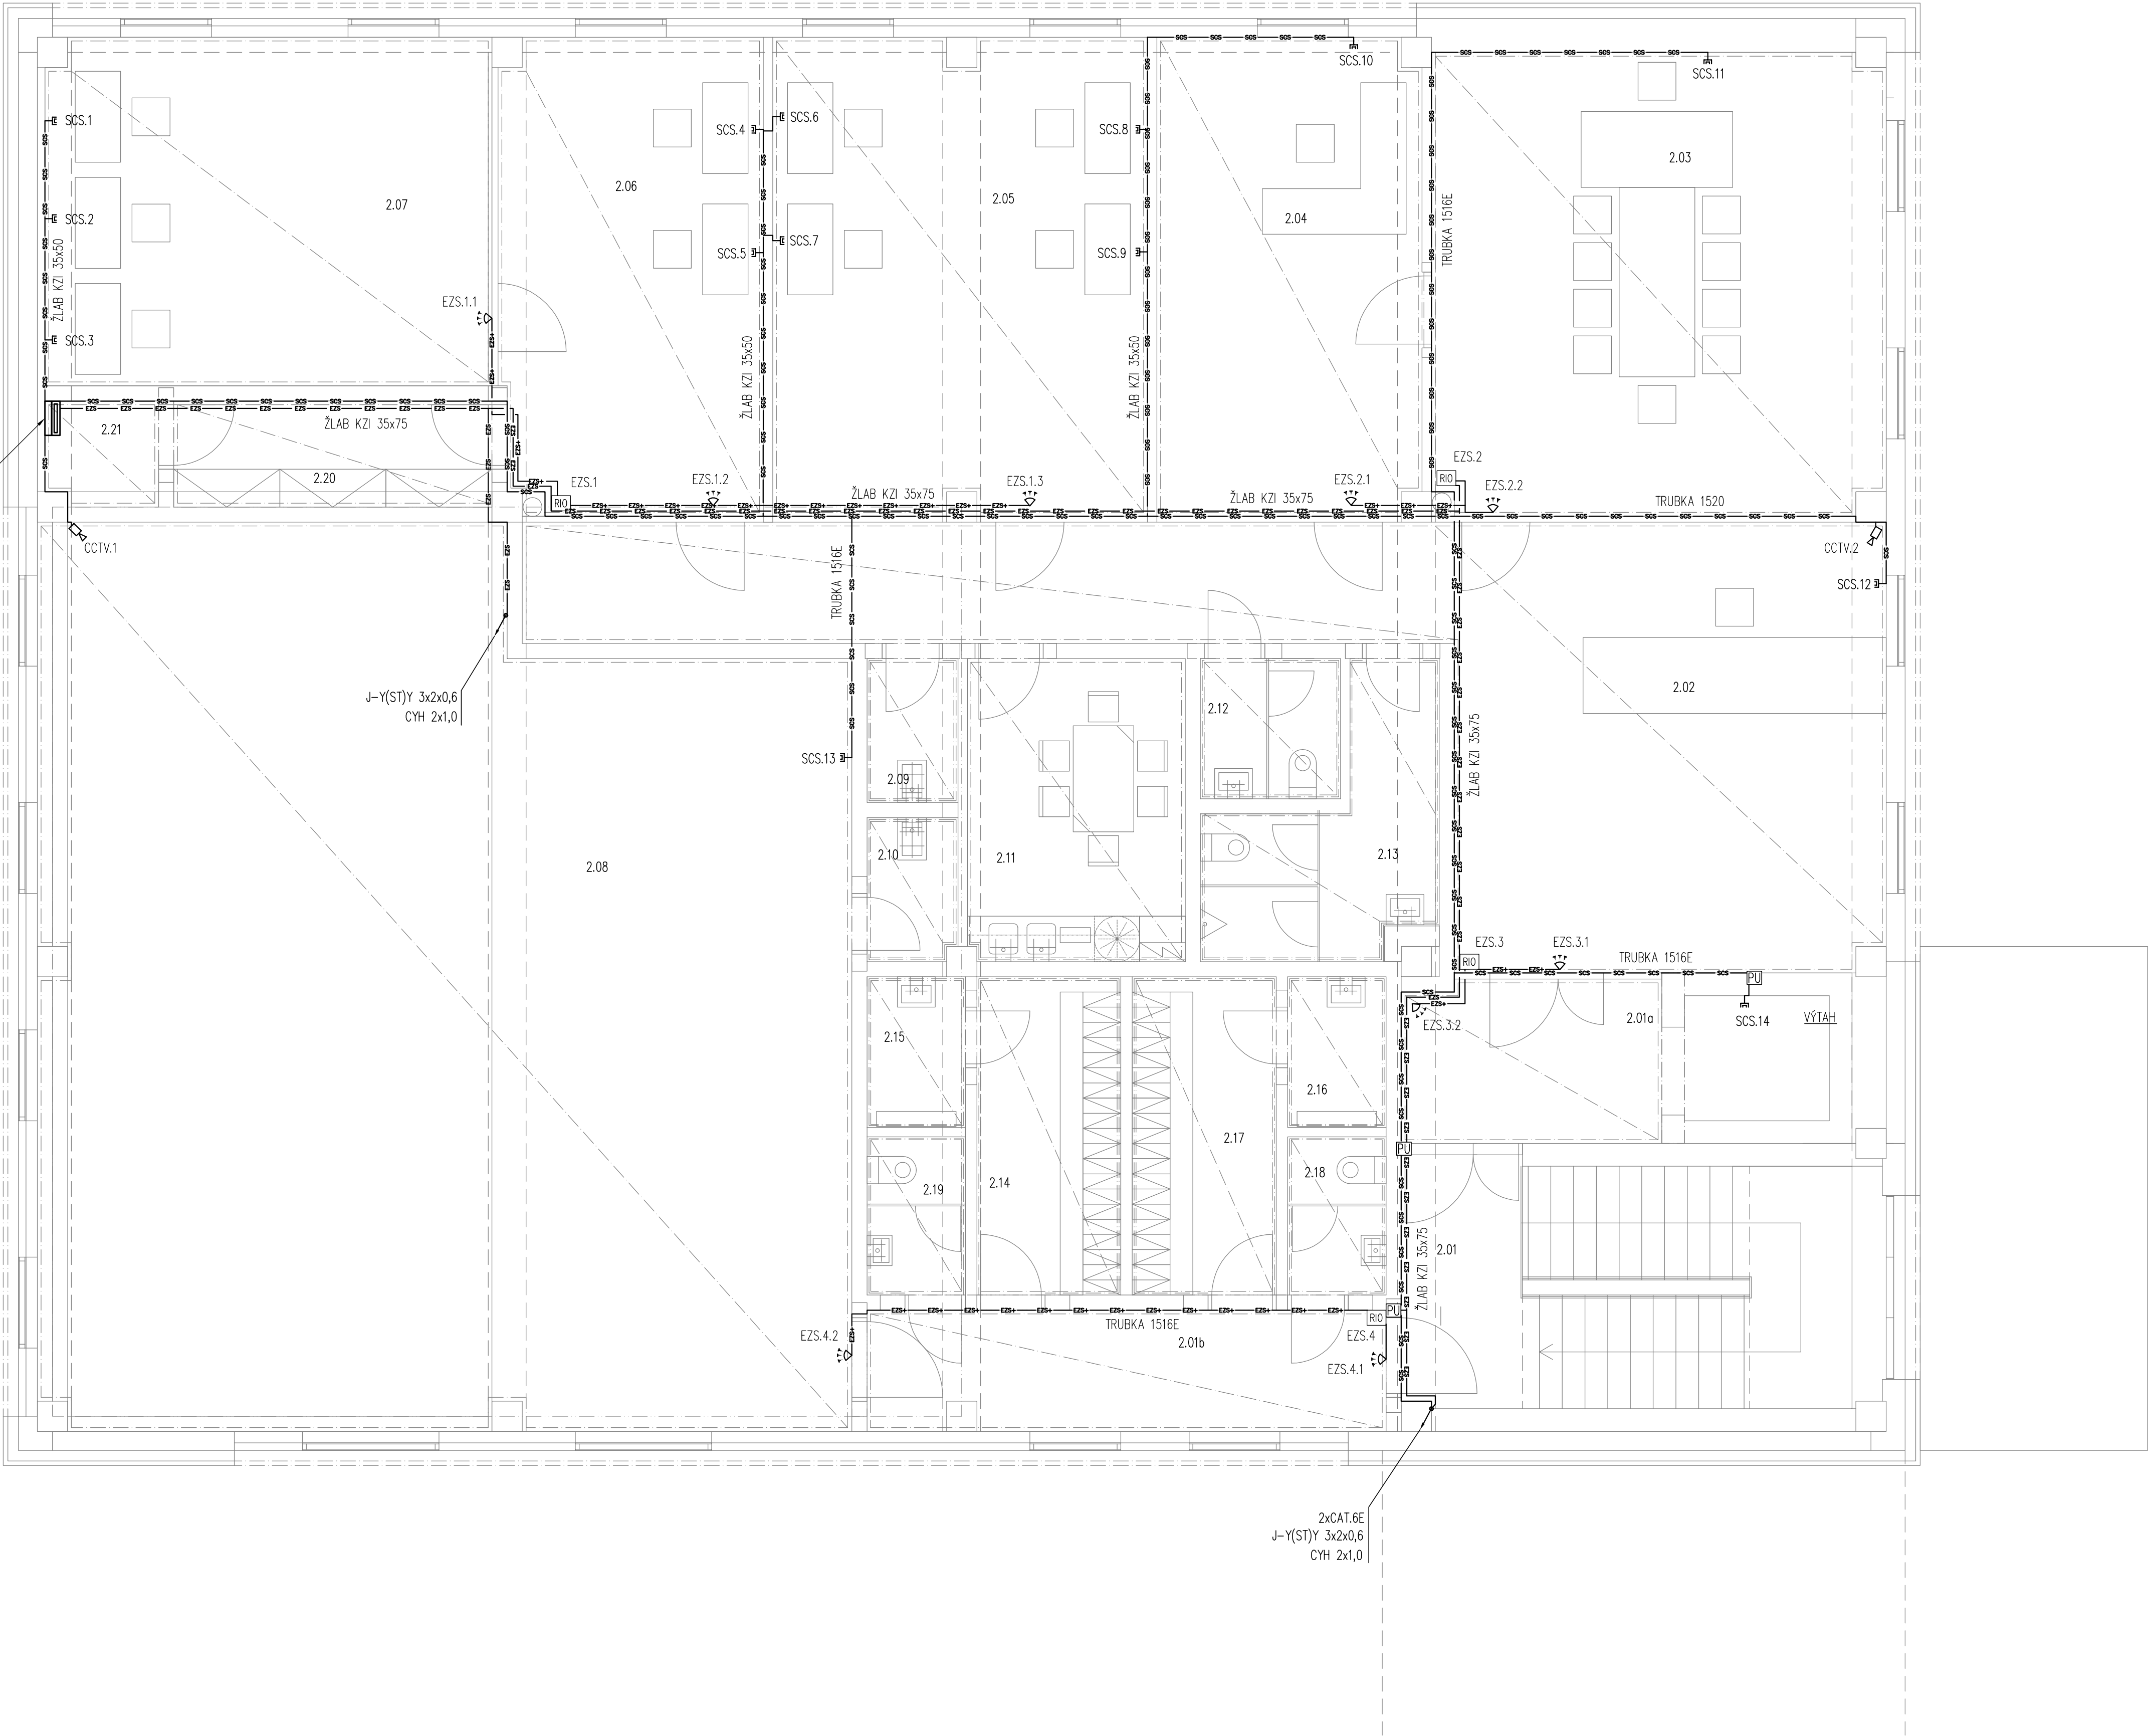


| LEGENDA MÍSTNOSTÍ - 2.NP | | |
|--------------------------|---------------------|-------------|
| Č.M. | NÁZEV MÍSTNOSTI | PLOCHA [m²] |
| 2.01 | SCHODIŠTÉ | 20,49 |
| 2.01a | PŘEDSÍN / VÝTAH | 7,35 |
| 2.01b | CHODBA | 10,96 |
| 2.02 | RECEPCE | 53,60 |
| 2.03 | KANCELÁŘ ŘEDITELE | 36,52 |
| 2.04 | KANCELÁŘ SEKRETÁRKY | 21,92 |
| 2.05 | KANCELÁŘ | 30,96 |
| 2.06 | KANCELÁŘ | 21,72 |
| 2.07 | KANCELÁŘ | 27,02 |
| 2.08 | SÁL | 120,33 |
| 2.09 | ÚKLIDOVÁ KOMORA | 2,28 |
| 2.10 | ÚKLIDOVÁ KOMORA | 2,25 |
| 2.11 | KUCHYŇKA | 11,50 |
| 2.12 | WC ŽENY ZAMĚSTNANCI | 3,24 |
| 2.13 | WC MUŽI ZAMĚSTNANCI | 8,49 |
| 2.14 | ŠATNA MUŽI | 8,00 |
| 2.15 | SPRCHY MUŽI | 2,60 |
| 2.16 | SPRCHY ŽENY | 2,60 |
| 2.17 | ŠATNA ŽENY | 8,00 |
| 2.18 | WC ŽENY | 2,73 |
| 2.19 | WC MUŽI | 2,73 |
| 2.20 | SKLAD | 5,88 |
| 2.21 | SERVER | 2,04 |

| LEGENDA SLABOPROUD: | |
|---------------------|----------------------------|
| | KLÁVESNICE KÓDOVÁ EZS |
| | POHYBOVÉ ČIDLO |
| | MAGNETICKÉ ČIDLO |
| | ROZVADĚČ SLABOPROUDU 19" |
| | ZÁSUVKA DATOVÁ RJ45 CAT.6E |
| | KAMERA DATA IP67 |
| | KAMERA DATA |

| LEGENDA: | |
|----------|---|
| | TRASA DATOVÝCH ROZVODŮ V LÚŠTÁCH/ŽLABECH ... rozvod SKS- kabel UTP cat.6e |
| | TRASA ELEKTRONICKÁ ZABEZPEČOVACÍ SIGNALIZACE ... rozvod EZS – kabel J–Y(ST)Y 3x2x0,6+CYH 2x1,0 |
| | TRASA ELEKTRONICKÁ ZABEZPEČOVACÍ SIGNALIZACE ... rozvod EZS – kabel J–Y(ST)Y 2x2x0,6 |
| | TRASA ROZVODŮ – V TRUBKÁCH Ø20 – Z PODHLEDU DO PODLAHY |

TECHNICKÁ ZPRÁVA JE SOUČÁSTÍ VÝKRESOVÉ DOKUMENTACE.

| | | | | |
|---------------------------|--|--------------|---|----------|
| Investor: | Město Varnsdorf nám E. Beneše 470 Varnsdorf 470 47 | Zpracovatel: |  DIGITRONIC CZ s. r. o. Šimkova 904, 500 03 Hradec Králové www.digitronic.cz, tzb@digitronic.cz | |
| Místo stavby: | ul. Západní 2755, Varnsdorf, 470 47 k.ú.: Varnsdorf (776971) p.č. 2692/120 | | | |
| Vedoucí projektu: | Ing. Jan Dinga | Datum: | 09/2021 | |
| Zodp. projektant: | Ing. Jan Dinga | Stupeň PD: | DPS | |
| Vypracoval: | Ing. Serhii Tomin | Část: | D.1.4.H SLABOPROUD | |
| Alce: | Stavební úpravy objektu č.p. 2755, ul. Západní ve Varnsdorfu | Paré: | Formát: | A1 |
| Obsah: | | | Měřítko: | 1:50 |
| | | | Číslo výkresu: | |
| SLABOPROUD - PŮDORYS 2.NP | | | | D.1.4.H3 |