


PŮDORYS 3.N.P. - NOVÝ STAV 1:50

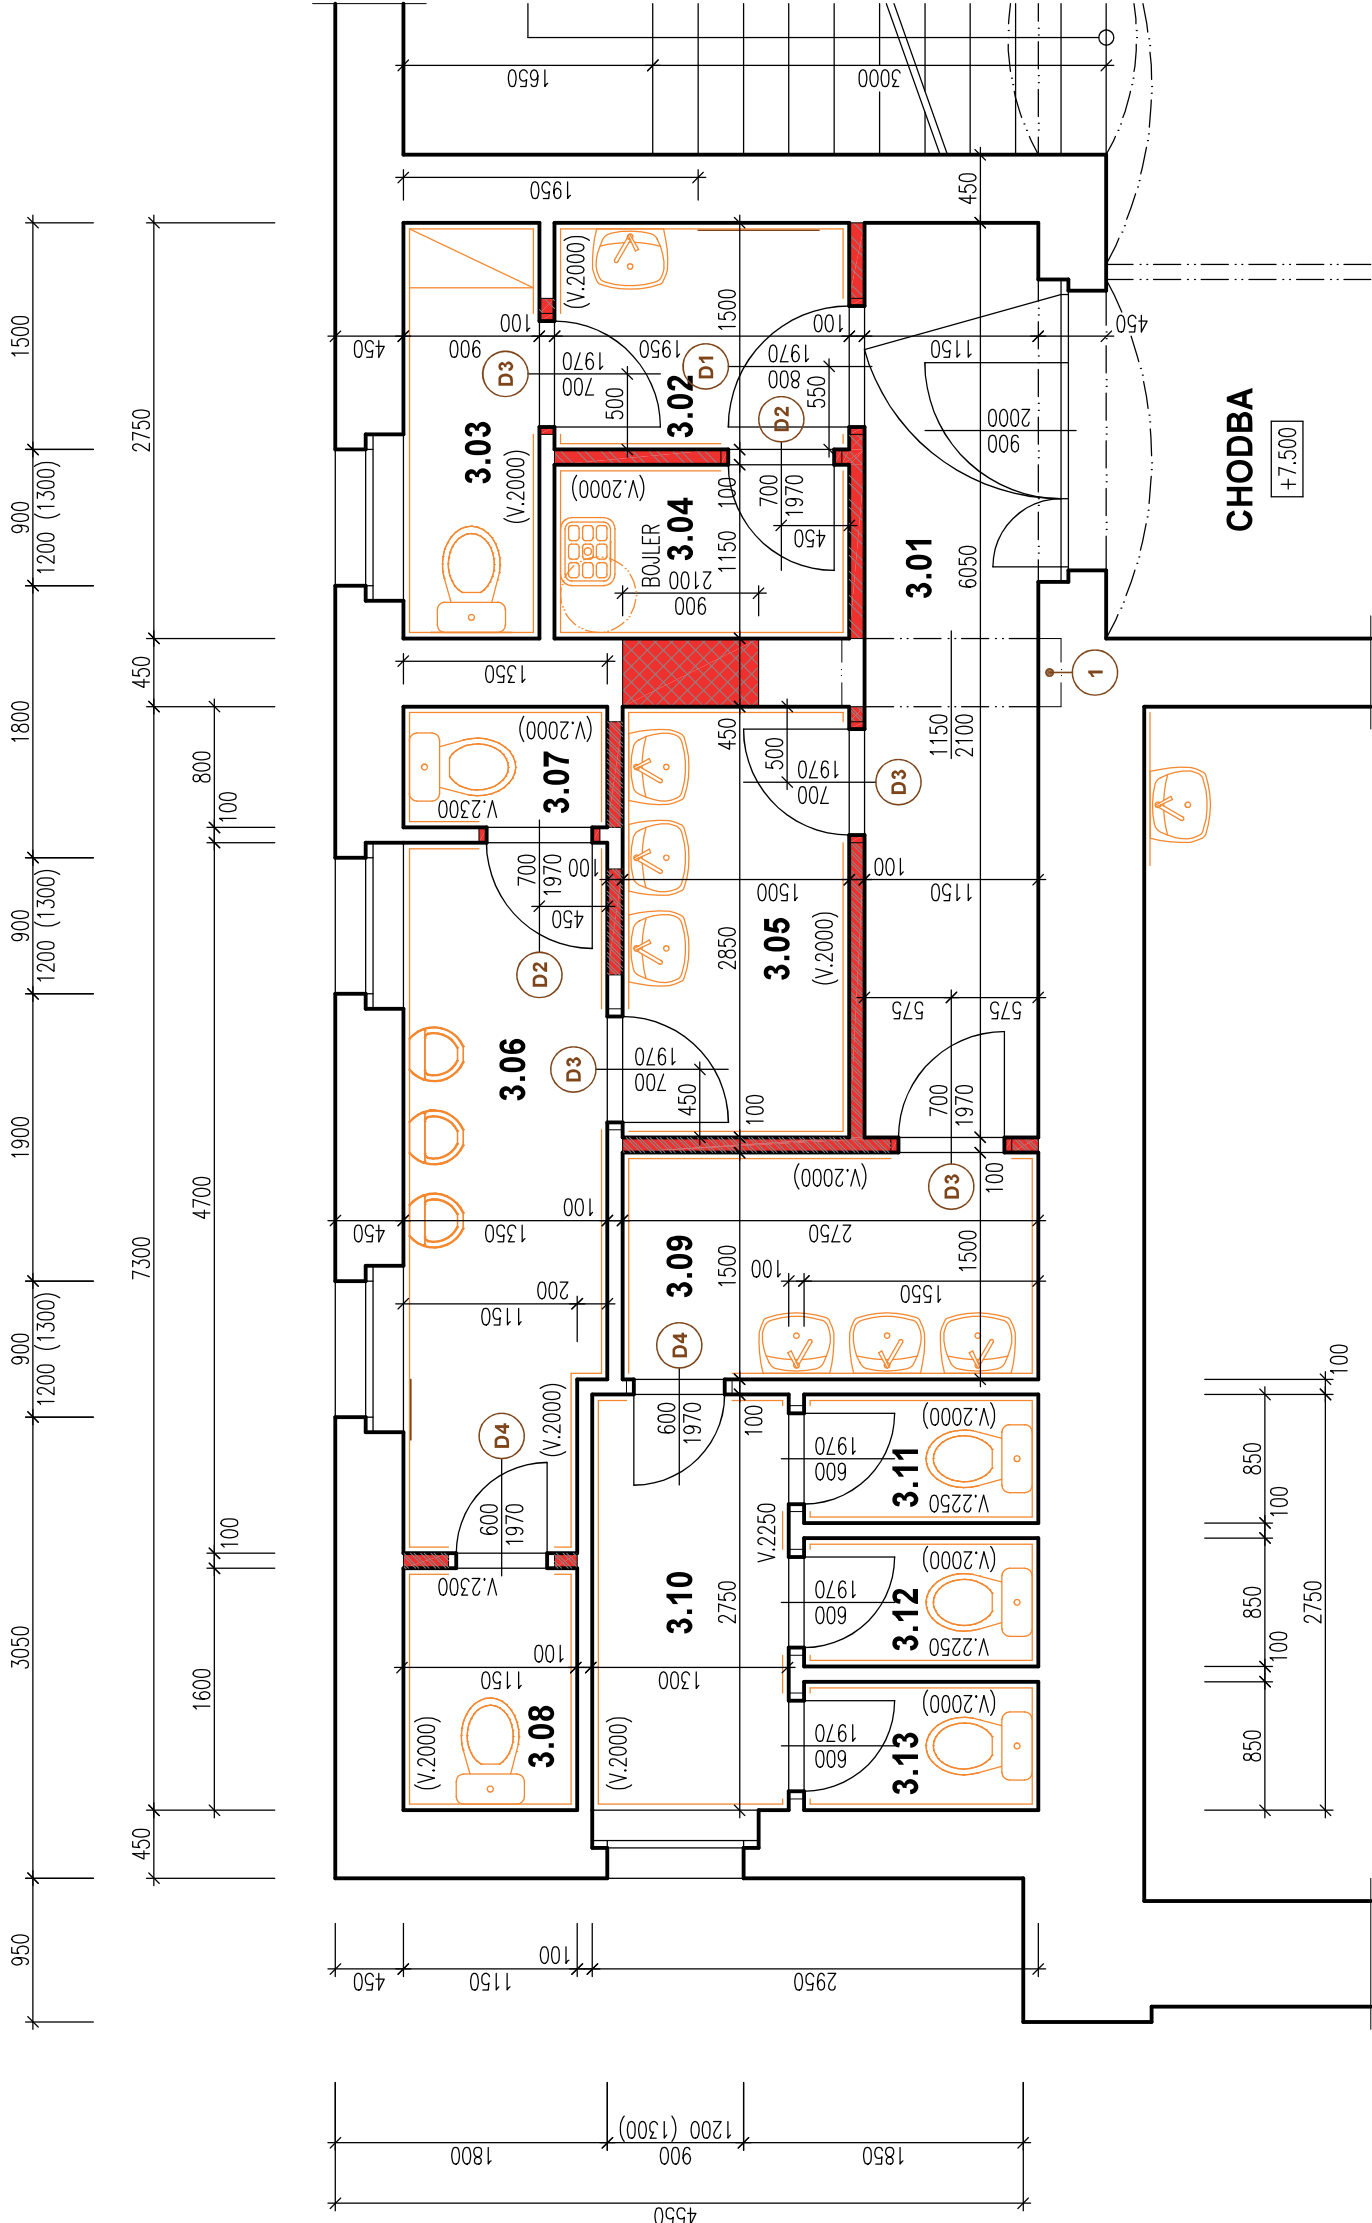

LEGENDA

1	NOVÝ OCELOVÝ PŘEKLAD – 3 x IPE-140, DL. 1500 mm	1 ks	D3	NOVÉ DVEŘE SAPELI – 700/1970 mm, PLNĚ, LEVÉ NOVÉ OCELOVÉ ZÁRUBNĚ	4 ks
D1	NOVÉ DVEŘE SAPELI – 800/1970 mm, PLNĚ, PRAVÉ NOVÉ OCELOVÉ ZÁRUBNĚ	1 ks	D4	NOVÉ DVEŘE SAPELI – 600/1970 mm, PLNĚ, LEVÉ STÁVAJÍCÍ OCELOVÉ ZÁRUBNĚ – BUDOU OPATŘENY NOVÝM OCHRANNÝM NÁTĚREM	2 ks
D2	NOVÉ DVEŘE SAPELI – 700/1970 mm, PLNĚ, PRAVÉ NOVÉ OCELOVÉ ZÁRUBNĚ	2 ks	POZNÁMKA - NOVÝ SDK PODHLED		

V MÍSTNOSTECH Č. 3.01 AŽ 3.09 BUDE ZHOTOVEN NOVÝ SDK PODHLED – DESKY RIGIPS RFI TL. 15 mm
S.V. V MÍSTNOSTECH BUDE 2.60 m. PODHLED BUDE ZATEPLEN MINERÁLNÍ VATOU TL. 240 mm

TABULKA MÍSTNOSTÍ

OZN.	NÁZEV MÍSTNOSTI	PLOCHA – m2	S.V. – m	PODLAHA	POZNÁMKY
3.01	CHODBA	6.96	2.60	KERAMICKÁ DLAŽBA	KERAMICKÝ SKL V. 100 mm
3.02	UMÝVÁRNA – UČITELE	2.93	2.60	KERAMICKÁ DLAŽBA	KERAMICKÝ OBKLAD V. 2000 mm
3.03	WC – UČITELE	2.48	2.60	KERAMICKÁ DLAŽBA	KERAMICKÝ OBKLAD V. 2000 mm
3.04	OKLDOVÁ MÍSTNOST	2.24	2.60	KERAMICKÁ DLAŽBA	KERAMICKÝ OBKLAD V. 2000 mm
3.05	UMÝVÁRNA – CHLAPCI	4.28	2.60	KERAMICKÁ DLAŽBA	KERAMICKÝ OBKLAD V. 2000 mm
3.06	WC PRISOÁRY – CHLAPCI	6.14	2.60	KERAMICKÁ DLAŽBA	KERAMICKÝ OBKLAD V. 2000 mm
3.07	WC – CHLAPCI	1.08	2.60	KERAMICKÁ DLAŽBA	KERAMICKÝ OBKLAD V. 2000 mm
3.08	WC – CHLAPCI	1.84	2.60	KERAMICKÁ DLAŽBA	KERAMICKÝ OBKLAD V. 2000 mm
3.09	UMÝVÁRNA – DĚVČY	4.13	2.60	KERAMICKÁ DLAŽBA	KERAMICKÝ OBKLAD V. 2000 mm
3.10	PŘEDSÍŇ – DĚVČY	3.58	2.80	KERAMICKÁ DLAŽBA	KERAMICKÝ OBKLAD V. 2000 mm
3.11	WC – DĚVČY	1.32	2.80	KERAMICKÁ DLAŽBA	KERAMICKÝ OBKLAD V. 2000 mm
3.12	WC – DĚVČY	1.32	2.80	KERAMICKÁ DLAŽBA	KERAMICKÝ OBKLAD V. 2000 mm
3.13	WC – DĚVČY	1.32	2.80	KERAMICKÁ DLAŽBA	KERAMICKÝ OBKLAD V. 2000 mm
CELKOVÁ PODLAHOVÁ PLOCHA SOCIÁLNÍHO ZAŘÍZENÍ VE 3.N.P. – 39.60 m2					

LEGENDA MATERIÁLŮ

	STÁVAJÍCÍ KONSTRUKCE
	NOVÉ PŘÍČKY A ZAZDÍVKY STÁVAJÍCÍCH PŘÍČEK Z TVAROVEK YTONG TL. 100 mm
	ZAZDÍVKA STAVEBNÍHO OTVORU Z CHEL PLNÝCH 65/140/290 mm NA TL. ZDVA 450 mm

INVESTOR: MĚSTO VARNSDORF NÁM. E. BENEŠE 470 407 47 VARNSDORF		GENERÁLNÍ PROJEKTANT: <div>ProProjekt</div> <div>10 LET VARNSDORF</div>		ProProjekt s.r.o. Komenského 1173 408 01 Rumburk T: 412 332 317 projice@proprojekt.cz	
ZÁSTUPCE INVESTORA: JANA PUSCHOVÁ		PROJEKTOVÁNÍ STAVEB ■ INŽENÝRSKÁ ČINNOST ■ DOZOROVÁNÍ STAVEB www.proprojekt.cz		AUTORIZACE:	
MÍSTO: ST.P.Č.K. 2011, K.Ú. A OBEC VARNSDORF		PROJEKTANT ČÁSTI:			
STAVBA:					
REKONSTRUKCE SOCIÁLNÍHO ZAŘÍZENÍ VE 3.N.P. ZŠ A MŠ BRATISLAVSKÁ VE VARNSDORFU		ZODP. PROJEKTANT: PAVEL HRUŠKA	VYPRACOVAL: PAVEL HRUŠKA		
		DATUM: 8/2025	ČÍSLO ZNÁZKY: 2025075H		
		FORMÁT: 3 x A4	STUPEŇ PD: SP	PARE:	
		ČÍSLO VÝKRESU: b.3	MĚŘÍTKO: 1:50		