


PŮDORYS 1.N.P. - SCHÉMA VNITŘNÍ KANALIZACE 1:50

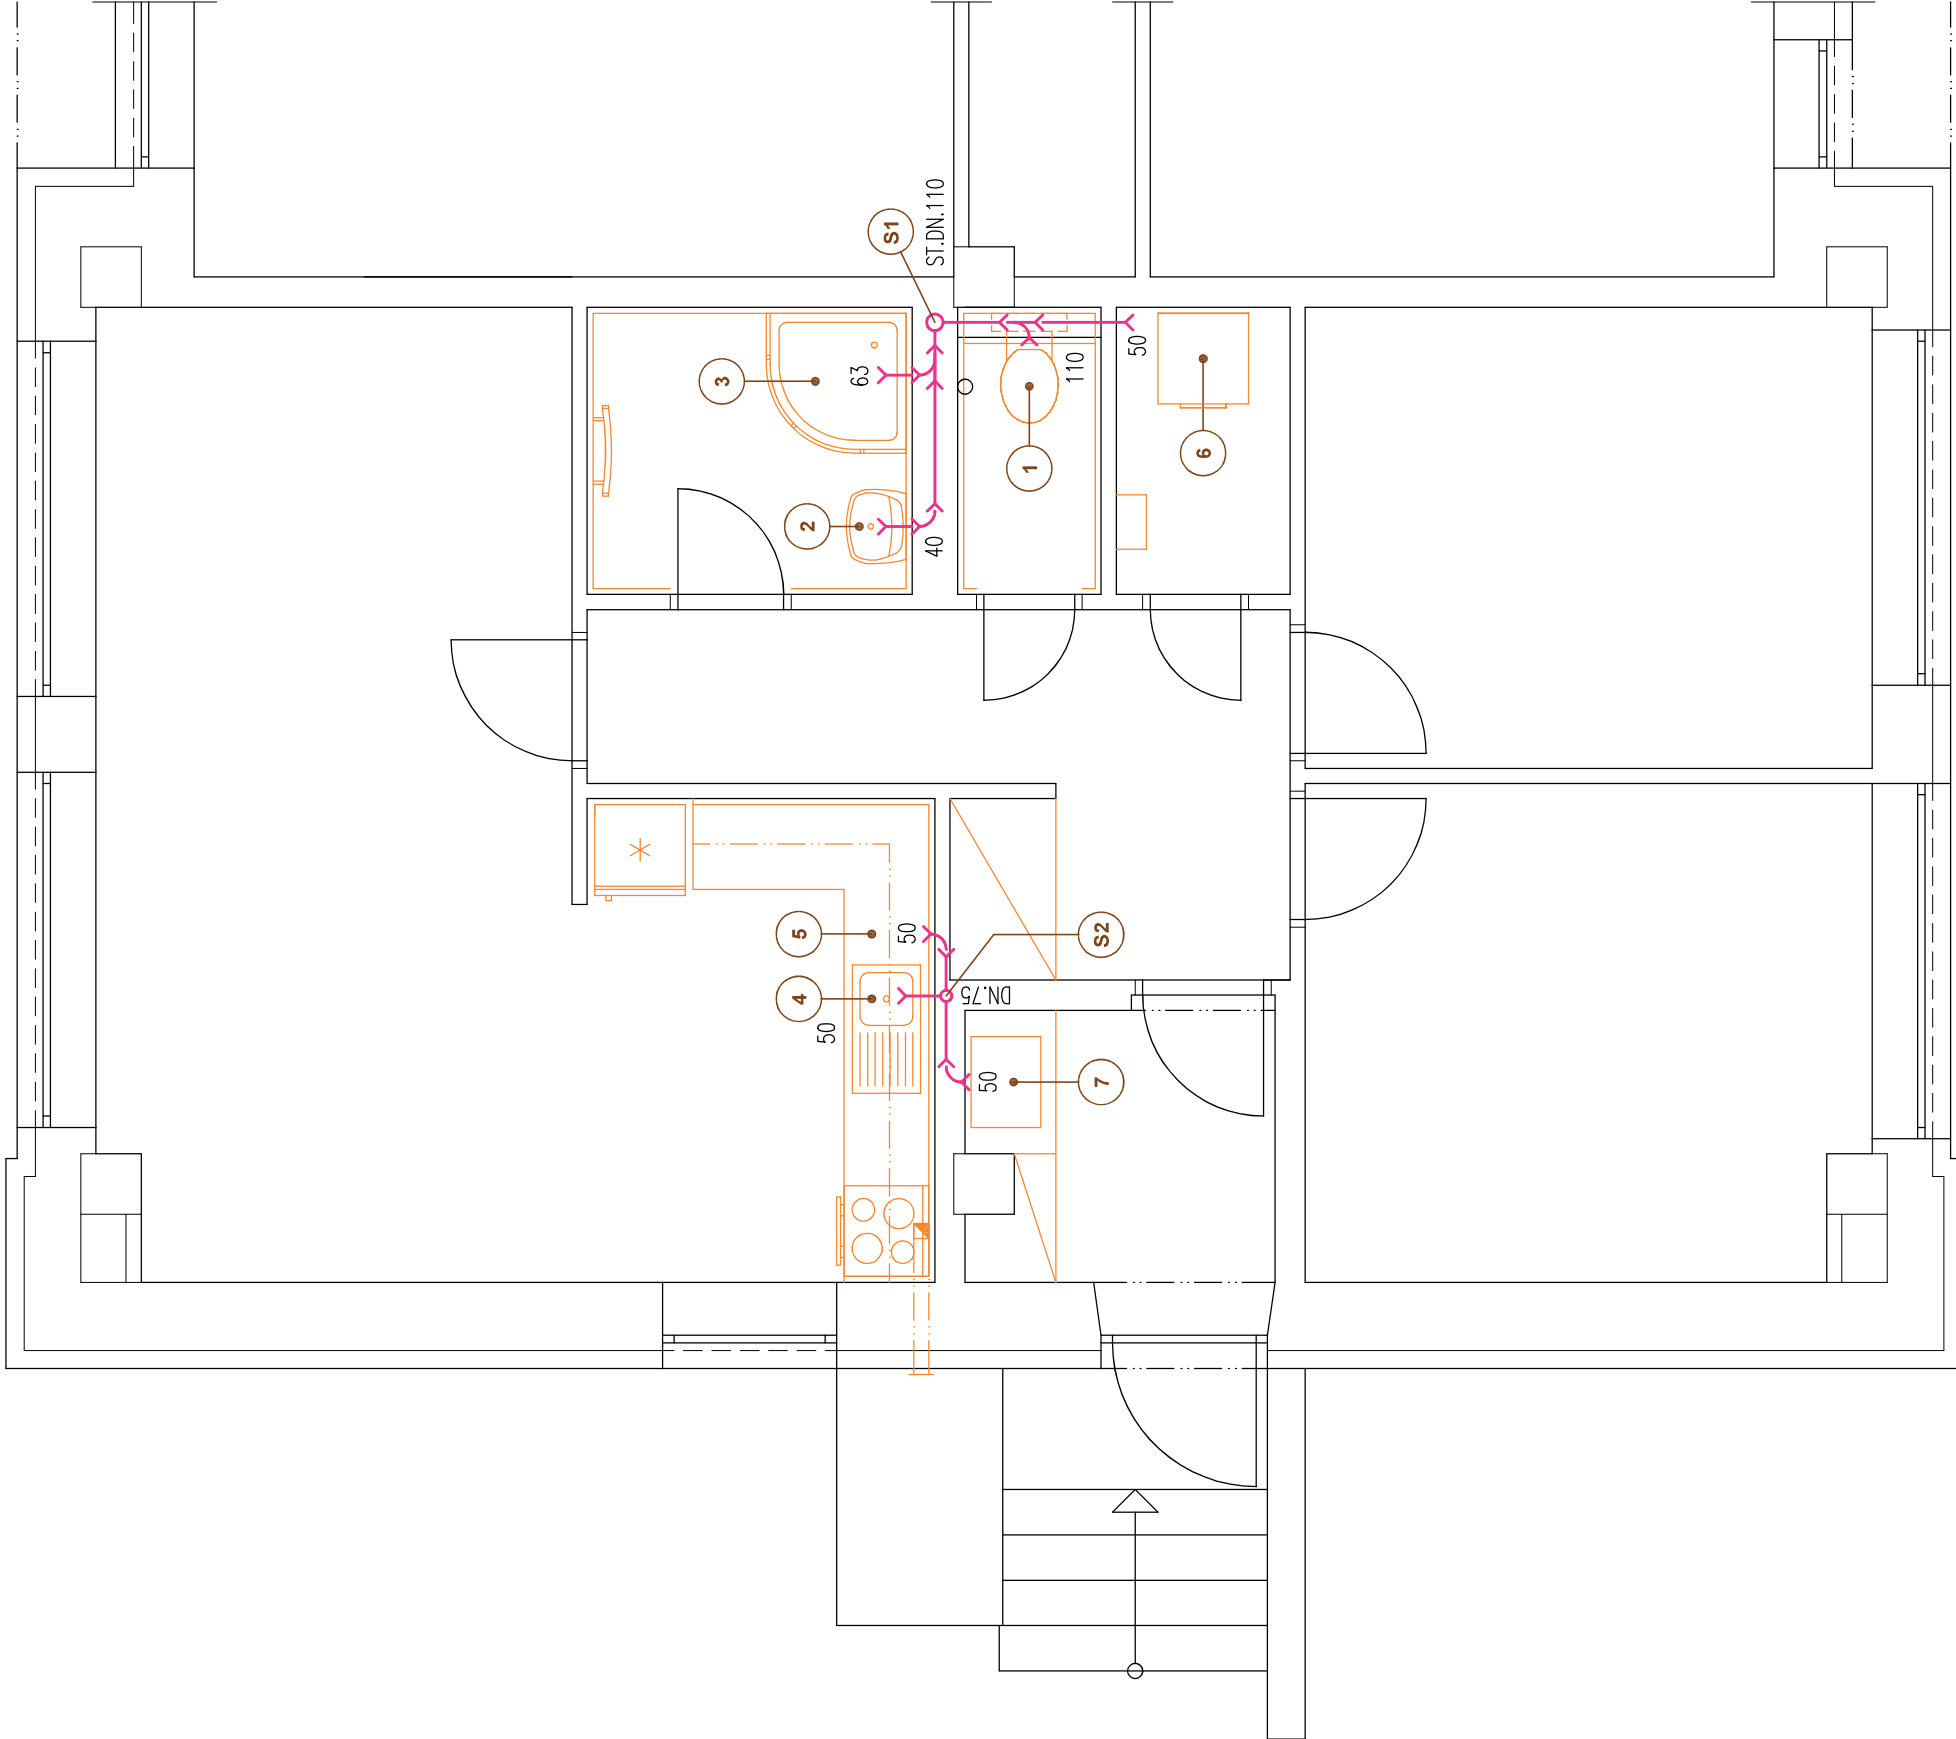

LEGENDA

1	WC ZÁVĚSNÉ – JIKA	1 ks
2	UMYVADLO – JIKA	1 ks
3	SPRCHOVÝ KOUT ROHOVÝ 900/900 mm – JIKA	1 ks
4	KUCHYŇSKÝ DŘEZ NEREZ – FRANKÉ /SOUČÁST DODÁVKY KUCHYŇSKÉ LINKY/	1 ks
5	MYČKA NÁDOBÍ /SOUČÁST DODÁVKY KUCHYŇSKÉ LINKY/	1 ks
6	MÍSTO PRO UMÍSTĚNÍ AUTOMATICKÉ PRAČKY A SUŠIČKY	
7	PLYNOVÝ KOTEL IMMERGAS – KONDENZAČNÍ, ZÁVĚSNÝ, S VESTAVĚNÝM ZÁSOBNIKEM 54 LITRŮ – VICTRIX ZEUS SUPERIOR 35	
S1	PŘEDPOKLÁDANÉ UMÍSTĚNÍ STÁVAJÍCÍ STOUPAČKY DN.110 /V ZESÍLENÉ PŘÍČE MEZI STÁVAJÍCÍ KOUPELNOU A MÍSTNOSTÍ WC/	
S2	PŘEDPOKLÁDANÉ UMÍSTĚNÍ ODPADNÍHO VÝVODU DN.50 NEBO DN.75 /V PŘÍČE U STÁVAJÍCÍ KUCHYŇSKÉ LINKY/	
	ROZVOD VNITŘNÍ KANALIZACE – POTRUBÍ PVC KG, SPÁD MIN. 2%	

INVESTOR: MĚSTO VARNSDORF NÁM. E. BENEŠE 470 407 47 VARNSDORF ZÁSTUPCE INVESTORA: JANA PUSCHOVÁ	GENERÁLNÍ PROJEKTANT: <b>ProProjekt</b> 10 LET VARNSDORF PROJEKTOVÁNÍ STAVEB ■ INŽENÝRSKÁ ČINNOST ■ DOZOROVÁNÍ STAVEB www.proprojekt.cz		ProProjekt s.r.o. Komenského 1173 408 01 Rumburk T: 412 332 317 projekce@proprojekt.cz	
	MÍSTO: ST.P.Č.K. 2919/13, UL. PRAŽSKÁ, K.Ú. A OBEC VARNSDORF STAVBA: REKONSTRUKCE SLUŽEBNÍHO BYTU V 1.N.P. PAVILONU A MŠ PRAŽSKÁ 2812 VE VARNSDORFU	PROJEKTANT ČÁSTI: ZODP. PROJEKTANT: PAVEL HRUŠKA DATUM: 8/2025	VYPRACOVAL: PAVEL HRUŠKA ČÍSLO ZAKÁZKY: 2025074H	AUTORIZACE
PROJEKTOVÁ ČÁST: D.1.4. ZDRAVOTNĚ TECHNICKÁ INSTALACE	FORMÁT: 3 x A4	STUPEŇ PD: SP	PARÉ:	
VÝKRES: SCHÉMA VNITŘNÍ KANALIZACE - 1.N.P.	ČÍSLO VÝKRESU: b.4	MĚŘÍTKO: 1:50		