


PŮDORYS 1.N.P. - SCHÉMA VNITŘNÍ VODOINSTALACE 1:50

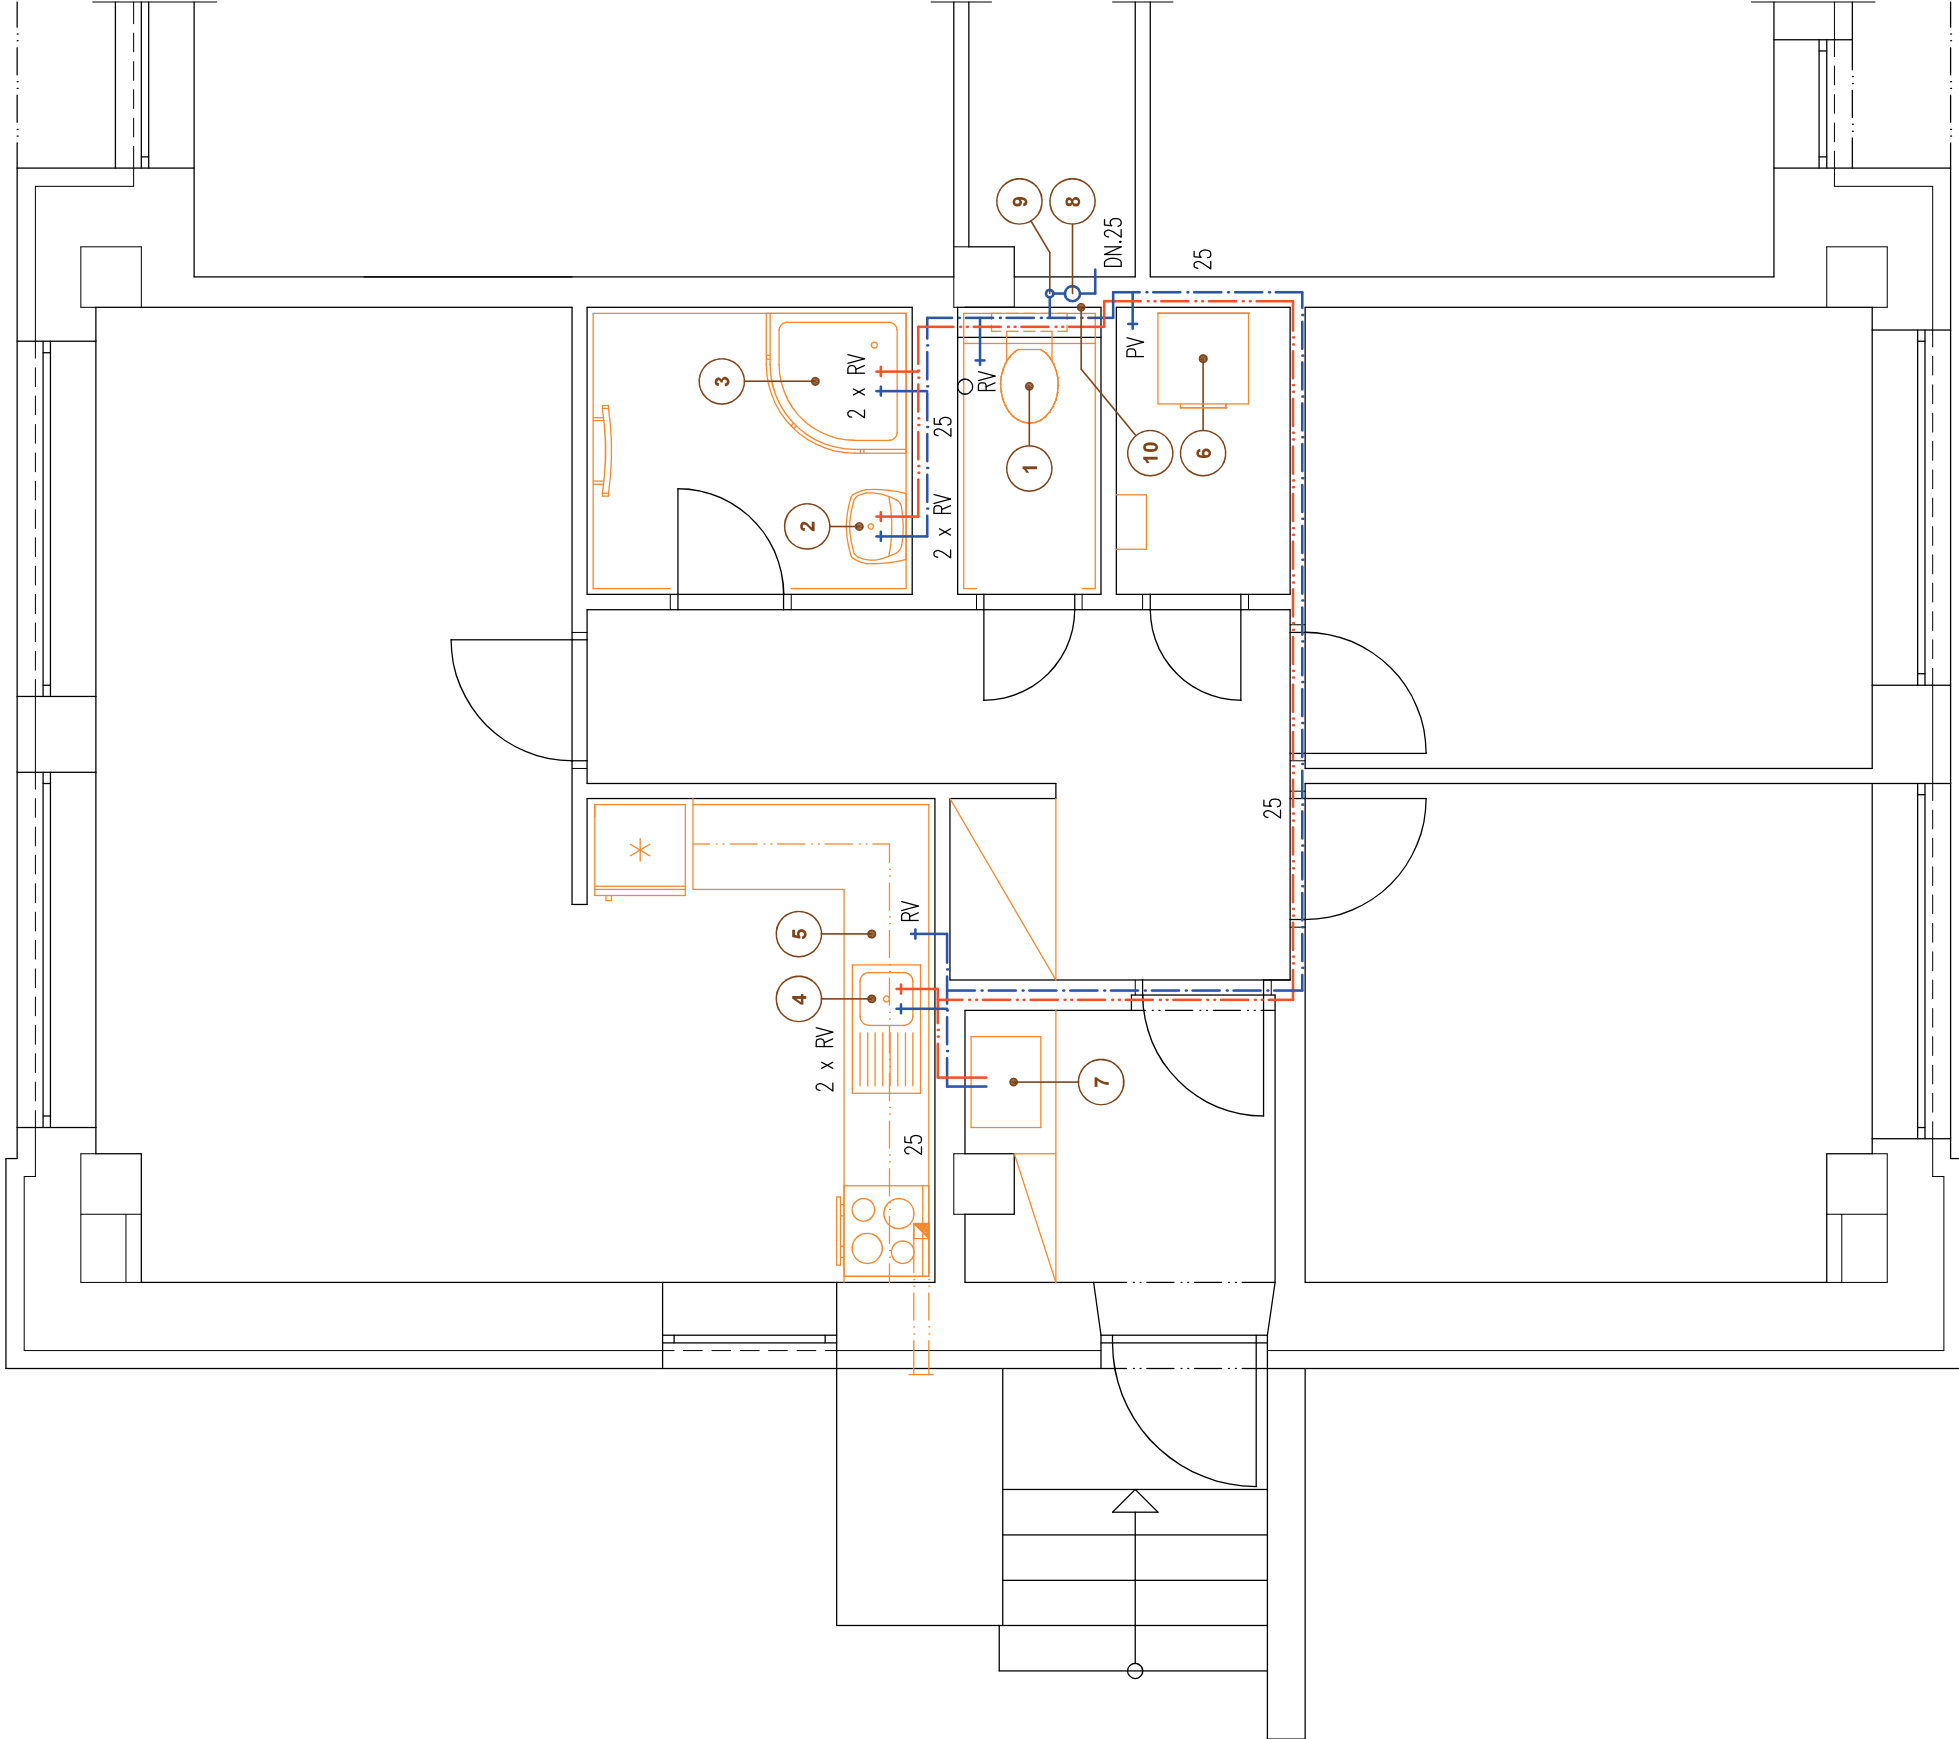

LEGENDA

1	WC ZÁVĚSNÉ – JIKA	1 ks
2	UMÝVADLO – JIKA	1 ks
3	SPRCHOVÝ KOUT ROHOVÝ 900/900 mm – JIKA	1 ks
4	KUCHYŇSKÝ DŘEZ NEREZ – FRANKIE /SOUČÁST DODÁVKY KUCHYŇSKÉ LINKY/	1 ks
5	MYČKA NÁDOBÍ /SOUČÁST DODÁVKY KUCHYŇSKÉ LINKY/	1 ks
6	MÍSTO PRO UMÍSTĚNÍ AUTOMATICKÉ PRAČKY A SUŠIČKY	
7	PLYNOVÝ KOTEL IMMERGAS – KONDENZAČNÍ, ZÁVĚSNÝ, S VESTAVĚNÝM ZASOBNIKEM 54 LITRŮ – VOTRIX ZEUS SUPERIOR 35	
8	BYTOVÝ VODOMĚR NA STUDENOU VODU /UMÍSTĚNÝ VE STAVAJÍCÍ SKŘÍŇCE S MONTÁŽNÍMI DVÍŘKY PŘÍSTUPNÉ Z MÍSTNOSTI WC/	
9	STAVAJÍCÍ NÁPOJOVACÍ MÍSTO NA ROZVOD PITNÉ VODY	10
RV	ROHOVÝ VENTIL T 66 G 1/2"	ROZVOD STUDENÉ VODY
PV	PRAČKOVÝ VENTIL T 66 G 1/2"	ROZVOD TEPLÉ UŽITKOVÉ VODY

POZNÁMKA

NOVÉ VODOVODNÍ POTRUBÍ POVEDE V DRÁŽKÁCH V NOSNÉM ZDIVU A PŘÍČKÁCH A V PŘEDSTĚNĚ U ZÁVĚSNÉHO WC

INVESTOR: MĚSTO VARNSDORF NÁM. E. BENEŠE 470 407 47 VARNSDORF ZASTUPCE INVESTORA: JANA PUSCHOVÁ		GENERÁLNÍ PROJEKTANT: ProProjekt 10 let v oboru PROJEKTOVÁNÍ STAVEB ■ INŽENÝRSKÁ ČINNOST ■ DOZOROVÁNÍ STAVEB www.proprojekt.cz		ProProjekt s.r.o. Komenského 1173 408 01 Rumburk T: 412 332 317 projekce@proprojekt.cz	
MÍSTO: ST.P.Č.K. 2919/13, UL. PRAŽSKÁ, K.Ú. A OBEC VARNSDORF		PROJEKTANT ČÁSTI:		AUTORIZACE	
STAVBA: REKONSTRUKCE SLUŽEBNÍHO BYTU V 1.N.P. PAVILONU A MŠ PRAŽSKÁ 2812 VE VARNSDORFU		ZODP. PROJEKTANT: PAVEL HRUŠKA	VYPRACOVAL: PAVEL HRUŠKA		
PROJEKTOVÁ ČÁST: D.1.4. ZDRAVOTNĚ TECHNICKÁ INSTALACE		DATUM: 8/2025	ČÍSLO ZAKÁZKY: 2025074H		
VÝKRES: SCHÉMA VNITŘNÍ VODOINSTALACE - 1.N.P.		FORMÁT: 3 x A4	STUPEŇ PD: SP	PARÉ:	
		ČÍSLO VÝKRESU: b.5	MĚŘÍTKO: 1:50		