



ŘEZ A – A'

ULIČNÍ DEŠŤOVÁ VPUŠŤ NORMÁLNÍ

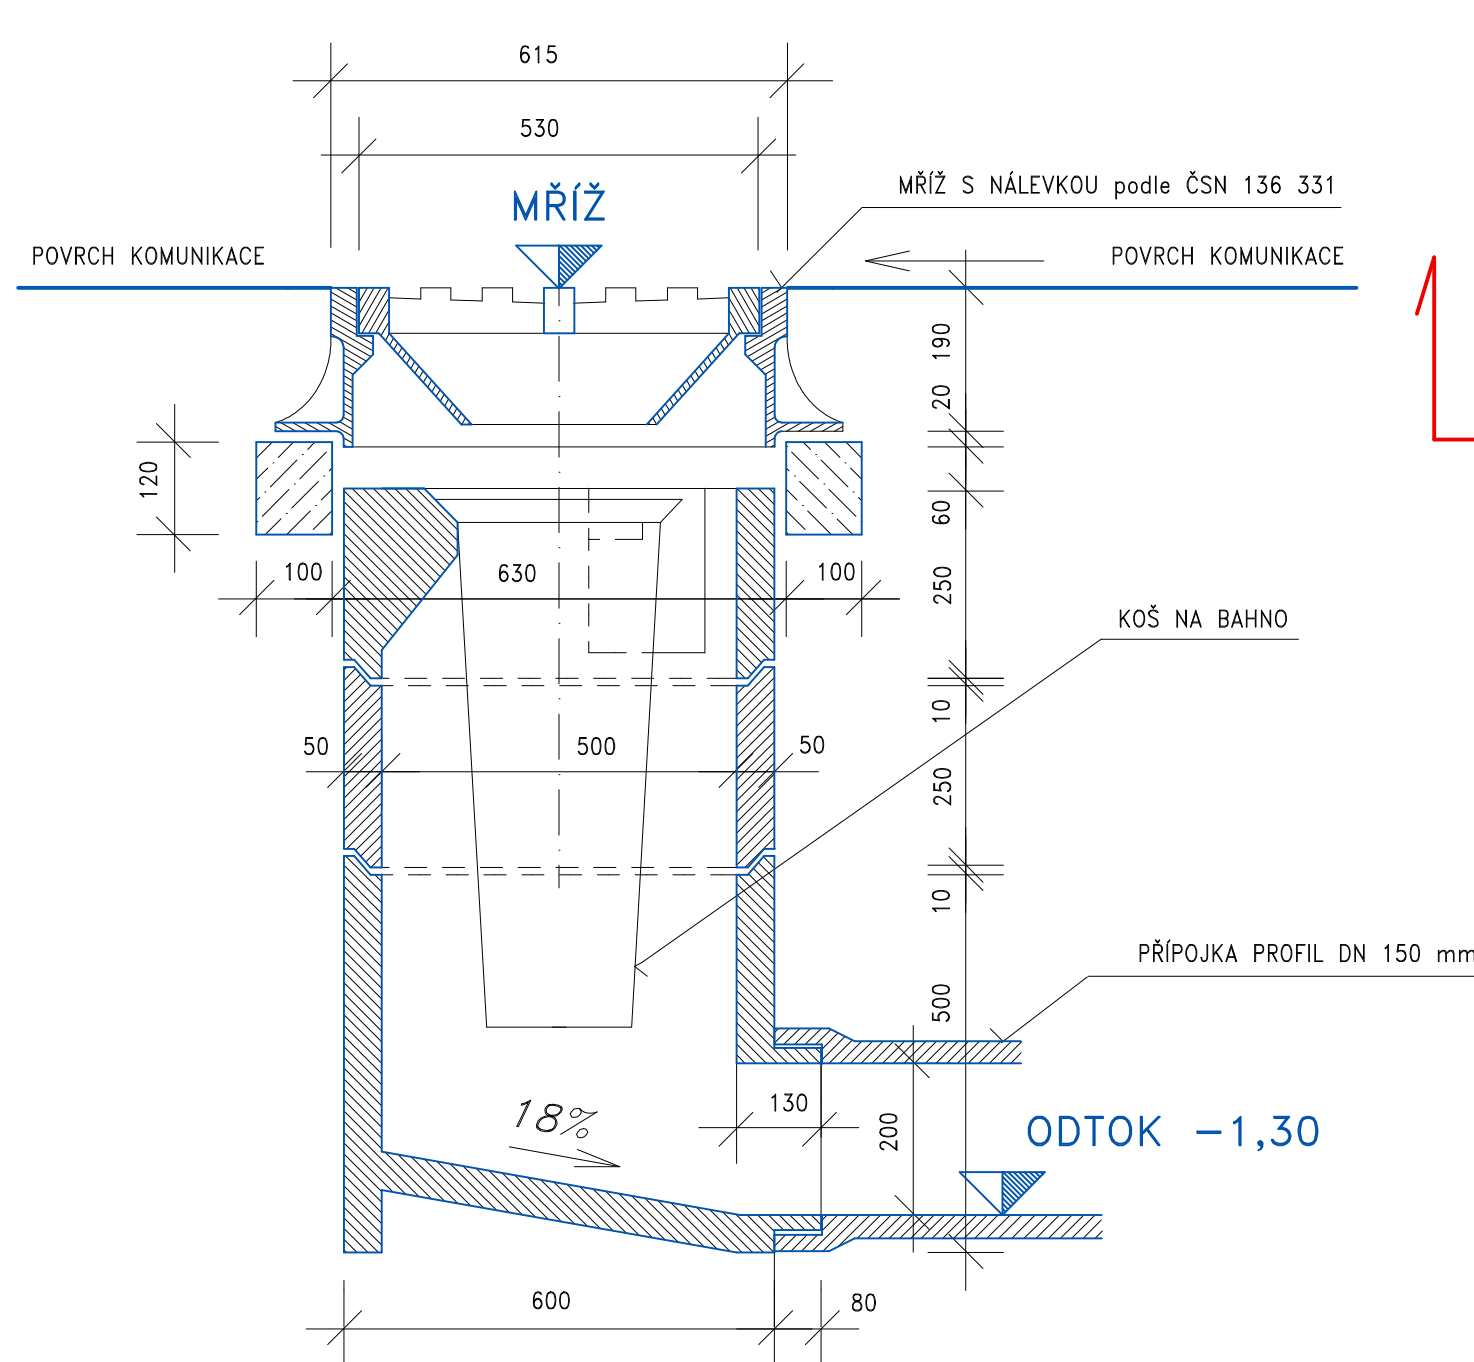


PŮDORYS

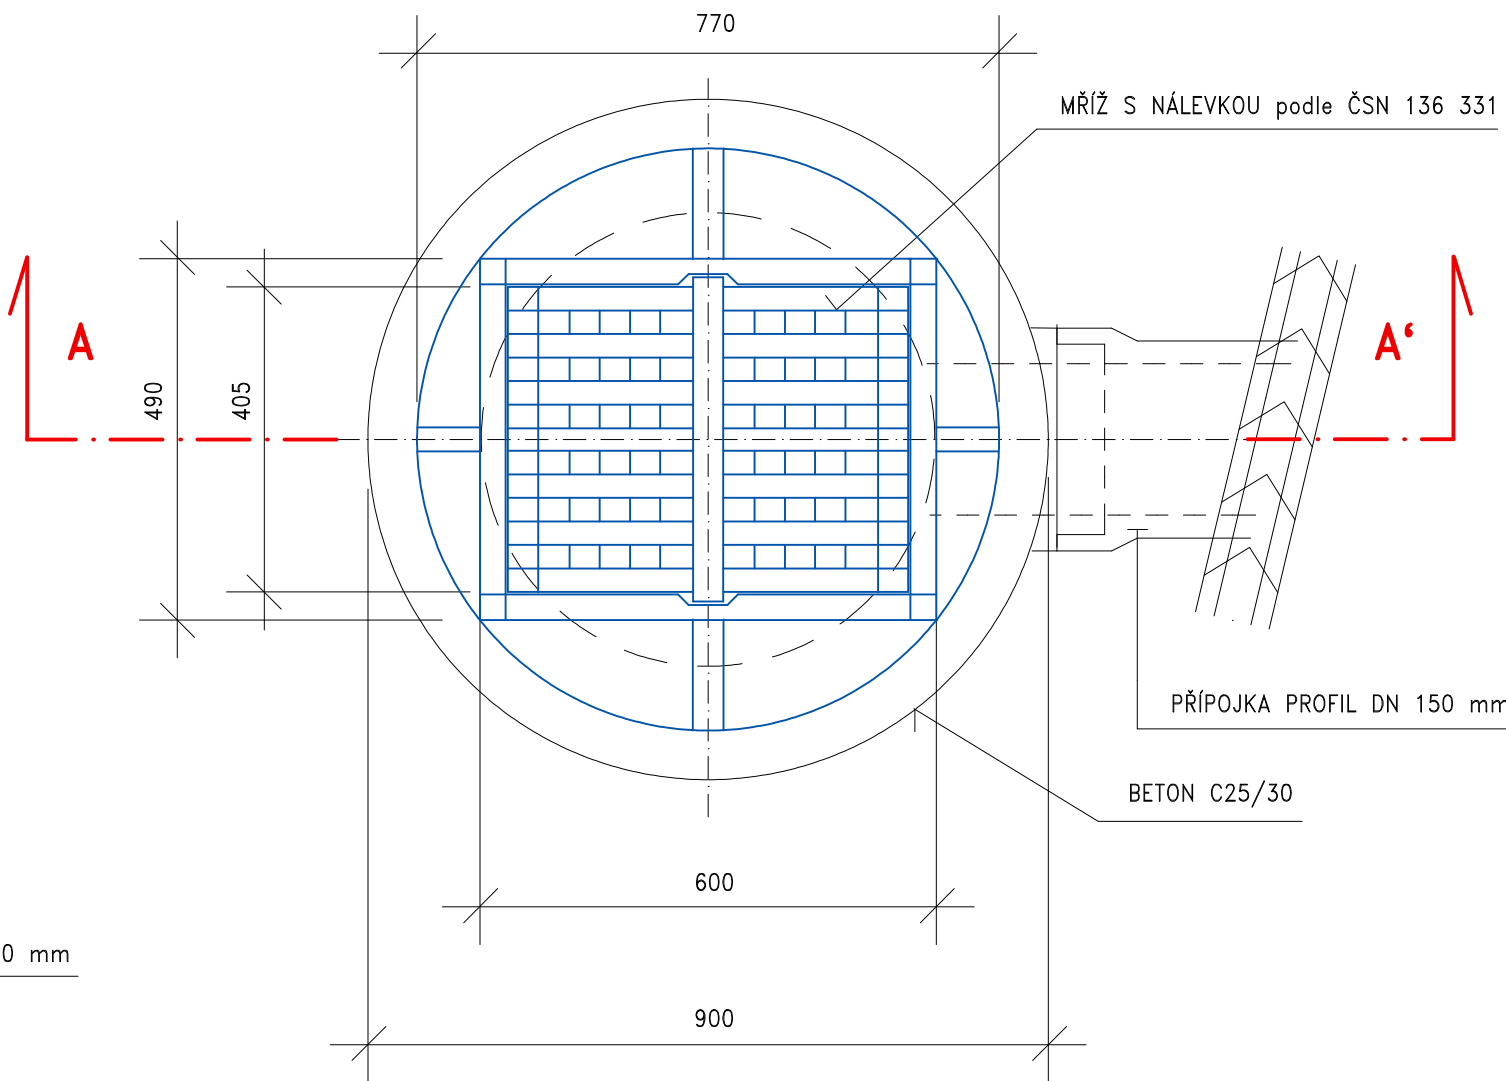

město VARNSDORF

ŘEZ A – A'


ULIČNÍ DEŠŤOVÁ VPUŠŤ SNÍŽENÁ

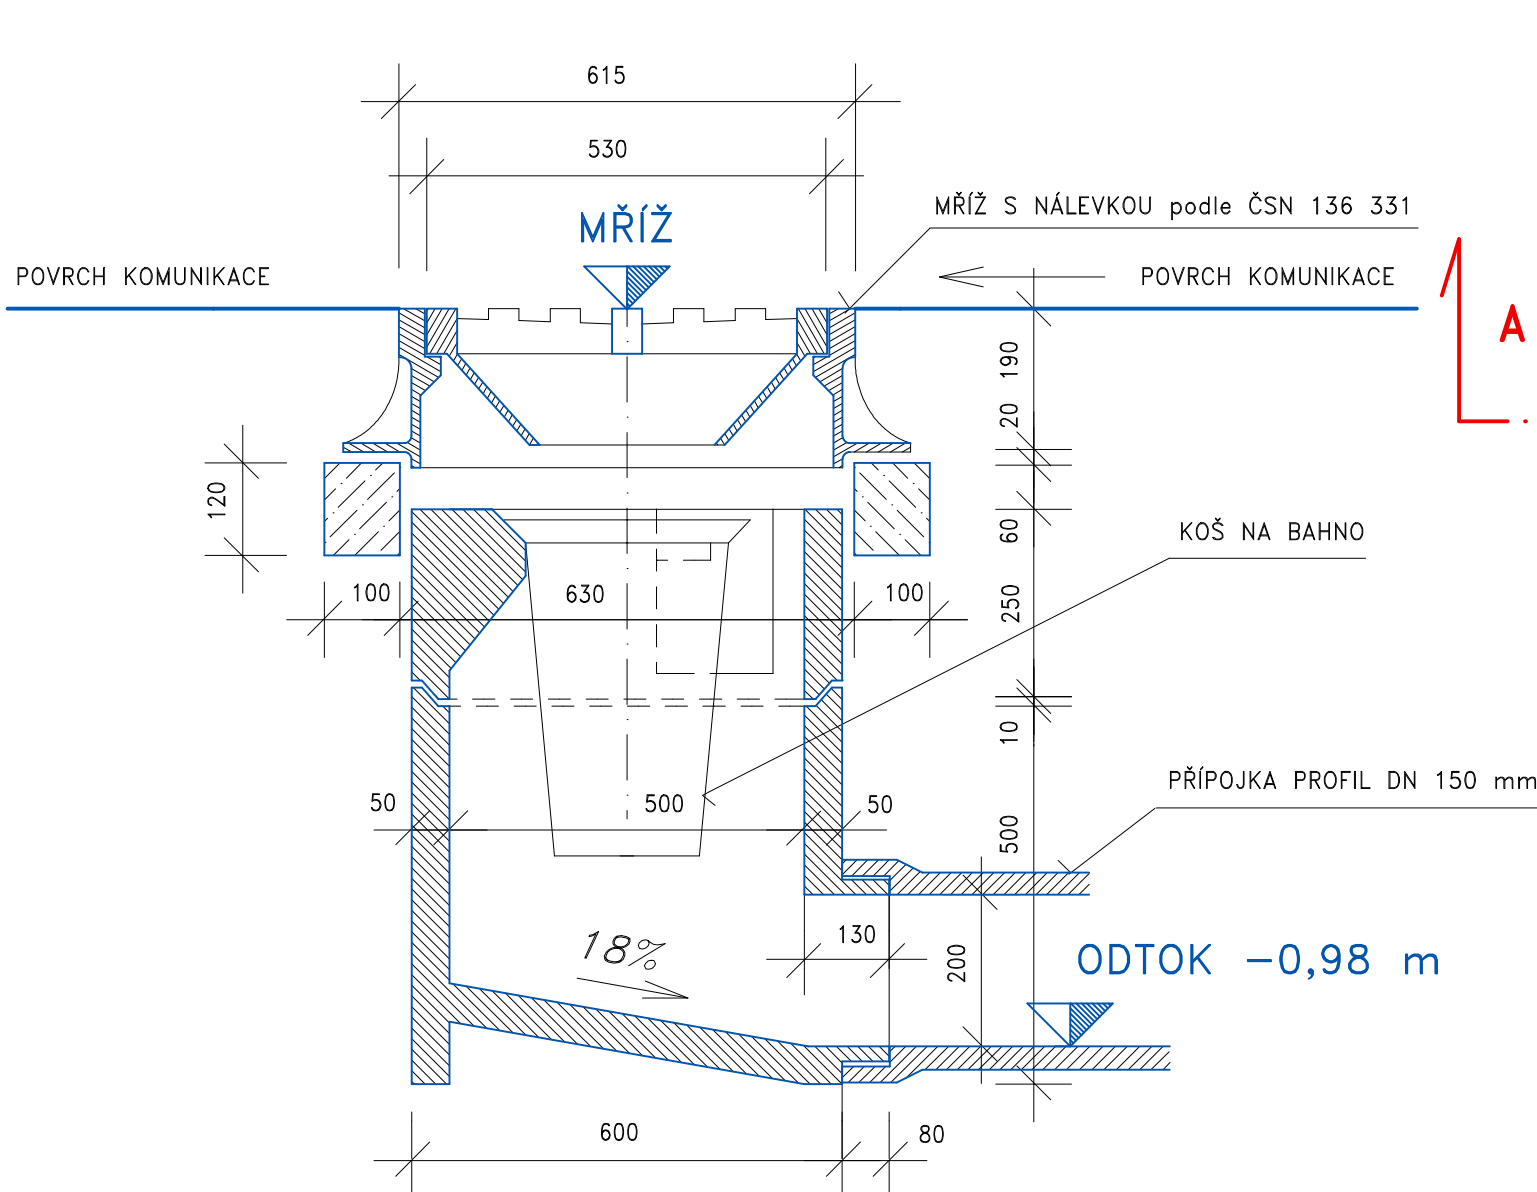

POZNÁMKA :

Uliční vpust výšky normální nebo snížené bude použita podle výškové polohy projektovaných IS v místě a nivelety přípojky UV


PŮDORYS

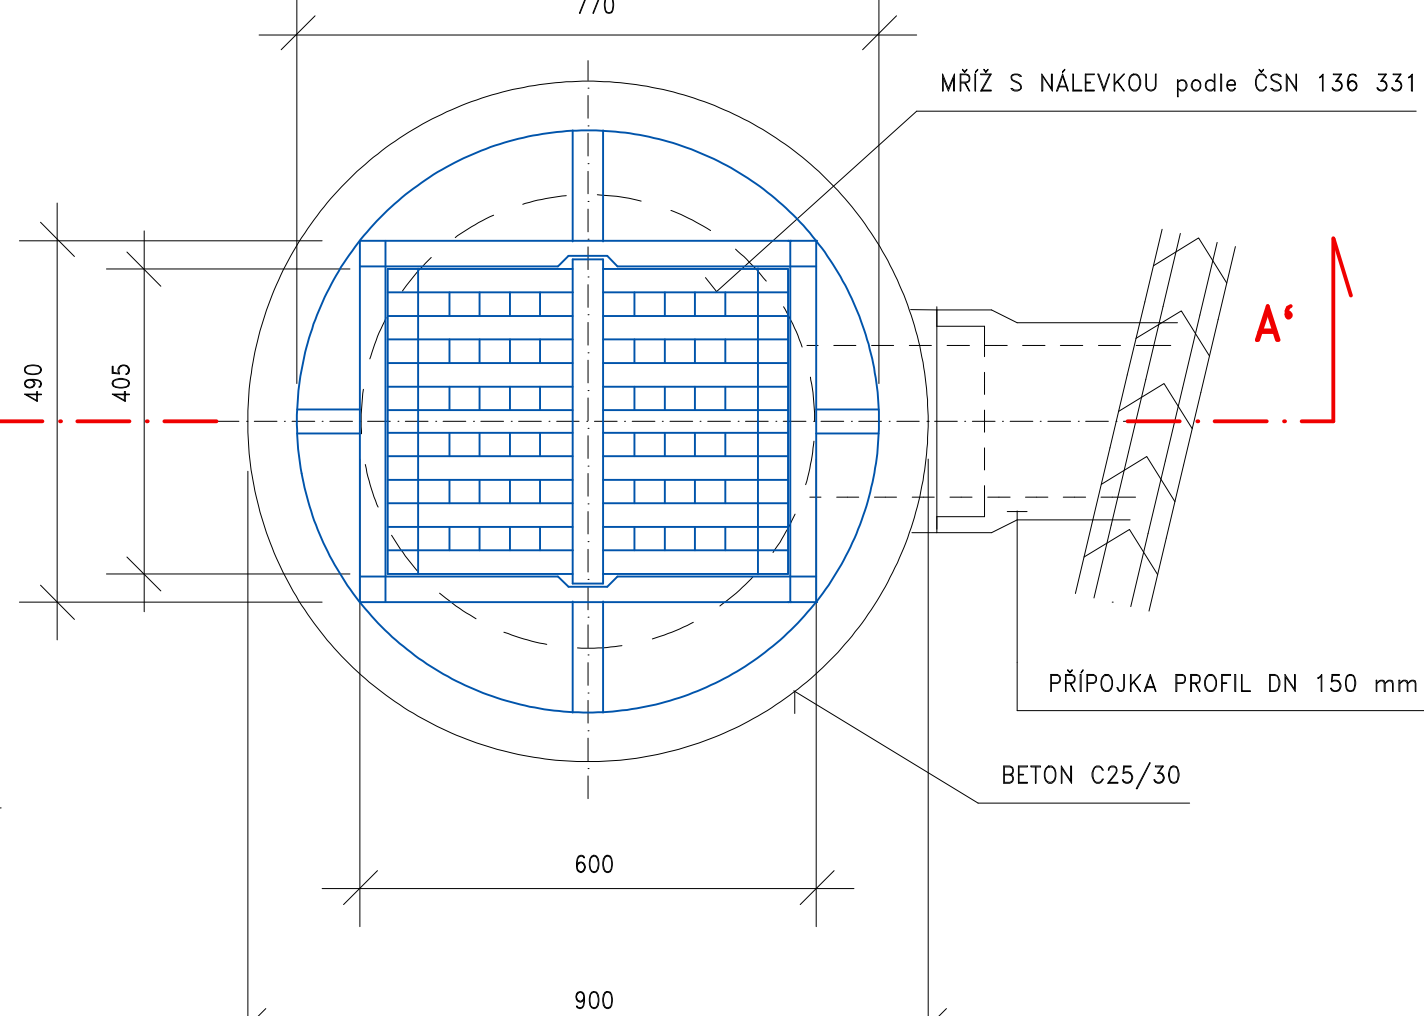

VARNSDORF, ALOISE JIRÁSKA
– REKONSTRUKCE KANALIZACE

číslo stavby : DC 052 085

ING. JOSEF FOLBRECHT
vodo hospodářské projekty
Žižkova ulice č.p. 205
473 01 NOVÝ BOR

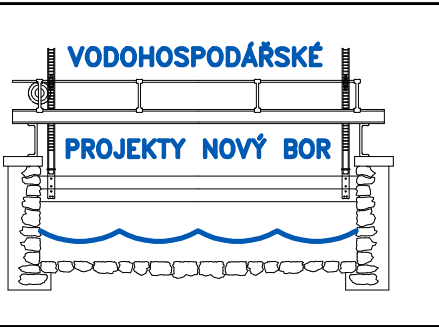

 SEVEROČESKÉ VODOVODY A KANALIZACE AKCIOVÁ SPOLEČNOST		ÚTVAR PROJEKCE SLADOVNICKÁ 1082 463 11 LIBEREC – VRATISLAVICE	
VYPRACOVAL: ING. JOSEF FOLBRECHT	ZODPOVĚDNÝ PROJEKTANT: ING. JOSEF FOLBRECHT	HLAVNÍ INŽENÝR PROJEKTU: ING. T. RUCKENSTEINER	MANAŽER ÚTVARU: ING. M. HRUŠA
INVESTOR: SEVEROČESKÁ VODÁRENSKÁ SPOLEČNOST a.s.		KRAJ: ÚSTECKÝ	FORMÁT: 5x A4
PŘÍLOHA: IO 02 – REKONSTRUKCE DEŠŤOVÉ KANALIZACE ULIČNÍ DEŠŤOVÁ VPUŠŤ MONTOVANÁ		DATUM: ŘÍJEN 2017	STUPEŇ: DPS
AKCE: VARNSDORF, ALOISE JIRÁSKA – REKONSTRUKCE KANALIZACE		MĚŘÍTKO: 1 : 10	ČÍSLO VÝKRESU: D.12
		ČÍSLO PŘÍLOHY: 2016/08	ČÍSLO PŘÍLOHY: 2016/08