


POVRCHY legenda :


- OBNOVENÍ KOMPLETNÍ KONSTRUKCE a ASFALTOBETONOVÉ VOZOVKY MÍSTNÍ KOMUNICE ŽIVICÍ v JEDNOTNÉM PRUHU 2,0 m a ve SKLADBĚ podle č.v. D.7 = 480 m2
- OPRAVA TRAVNATÉ KRAJNICE ORNICÍ a TRAVNÍM SEMENEM podle č.v. D.7 = 84 m2

SO 01
SPLAŠKOVÁ STOKA "N"

- potrubí kanalizační hrdlové kameninové KTH 300 mm, 273,5 m (potrubí oboustranně glazované, třídy 160, FN 48, spoj C)
- betonová kanalizační šachta montovaná ze skruží a kónusu, 7 ks
- zkouška těsnosti stokových úseků z potrubí KTH 300 mm, 7 ks
- napojení KTH 300 mm do připraveného šachtového dna Š11a, 1 ks
- napojení kanalizačních přípojek odbočkou KTH 300/150 mm, 3 ks
- napojení kanalizace areálu nemocnice v šachtě Š17 před ČS, 1 ks
- počet napojených kanalizačních přípojek RD celkem, 3 ks

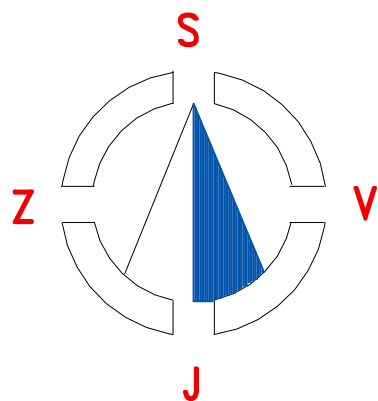

areál NEMOCNICE
města VARNSDORF

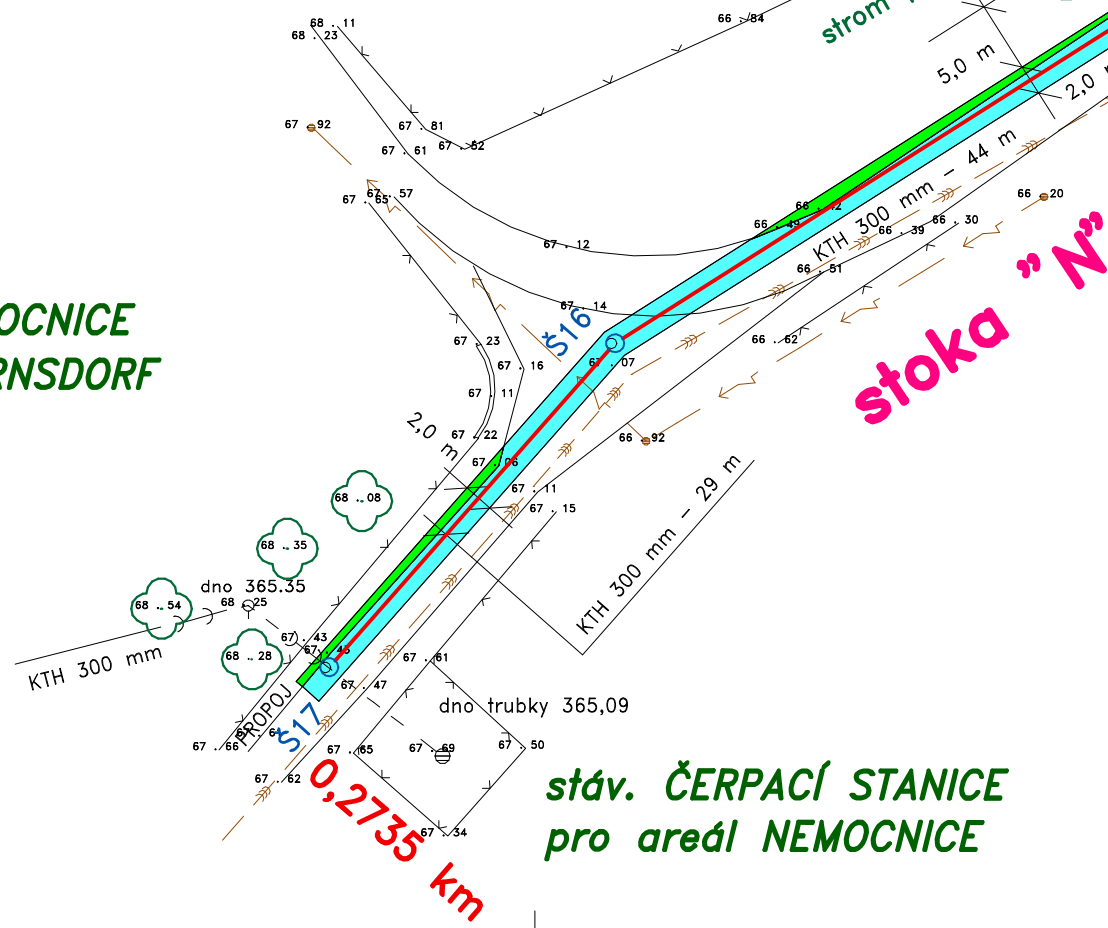

SPLAŠKOVÁ KANALIZACE, stoka N, KTH 300 mm, 273,5 m

stoka "N"

SPLAŠKOVÁ a DEŠŤOVÁ
KANALIZACE VARNSDORF
ulice DVORSKÁ a ČELAKOVICKÁ

LEGENDA PODZEMNÍCH VEDENÍ :


- — — — — PODZEMNÍ a NADZEMNÍ KABELY CETIN a.s. PRAHA podle PŘEDANÝCH PODKLADU
- — — — — KABELY MÍSTNÍHO OSVĚTLENÍ MĚSTA VARNSDORF BUDOU ZŘEJMĚ MEZI SVÍTIDLY
- — — — — VEŘEJNÉ VODOVODNÍ ŘADY SEVK a.s. TEPLICE, ZÁVOD ÚSTÍ nad LABEM
- — — — — KABELY VN a NN V PROVOZU ČEZ DISTRIBUCE a.s., ROZVODNA VARNSDORF
- — — — — MÍSTNÍ HAVARIJNÍ JEDNOTNÁ KANALIZACE MĚSTA VARNSDORF a DÍLČÍ ODVODNĚNÍ RD
- — — — — NTL a STL PLYNOVODY GASNET s.r.o. BRNO
- V SITUACI JSOU ZAKRESLENA I VN a NN NADZEMNÍ VEDENÍ MEZI SLOUPY
- PODROBNOSTI A POPIS viz. ZÁKRESY IS od JEDNOTLIVÝCH SPRÁVCŮ

město VARNSDORF

V A R N S D O R F
1 : 500

Souřadnicový systém JTSK
Výškový systém Bpv
Redukce výšek 300,00

Vyhotovil : Ing.LÍPA Rudolf
prosinec 2003


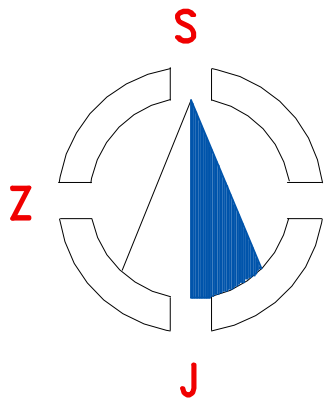


STOKOVÝ ÚSEK Š11a - Š11
potrubí KTH 300 mm - 3,5 m

PŘED ZAHÁJENÍM ZEMNÍCH PRACÍ NUTNO
VYTÝČIT VEŠKERÁ PODZEMNÍ VEDENÍ !!!

dokončená
stoka "N"

č.p. 1178
viz. č.v. 4

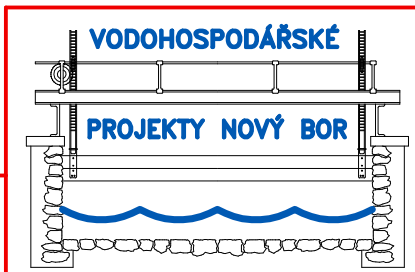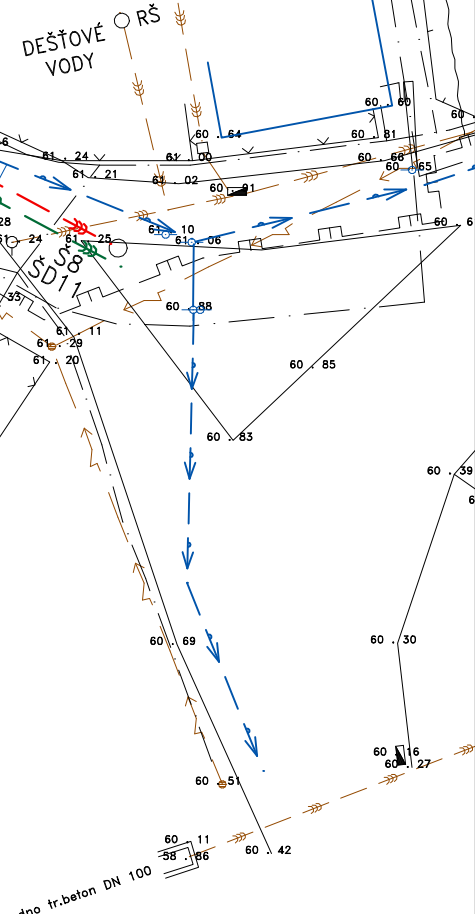

VYPRACOVAL VODOHOSPODÁŘSKÉ PROJEKTY NOVÝ BOR s.r.o.
NOVÝ BOR, ŽIŽKOVA 205, PSČ 473 01, IČO 25492845

INVESTOR MĚSTO VARNSDORF, Náměstí E.Beneše 470, VARNSDORF

MÍSTO STAVBY VARNSDORF

SPLAŠKOVÁ a DEŠŤOVÁ KANALIZACE
VARNSDORF, ulice DVORSKÁ a ČELAKOVICKÁ

SITUACE OPRAVY POVRCHU

FORMÁT A1

DATUM XI. 2018

ÚČEL DPS

MĚŘÍTKO 1 : 500

Č. ZAKÁZKY 2018/28

ČÍSLO KOPIE ČÍSLO VÝKRESU C.4