


PŮDORYS 1.N.P. - NOVÝ STAV 1:50

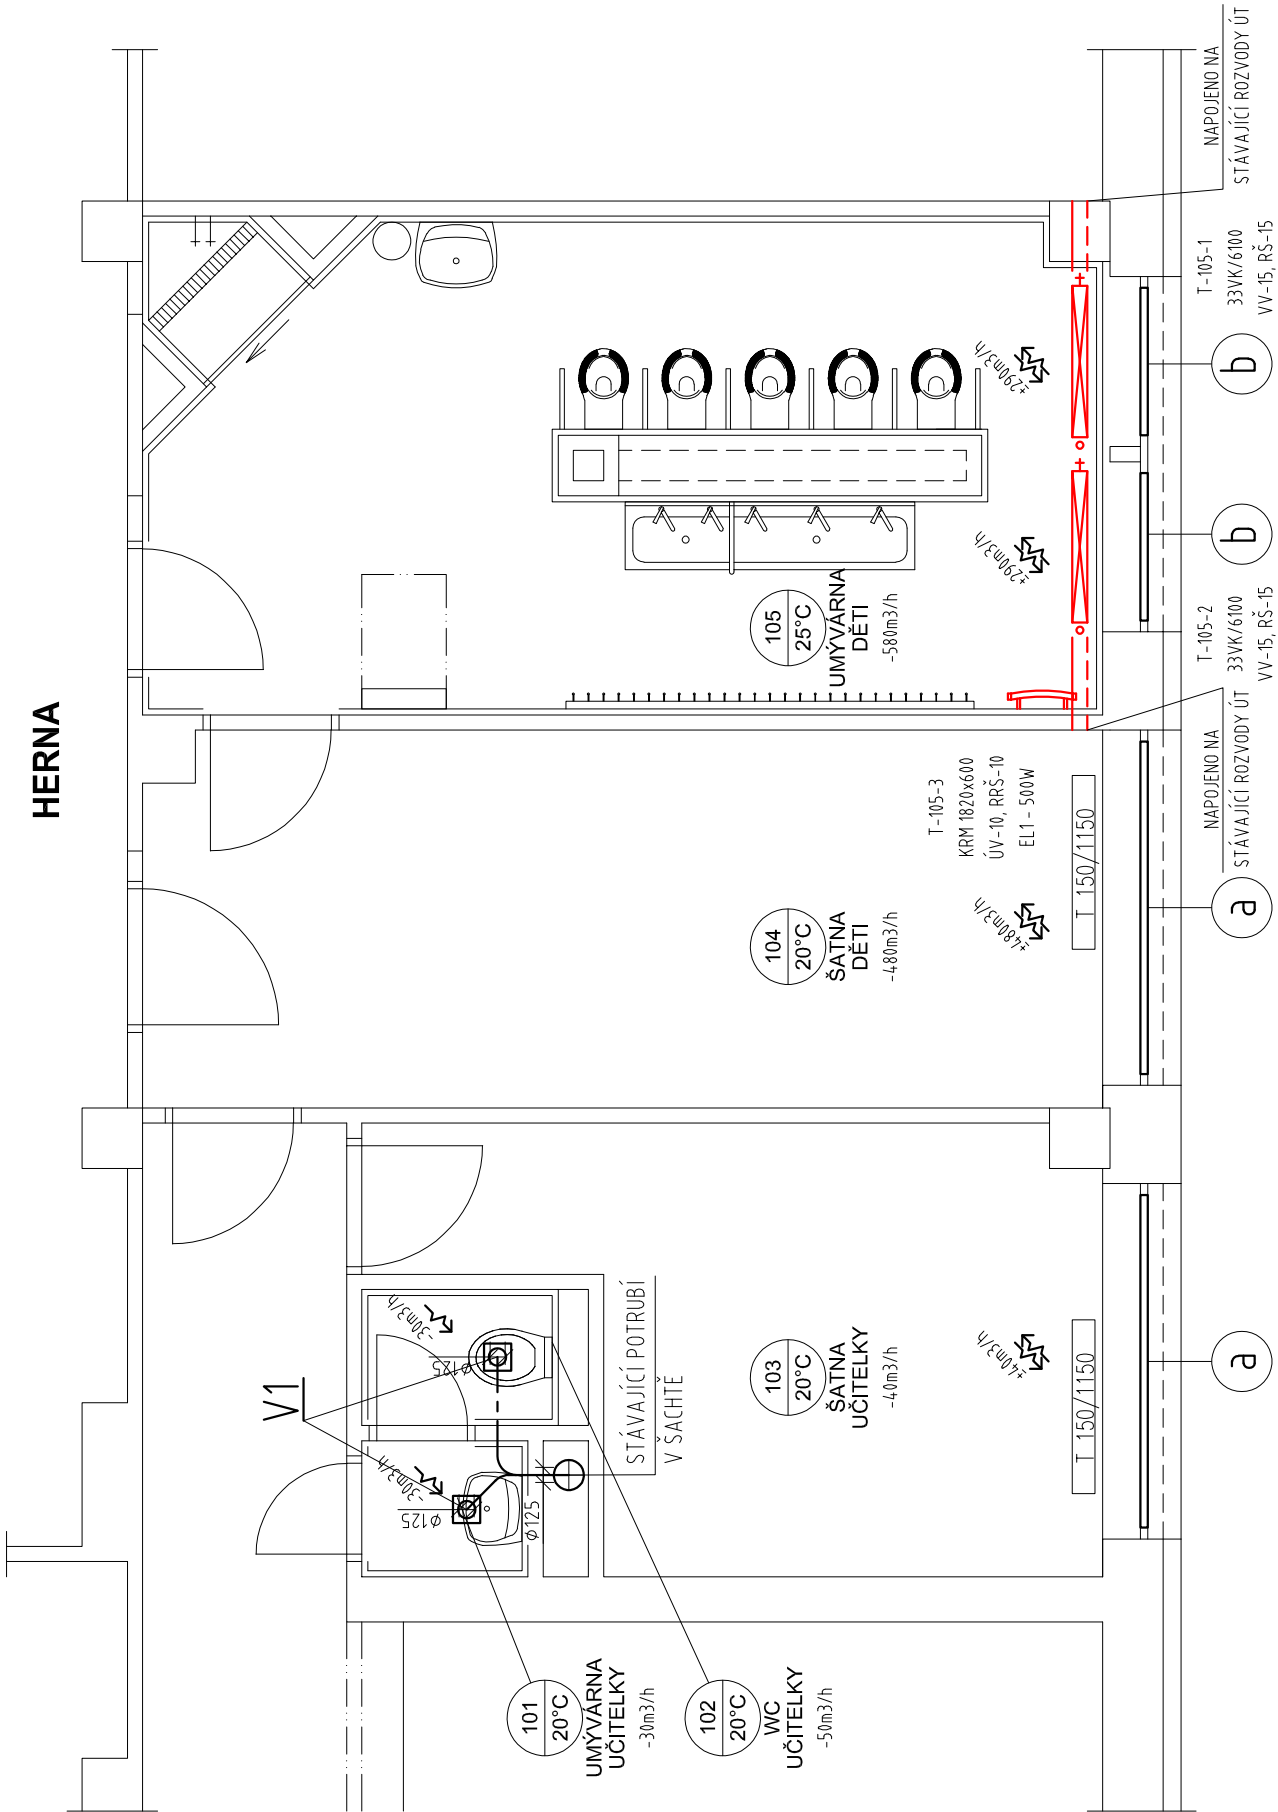


TABULKA MÍSTNOSTÍ

OZN.	NÁZEV MÍSTNOSTI	PLOCHA – m2	S.V. – m	PODLAHA	STĚNY, STROP	POZNÁMKA
1.01	UMYVÁRNA – UČITELKY	0.99	2.95	KERAMICKÁ DLAŽBA	ŠTUKOVÉ OMÍTKY	KERAMICKÝ OBKLAD V. 2000 mm
1.02	WC – UČITELKY	1.35	2.95	KERAMICKÁ DLAŽBA	ŠTUKOVÉ OMÍTKY	KERAMICKÝ OBKLAD V. 2000 mm
1.03	ŠATNA – UČITELKY	11.40	2.95	KOBEREC	ŠTUKOVÉ OMÍTKY	
1.04	ŠATNA – DĚTI	15.75	2.95	KOBEREC	ŠTUKOVÉ OMÍTKY	
1.05	UMYVÁRNA + WC – DĚTI	20.49	2.80	KERAMICKÁ DLAŽBA	ŠK KAZETOVÝ POHLED 600/600/8 mm + OCEL. ZÁČS. ROST. ŠTUKOVÉ OMÍTKY	KERAMICKÝ OBKLAD V. 2000 mm

TABULKA MÍSTNOSTÍ

OZN.	NÁZEV MÍSTNOSTI	PLOCHA – m2	S.V. – m	PODLAHA	STĚNY, STROP	POZNÁMKA
2.01	ÚKLIDOVÁ MÍSTNOST	1.32	2.95	KERAMICKÁ DLAŽBA	ŠTUKOVÉ OMÍTKY	
2.02	WC – UČITELKY	1.35	2.95	KERAMICKÁ DLAŽBA	ŠTUKOVÉ OMÍTKY	KERAMICKÝ OBKLAD V. 2000 mm
2.03	UMYVÁRNA – UČITELKY	1.35	2.95	KERAMICKÁ DLAŽBA	ŠTUKOVÉ OMÍTKY	KERAMICKÝ OBKLAD V. 2000 mm
2.04	ŠATNA – UČITELKY	10.46	2.95	PVC	ŠTUKOVÉ OMÍTKY	
2.05	ŠATNA – DĚTI	15.75	2.95	KOBEREC	ŠTUKOVÉ OMÍTKY	
2.06	UMYVÁRNA – DĚTI	20.49	2.80	KERAMICKÁ DLAŽBA	ŠK KAZETOVÝ POHLED 600/600/8 mm + OCEL. ZÁČS. ROST. ŠTUKOVÉ OMÍTKY	KERAMICKÝ OBKLAD V. 2000 mm

PŮDORYS 2.N.P. - NOVÝ STAV 1:50

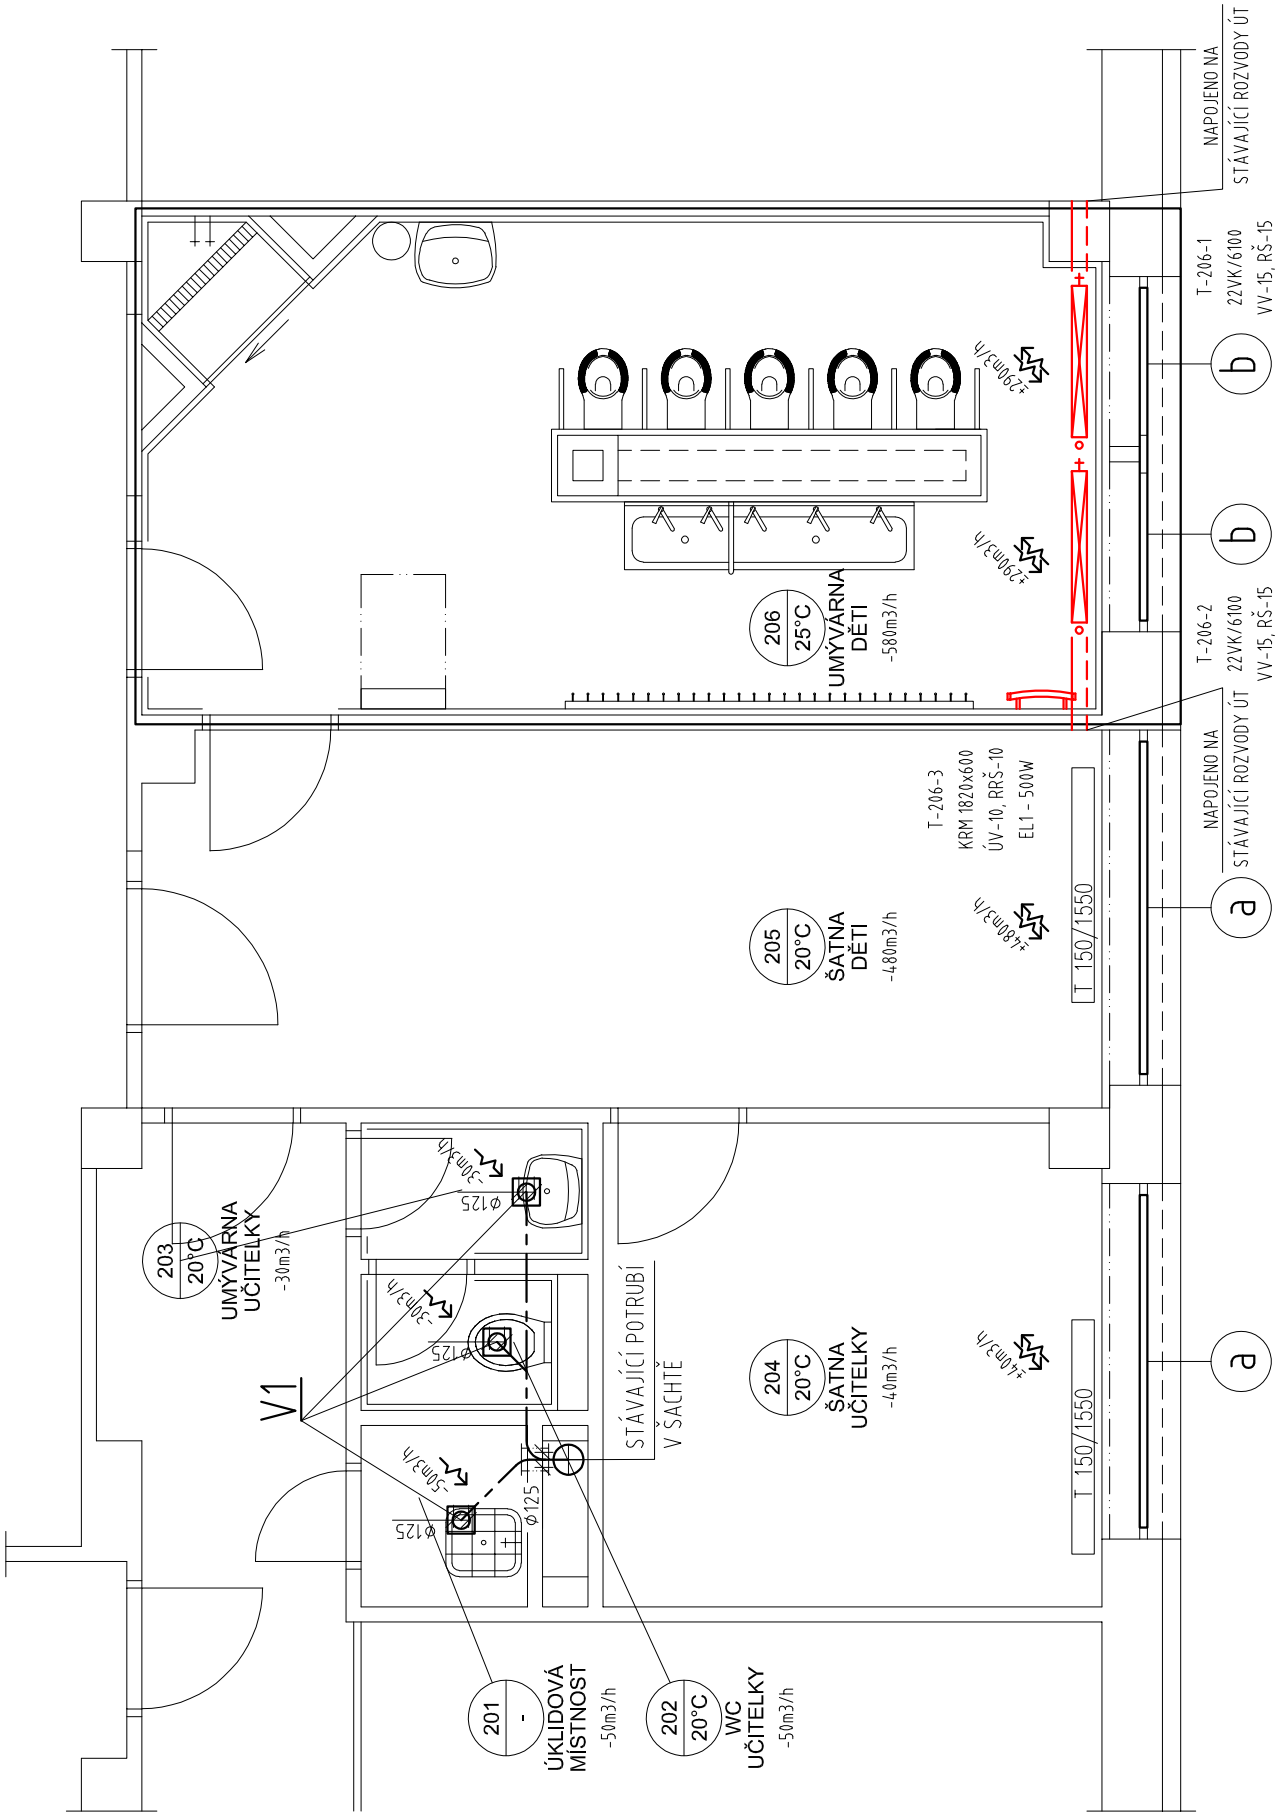

LEGENDA OKEN:

ROZMĚRY KŘÍDLA OBJEMOVÝ PRŮTOK

- a 2350x2000 1200m³/h
- b 1130x2000 550m³/h

LEGENDA VZDUCHOTECHNIKY

V1 - MALÝ AXIÁLNÍ VENTILÁTOR ELEKTRODESIGN SILENT 200 CRZ

LEGENDA ARMATUR:

OCELOVÁ DESKOVÁ TĚLESA KORADO RADIK VK
OCELOVÁ TRUBKOVÁ TĚLESA KORADO RONDO MAX
RBS - HONEYWELL ROHOVÉ ŠROUBENÍ VERAFOX E (V2420)
ÚV - HONEYWELL VENTIL ÚHLOVÝ V2000LV010
VV - VENTILOVÁ VLOŽKA (SOUCÁST TĚLESA)
RS - ROHOVÉ REGULAČNÍ ŠROUBENÍ HONEYWELL typ V2476
HI - TERMOSTATICKÁ HLAVICE HONEYWELL typ THERA-4
EL1 - ELEKTRICKÉ TOPNÉ TĚLESO Z-KITRXXX

INVESTOR: MĚSTO VARNSDORF NÁM. E. BENEŠE 470 407 47 VARNSDORF ZÁSTUPCE INVESTORA: JANA PUSCHOVÁ		GENERÁLNÍ PROJEKTANT: ProProjekt 10 KOMENSKÉHO 1173 408 01 RUMBURK T: 412 332 317 projekte@proprojekt.cz		PROJEKTOVÁNÍ STAVEB • INŽENÝRSKÁ ČINNOST • DOZOROVÁNÍ STAVEB www.proprojekt.cz	
MÍSTO: ST.P.Č.K. 2919/13, UL. PRAŽSKÁ, K.Ú. A OBEC VARNSDORF		PROJEKTANT ČÁSTI: AUTORIZACE:			
STAVBA: STAVEBNÍ ÚPRAVY SOCIÁLNÍHO ZAŘÍZENÍ V I. A II. N.P. PAVILONU A MŠ PRAŽSKÁ 2812, VARNSDORF		ZODP. PROJEKTANT: PAVEL HRUŠKA	VYPRACOVAL: STANISLAV HAVLÍK		
PROJEKTOVÁ ČÁST: D.1.4.e • TECHNIKA PROSTŘEDÍ STAVEB - VZDUCHOTECHNIKA		DATUM: 3/2019	ČÍSLO ZAKÁZKY: PD19510		
VÝKRES: PŮDORYS 1.N.P., 2.N.P.		FORMÁT: 6 x A4	STUPEŇ PD: SP	PÁŘE:	
		ČÍSLO VÝKRESU: c.2.1	MĚŘÍTKO: 1:50		