


PŮDORYS 1.N.P. - NOVÝ STAV 1:50
SOCIÁLNÍ ZAŘÍZENÍ 5

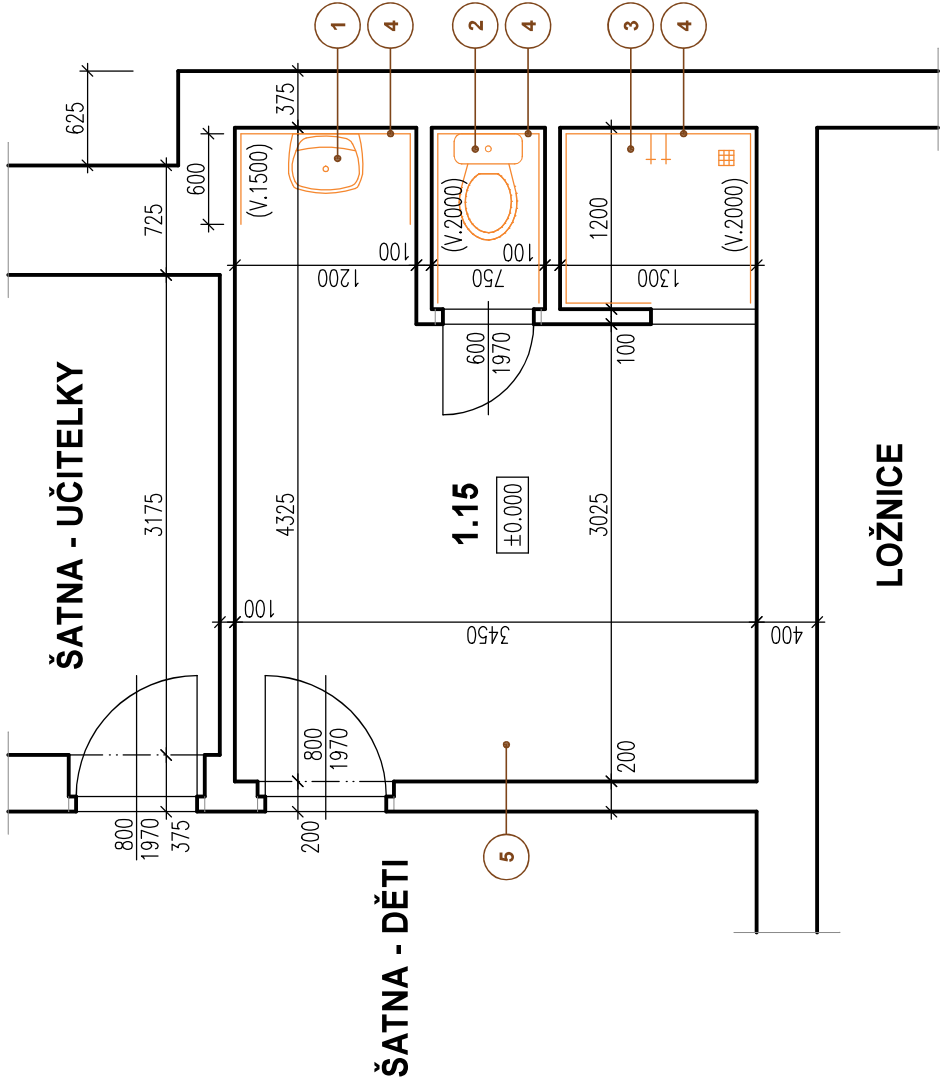

LEGENDA

1	UMYVADLO VELKÉ JIKA LYRA, OPAĚŘENÉ ZÁPACHOVOU UZÁVĚRKOU – VÝROBCE JIKA
2	KOMBIANAČNÍ WC JIKA LYRA – VÝROBCE JIKA, SOUČÁSTÍ DODÁVKY BUDE SEDÁTKO S POKLOPEM JIKA LYRA
3	SPRCHOVÝ KOJUT – NOVÁ MŘÍŽKA U PODLAHOVÉ VPUSTI
4	NOVÉ KERAMICKÉ OBKLADY STĚN, ZHOTOVENÉ DO VÝŠEK VYZNAČENÝCH NA VÝKRESU
5	NOVÁ KERAMICKÁ DLAŽBA

TABULKA MÍSTNOSTÍ

OZN.	NÁZEV MÍSTNOSTI	PLOCHA – m2	S.V. – m	PODLAHA	STROP, STĚNY	POZNÁMKA
1.15	SOCIÁLNÍ ZAŘÍZENÍ – UČITELKY	14.92	3.25	KERAMICKÁ DLAŽBA	ŠTUKOVÉ OMÍTKY	KERAMICKÝ OBKLAD V. 2000 A 1500 mm ZBYLÁ ČÁST – KERAMICKÝ SOKL V. 100 mm

LEGENDA MATERIÁLŮ




STÁVAJÍCÍ KONSTRUKCE

POZNÁMKY

– BUDE PROVEDENA NOVÁ KERAMICKÁ DLAŽBA A NOVÉ KERAMICKÉ OBKLADY STĚN A TO NA MÍSTECH A VE VÝŠKÁCH VYZNAČENÝCH NA VÝKRESU
– BUDOU OSAZENY NOVÉ ZAŘÍZOVACÍ PŘEDMĚTY, KTERÉ BUDOU NAPOJENY NA STÁVAJÍCÍ ROZVODY VODY A ODPADNÍHO POTRUBÍ

SOCIÁLNÍ ZAŘÍZENÍ 5

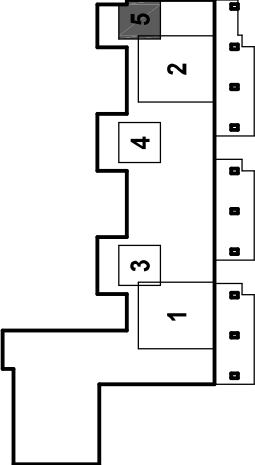

INVESTOR: MĚSTO VARNSDORF NÁM. E. BENEŠE 470 407 47 VARNSDORF ZÁSTUPCE INVESTORA: JANA PUSCHOVÁ	GENERÁLNÍ PROJEKTANT: ProProjekt 10 ProProjekt s.r.o. Komenského 1173 408 01 Rumburk T: 412 332 317 projekce@proprojekt.cz		PROJEKTOVÁNÍ STAVEB ■ INŽENÝRSKÁ ČINNOST ■ DOZOROVÁNÍ STAVEB www.proprojekt.cz	
	MÍSTO: ST.P.Č.K. 2692/118, UL. KRŽÍKOVÁ, K.Ú. A OBEC VARNSDORF	PROJEKTANT ČÁSTI:	AUTORIZACE:	
STAVBA: REKONSTRUKCE SOCIÁLNÍHO ZAŘÍZENÍ V OBJEKTU Č.P. 2757 - MŠ KRŽÍKOVA VE VARNSDORFU	PROJEKTOVÁ ČÁST: D.1.1. ARCHITEKTONICKO-STAVEBNÍ ŘEŠENÍ	ZODP. PROJEKTANT: PAVEL HRUŠKA	VYPRACOVAL: PAVEL HRUŠKA	PARE:
		DATUM: 4/2021	ČÍSLO ZAKÁZKY: 2021013	
VÝKRES: PŮDORYS 1.N.P. - NOVÝ STAV		FORMÁT: 2 x A4	STUPEŇ PD: SP	
		ČÍSLO VÝKRESU: b.3.5	MĚŘÍTKO: 1:50	